



PŮDORYS 1.NP

M 1:50

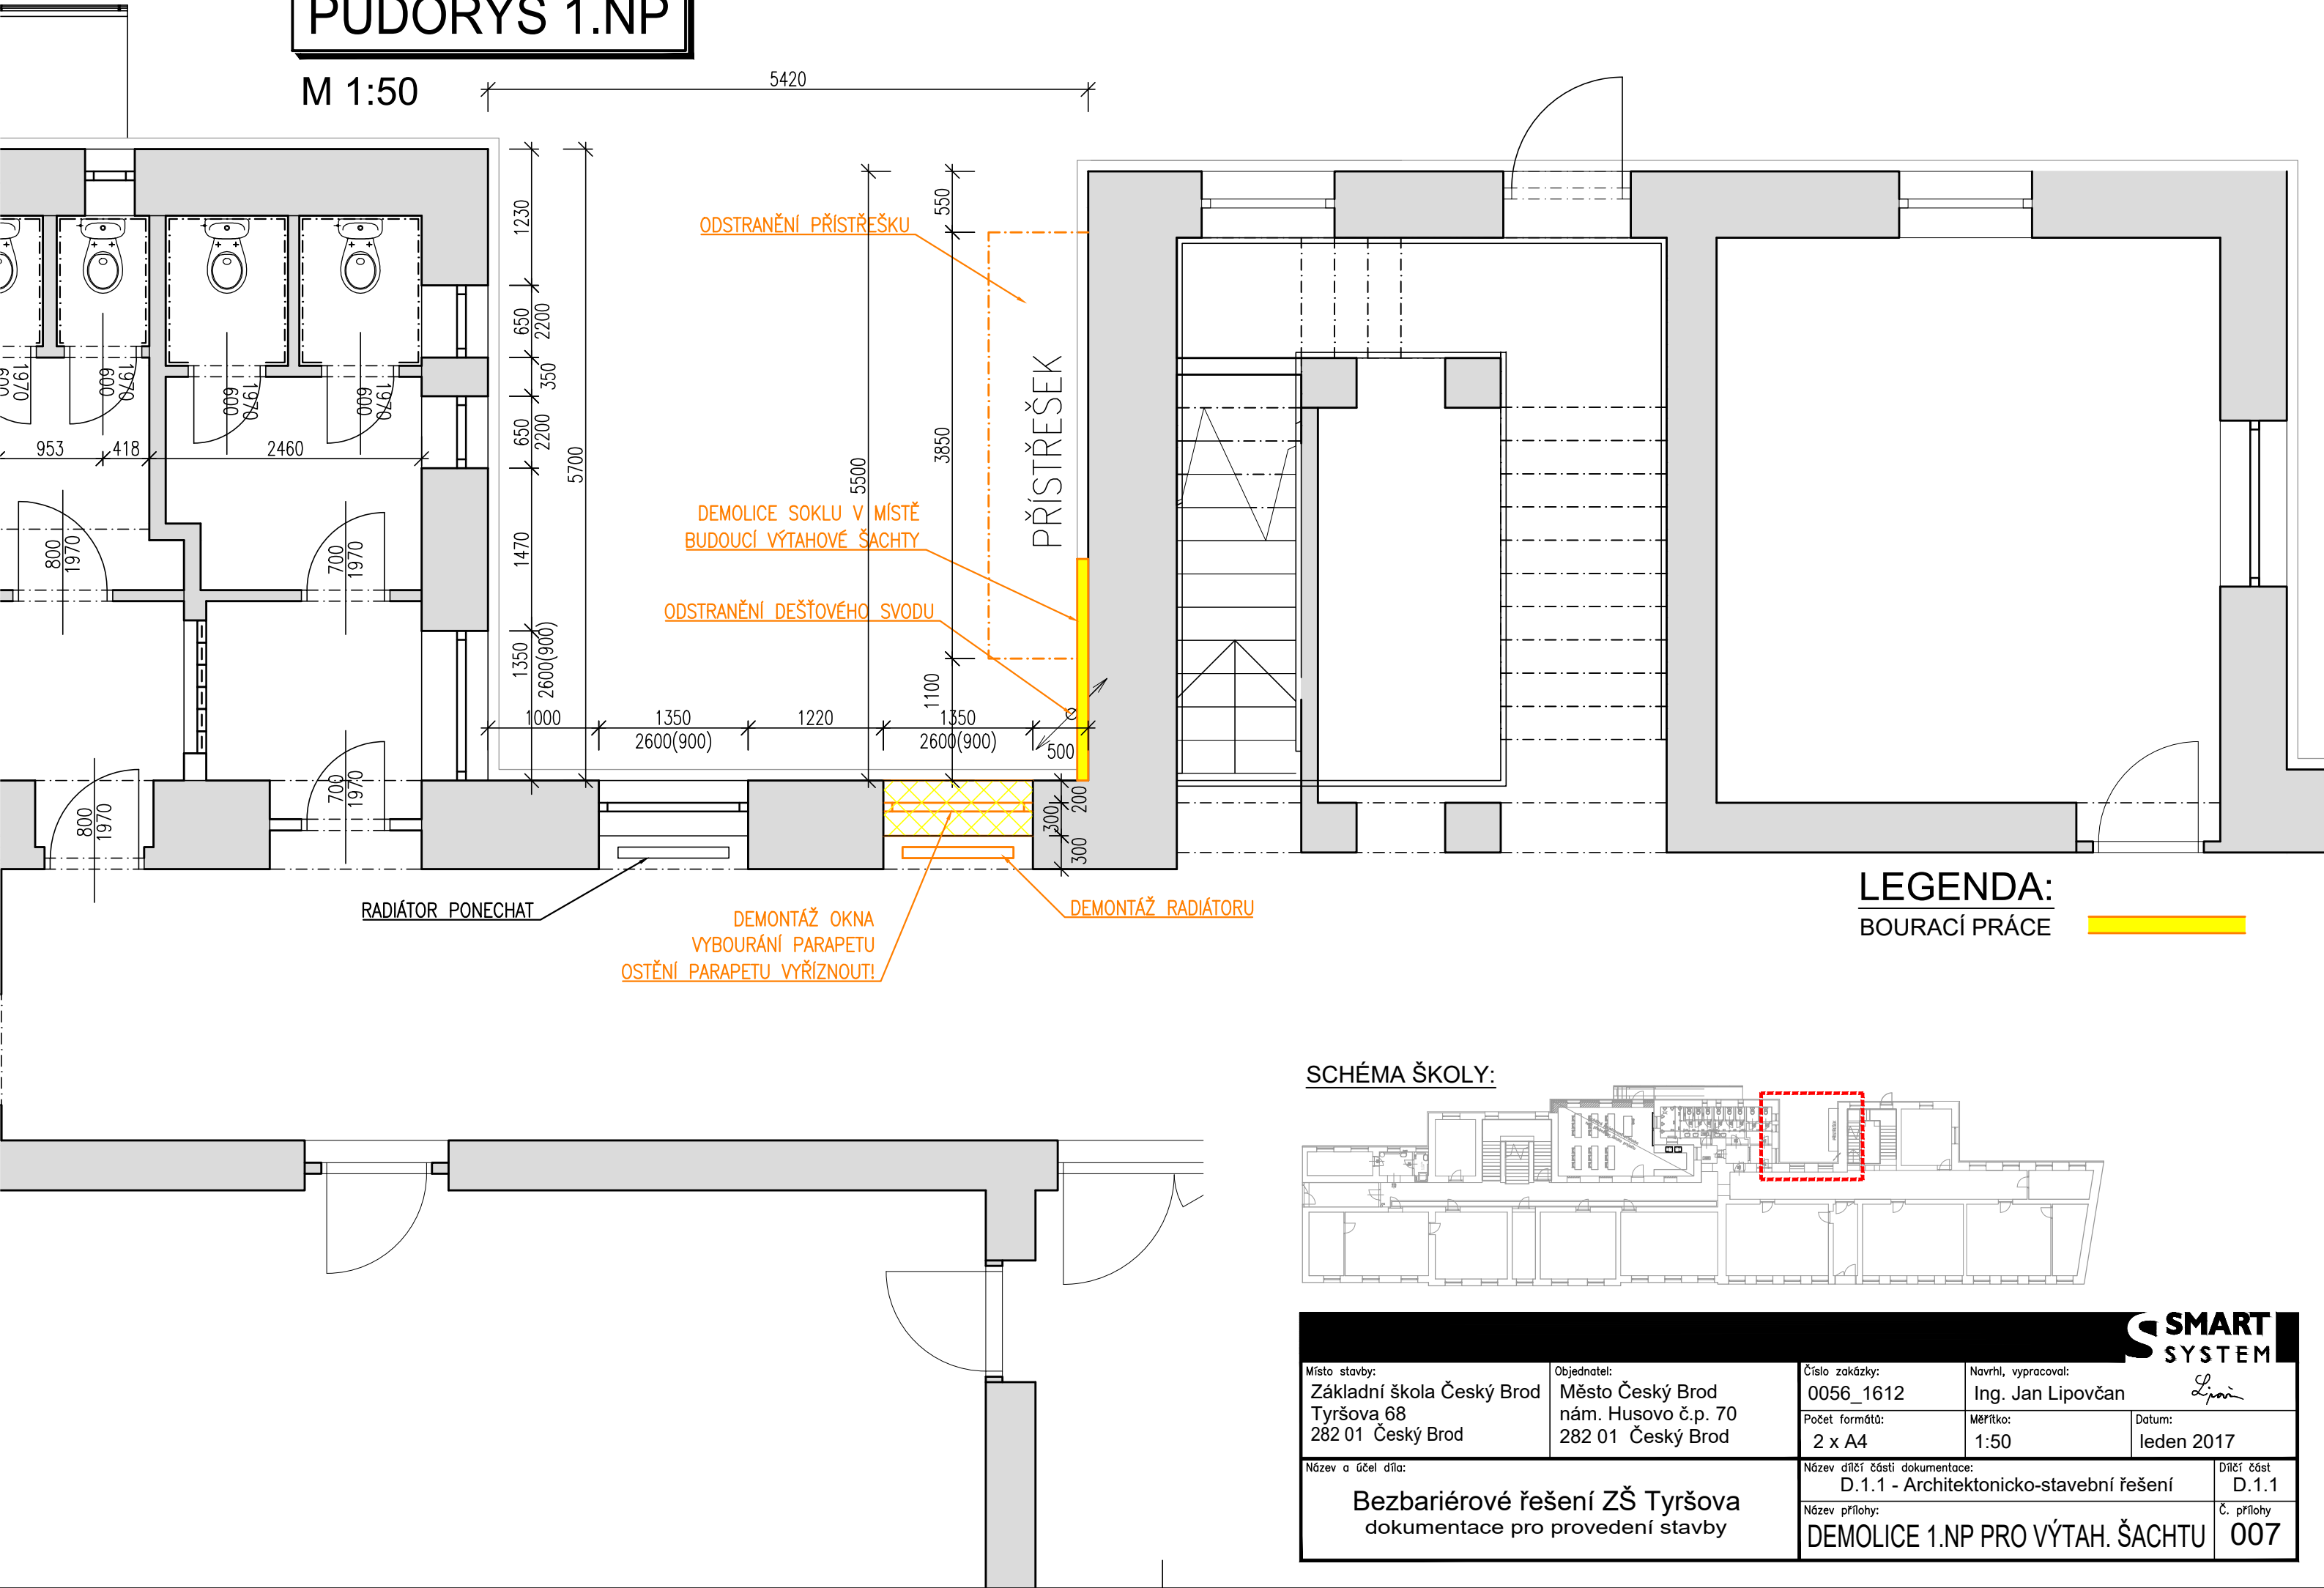

LEGENDA:
BOURACÍ PRÁCE

SCHÉMA ŠKOLY:

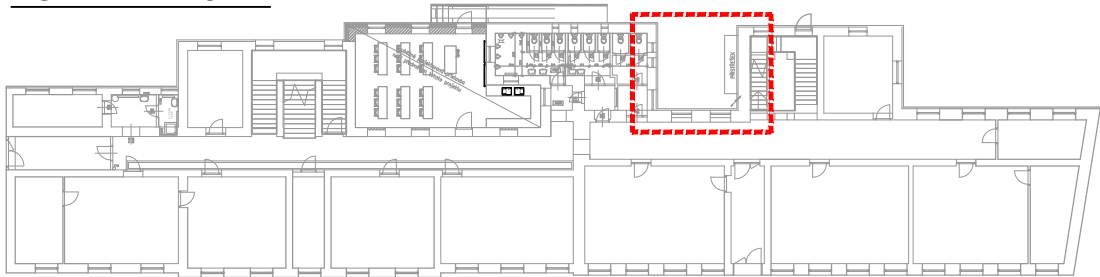

<div><div>SMART SYSTEM</div></div>										
Místo stavby: Základní škola Český Brod Tyršova 68 282 01 Český Brod			Objednatel: Město Český Brod nám. Husovo č.p. 70 282 01 Český Brod			Číslo zakázky: 0056_1612		Navrhl, vypracoval: Ing. Jan Lipovčan <i>Lipovčan</i>		
						Počet formátů: 2 x A4		Měřítko: 1:50		Datum: leden 2017
Název a účel díla: Bezbariérové řešení ZŠ Tyršova dokumentace pro provedení stavby						Název dílčí části dokumentace: D.1.1 - Architektonicko-stavební řešení				Dílčí část D.1.1
						Název přílohy: DEMOLICE 1.NP PRO VÝTAH. ŠACHTU				Č. přílohy 007

SMART
SYSTEM