




SVISLÝ ŘEZ:

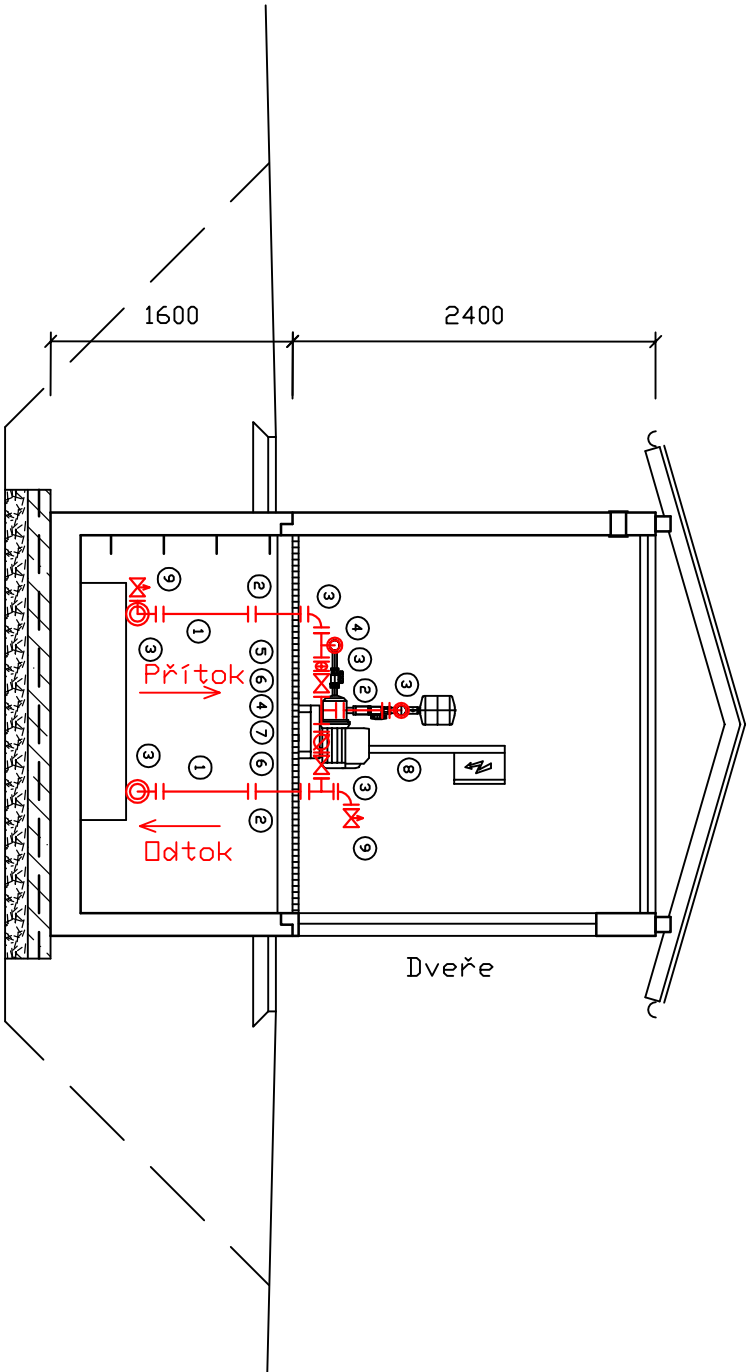

PŮDORYS (PODZEMNÍ ČÁST):

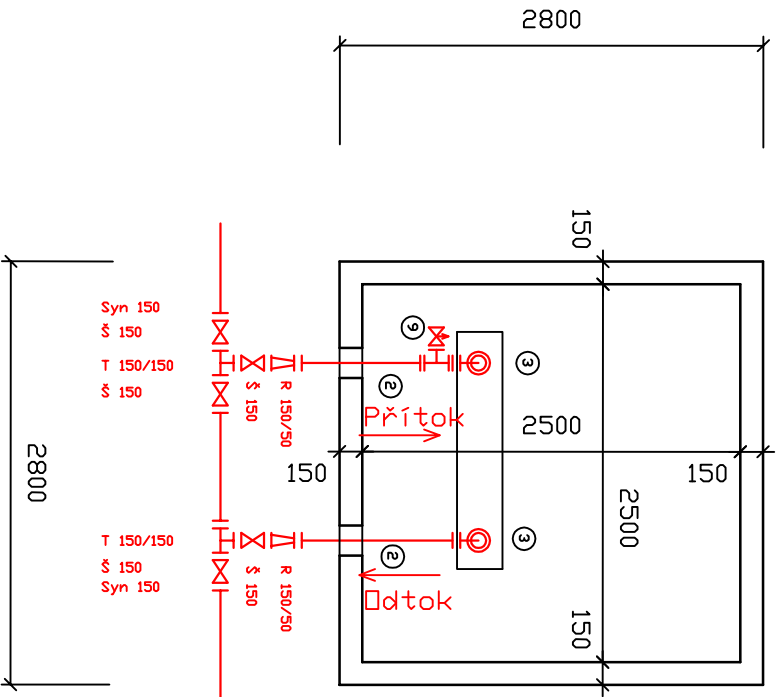

PŮDORYS (NADZEMNÍ ČÁST):

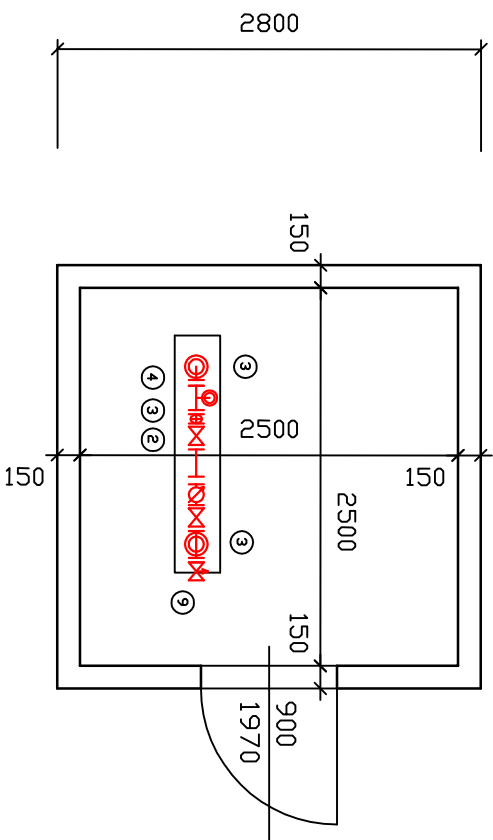

Legenda:

- 1 Tvarovka FF DN 50/500
- 2 Tvarovka FF DN 50/1000
- 3 Koleno 90° DN 50
- 4 Tvarovka T DN 50/50
- 5 Kompenzátor DN 50
- 6 Šoupátko DN 50
- 7 Vodoměr DN 50
- 8 ATS
- 9 Výpustný kulový kohout

Výpracovní a kreslí:		Vedoucí projektu :		Autorizace :	
Ing. Ladislav Němeček		Ing. Ladislav Němeček			
Investor:		Město Český Brod náměstí Husovo 70 282 01 Český Brod		Formát : A3	
Standard:		Zokruhování vodovodů, včetně ATS v ulici Palackého v Českém Brodě			
Část :		D.1 – Vodovodní řád, ATS		Stupeň: JP	
Obsah :		Půdorys a řez – vystrojení		Měřítko : 1:50	
				Číslo výkresu : D.4.2	