
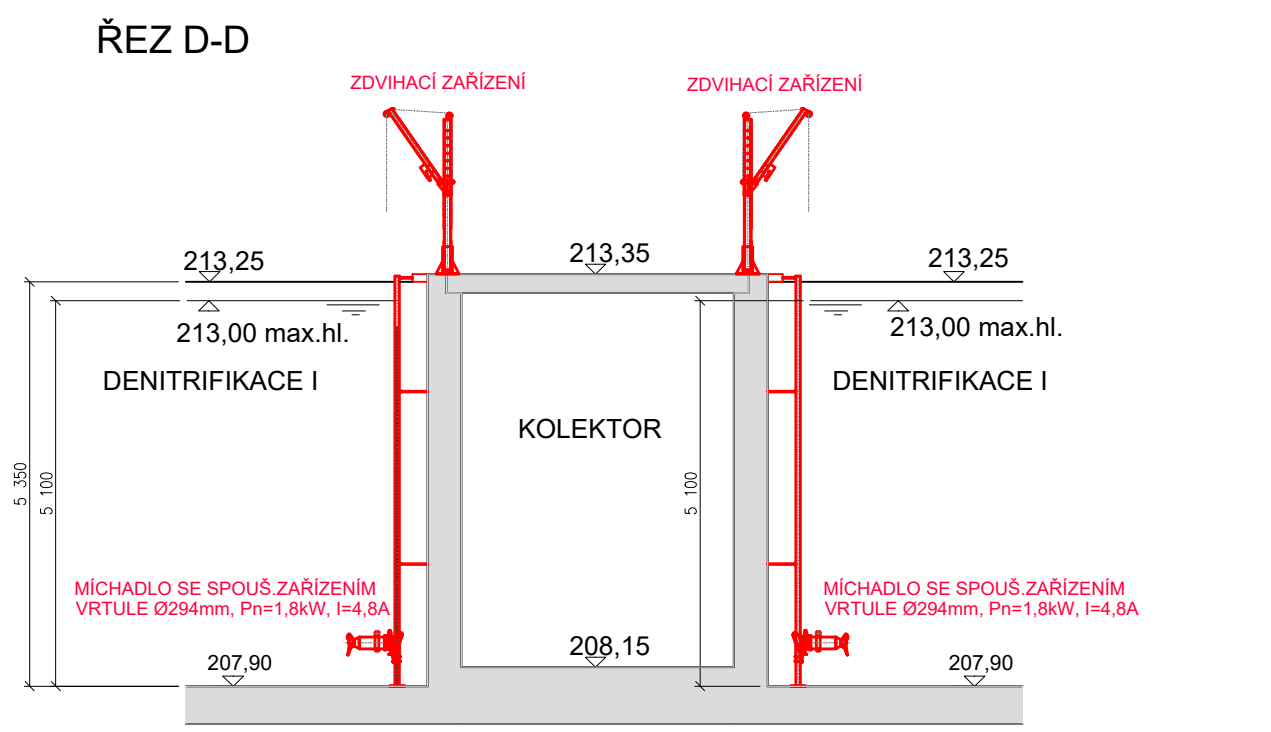


INTENZIFIKACE ČOV ČESKÝ BROD

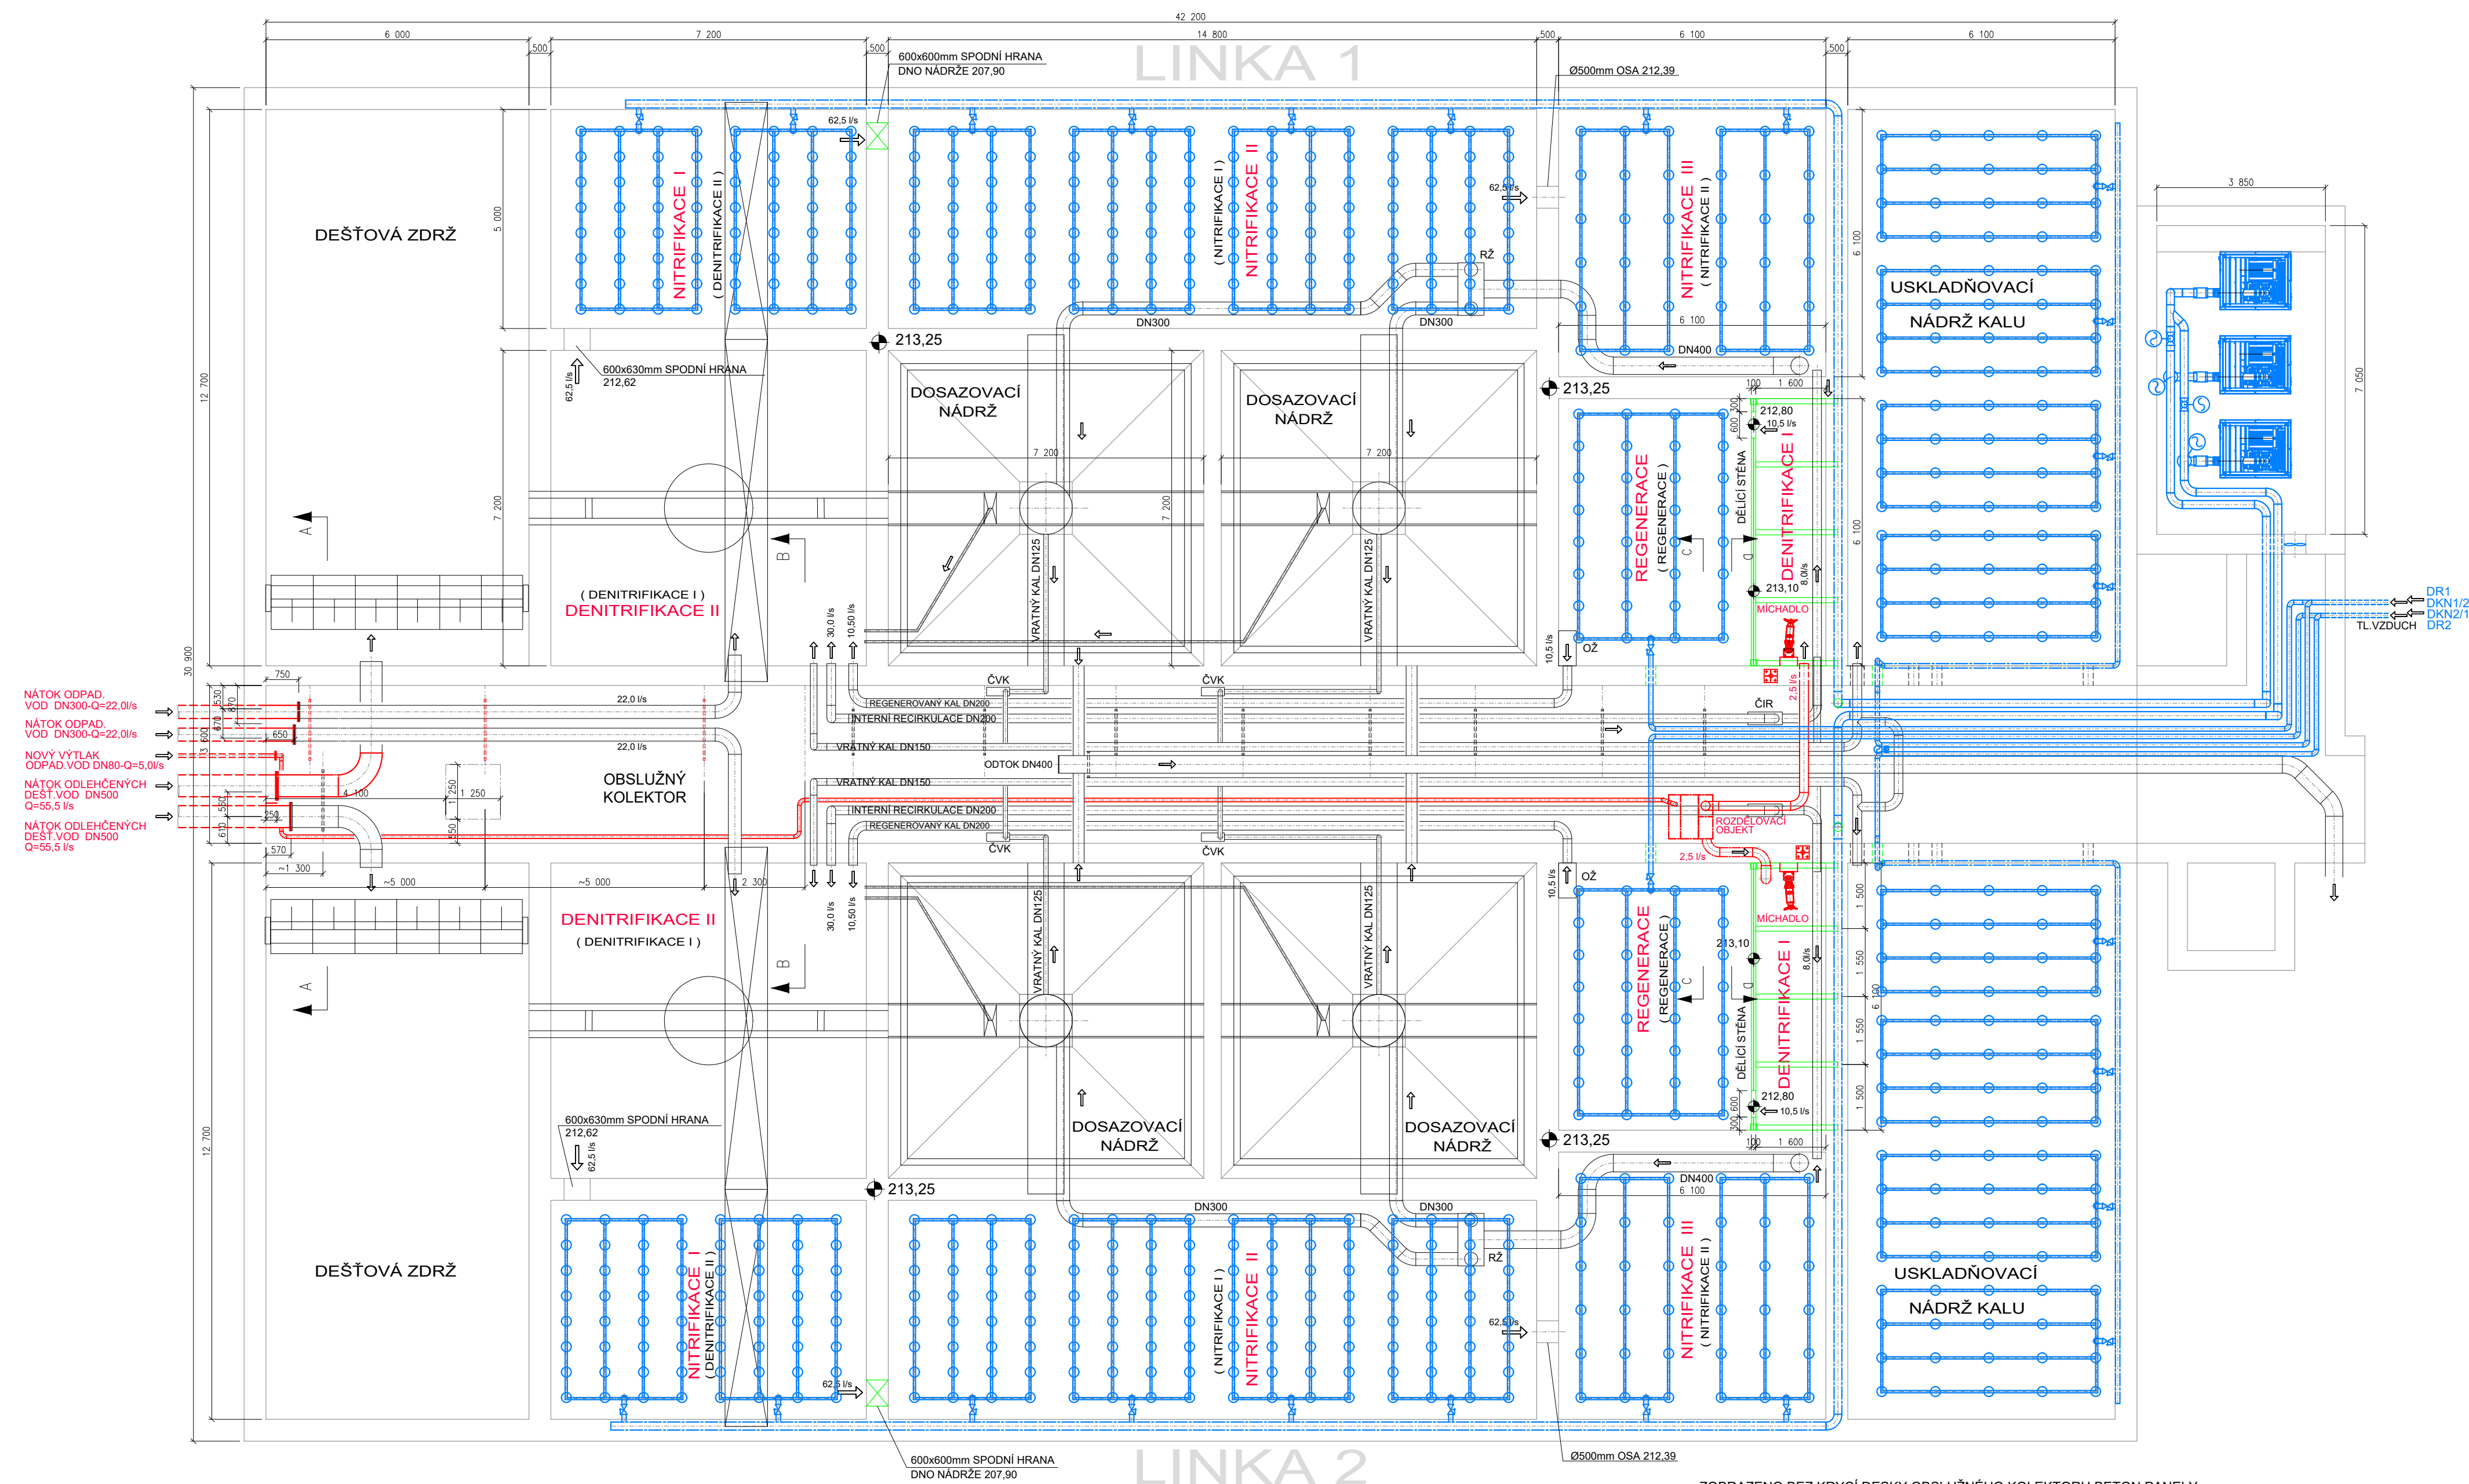

- LEGENDA
- STÁVAJÍCÍ TECHNOLOGIE
 - NAVRŽENÁ TECHNOLOGIE ODP VOD
 - NAVRŽENÁ TECHNOLOGIE TLAKOVÉHO VZDUCH
 - NAVRŽENÉ STAVEBNÍ ÚPRAVY A KONSTRUKCE

5				
4				
3				
2				
1				
0	K PROJEDNÁNÍ	09.09.2022	Ing. T. DARIVČÁK	
ZMĚNA Č.	POPIS ZMĚNY	DATUM	KONTROLOVAL	PODPIS

VYPRACOVAL Ing. D. LOUDA	KONTROLOVAL Ing. T. DARIVČÁK	ZODP. PROJ. Ing. J. ŠINTÁK	HIP Ing. J. ŠINTÁK	 Ing. Jan ŠINTÁK - I.P.R.E. autORIZOVANÝ PROJEKČNÍ A INŽENÝRSKÝ KANCELÁŘ 362 14 Kolovná 2 ICO: 11386096, DIČ: CZ5809181037 tel.: +420 353 228 222, fax: +420 353 232 751 Držitel certifikátu ISO 9001
SL.Ú. ČESKÝ BROD	MÚ. ČESKÝ BROD			
INVESTOR: MĚSTO ČESKÝ BROD, nám. HUSOVO 70, 282 01 ČESKÝ BROD	FORMÁT 8x4A	ÚČEL DSPS	DATUM 09/2022	ČÍSLO PARÉ
STAVBA: PD INTENZIFIKACE ČOV ČESKÝ BROD	MĚŘÍTKO 1:100	KÓTOVÁNO V mm	Č. ZAKÁZKY 05-01/2022	
PS 01 TECHNOLOGIE ČISTÍRNÝ ODPADNÍCH VOD				
OBSAH DOKUMENTACE SKUTEČNÉHO PROVEDENÍ STAVBY				
BIOLOGICKÁ LINKA ČOV-TECHNOLOGIE - PŮDORYS	Č. VÝKRESU D.2.B.3.2.1.			

ZOBRAZENO BEZ KRYVÍ DESKY OBSLUŽNÉHO KOLEKTORU BETON. PANELY