


- LEGENDA:
- Stávající stav
 - - - Stávající vodovodní řady (I.S&V a.s.)
 - - - Stávající plynovodní řady STL (GasNet, s.r.o.)
 - - - Stávající plynovodní řady NTL (GasNet, s.r.o.)
 - - - Stávající plynovodní řady NTL – nefunkční (GasNet, s.r.o.)
 - - - Stávající podzemní rozvody elektro NN (ČEZ Distribuce a.s.)
 - - - Stávající podzemní rozvody elektro VN (ČEZ Distribuce a.s.)
 - - - Stávající podzemní rozvody elektro VO (TS Český Brod)
 - - - Stávající podzemní rozvody telefon (CETIN a.s.)
 - - - Stávající podzemní rozvody (MSC Net s.r.o.)
 - - - Stávající podzemní teplovod (MTH Kolín, spol. s r.o.)
 - Katastrální hranice
 - Navržené polopodzemní kontejnery


Vyraboval a kreslil: Ing. Ladislav Němeček		Vedoucí projektu : Ing. Ladislav Němeček		Autorizace : <	
---	--	---	--	---	--

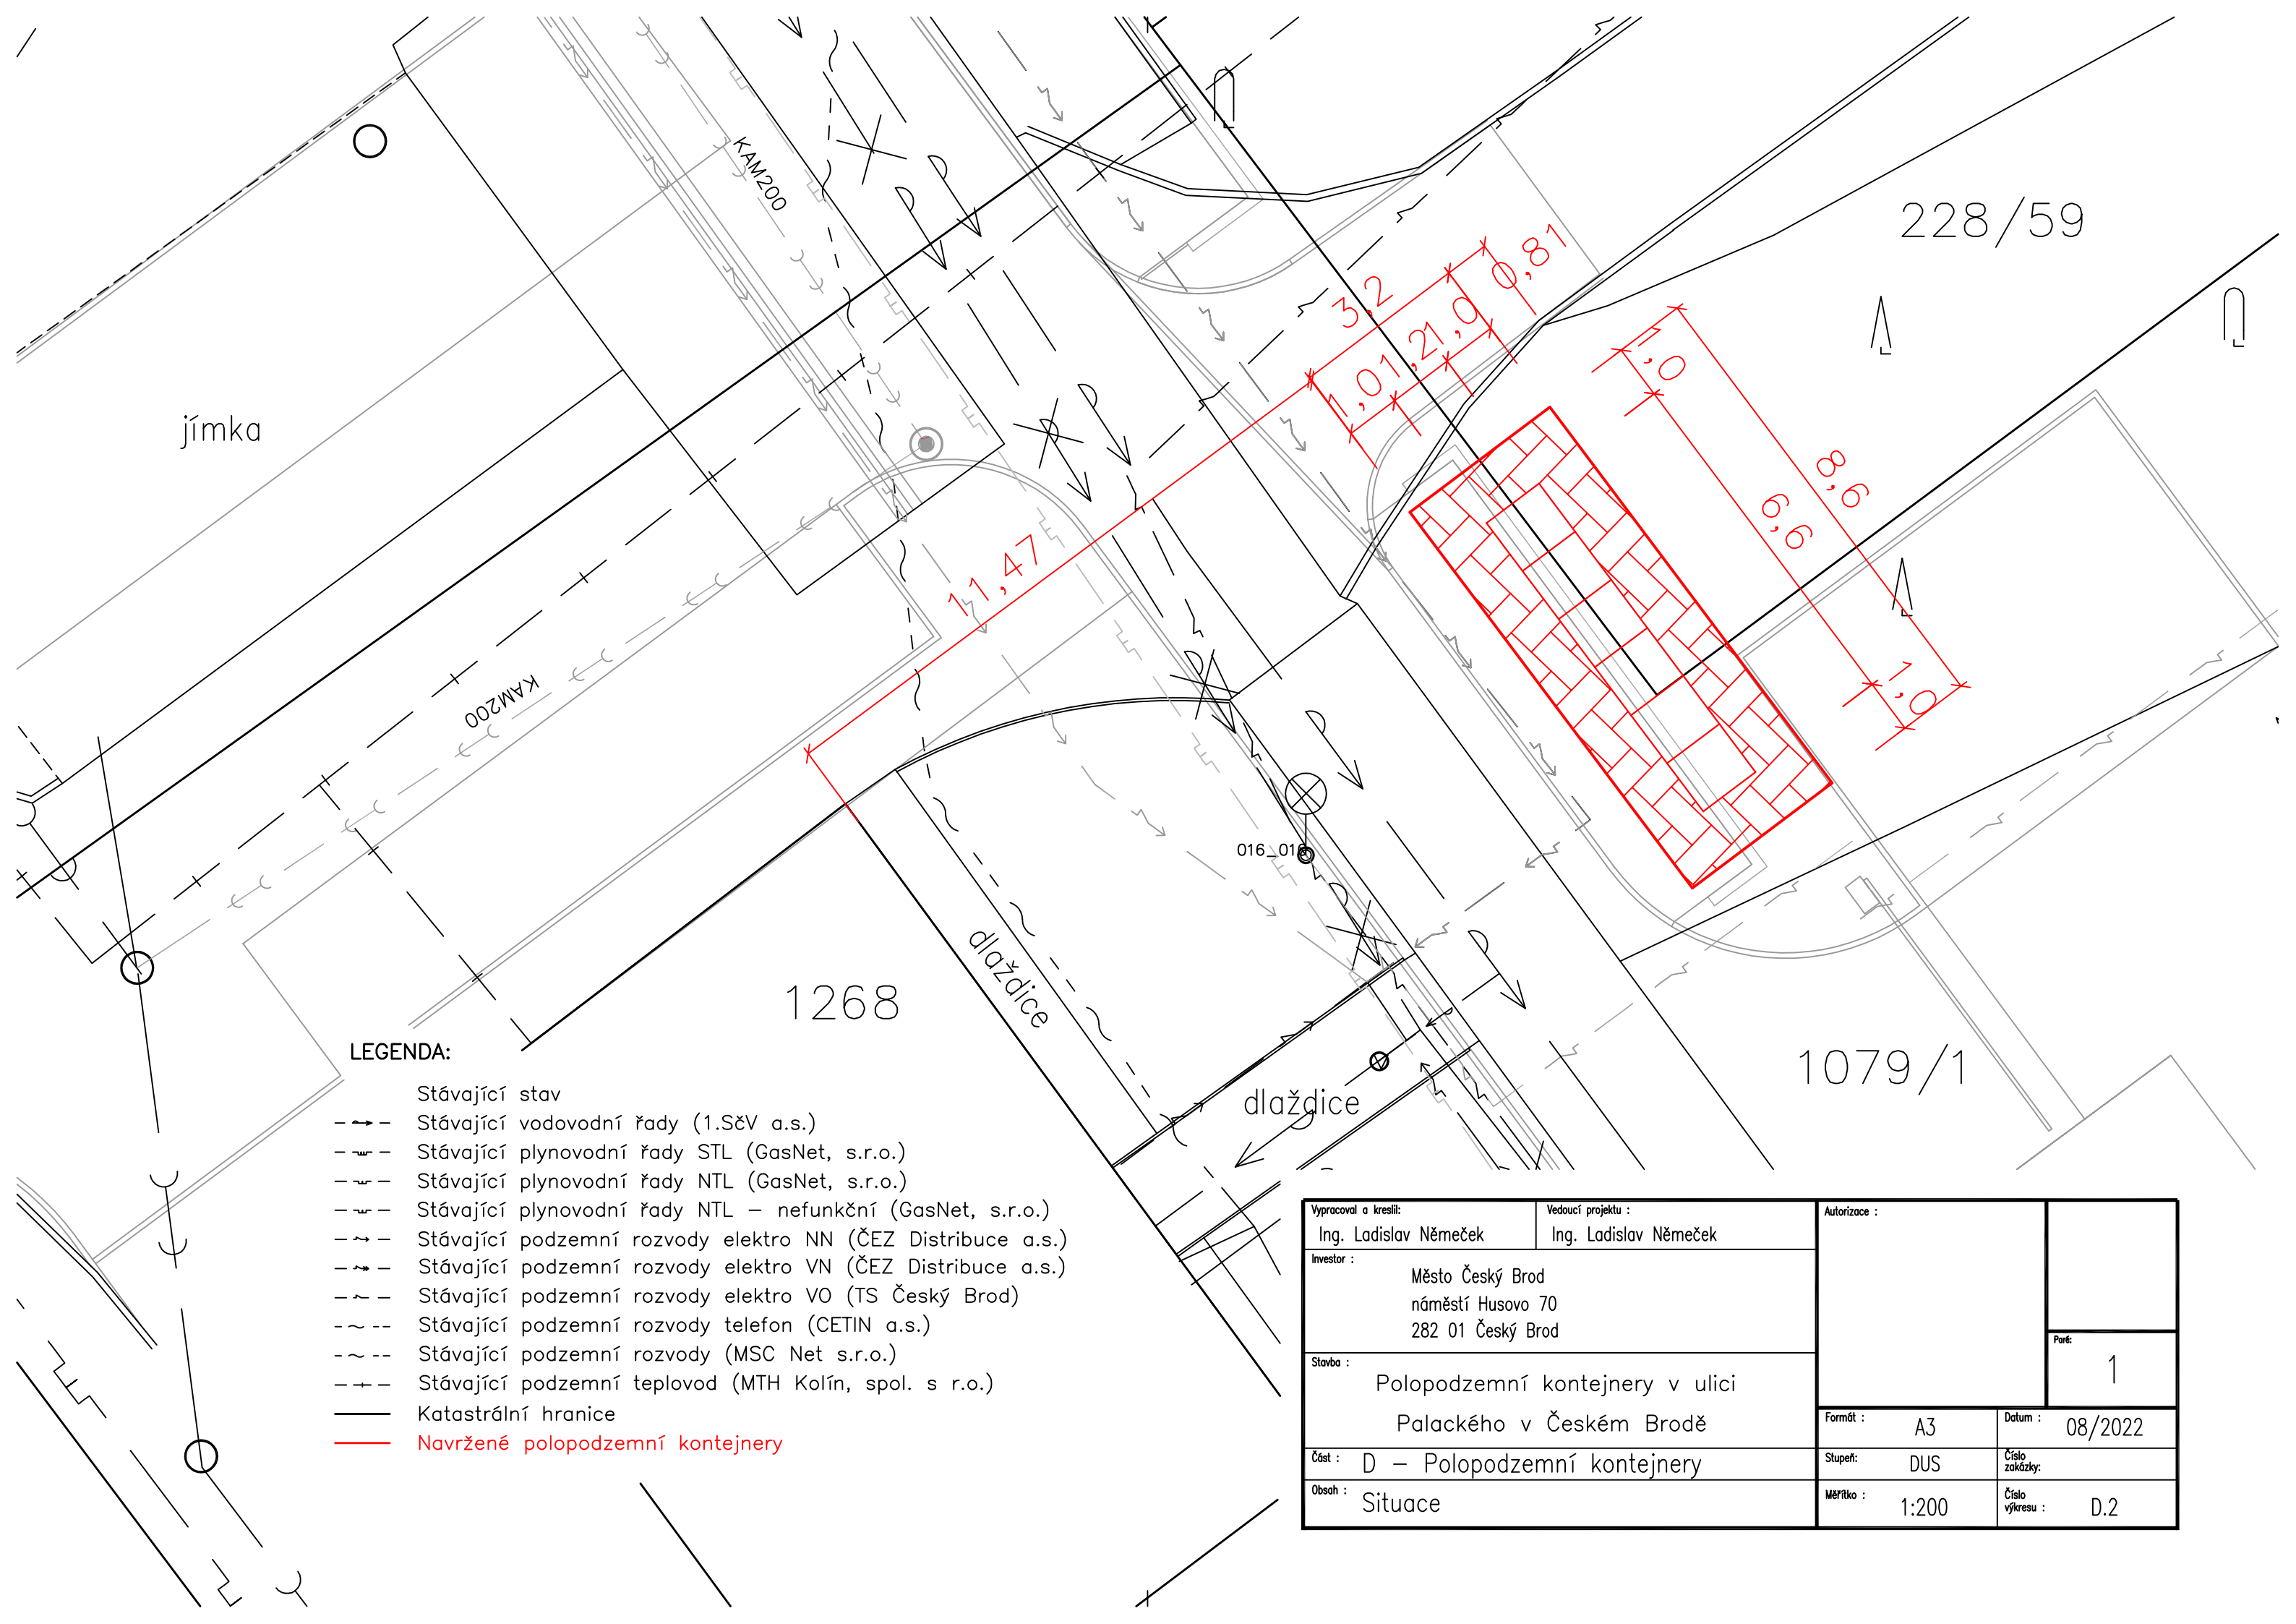

- LEGENDA:
- Stávající stav
 - - - Stávající vodovodní řady (1.SčV a.s.)
 - - - Stávající plynovodní řady STL (GasNet, s.r.o.)
 - - - Stávající plynovodní řady NTL (GasNet, s.r.o.)
 - - - Stávající plynovodní řady NTL – nefunkční (GasNet, s.r.o.)
 - - - Stávající podzemní rozvody elektro NN (ČEZ Distribuce a.s.)
 - - - Stávající podzemní rozvody elektro VN (ČEZ Distribuce a.s.)
 - - - Stávající podzemní rozvody elektro VO (TS Český Brod)
 - - - Stávající podzemní rozvody telefon (CETIN a.s.)
 - - - Stávající podzemní rozvody (MSC Net s.r.o.)
 - - - Stávající podzemní teplovod (MTH Kolín, spol. s r.o.)
 - Katastrální hranice
 - Navržené polopodzemní kontejnery

Vypracoval a kreslil: Ing. Ladislav Němeček		Vedoucí projektu : Ing. Ladislav Němeček		Autorizace : <	
--	--	---	--	---	--


Porč:
1

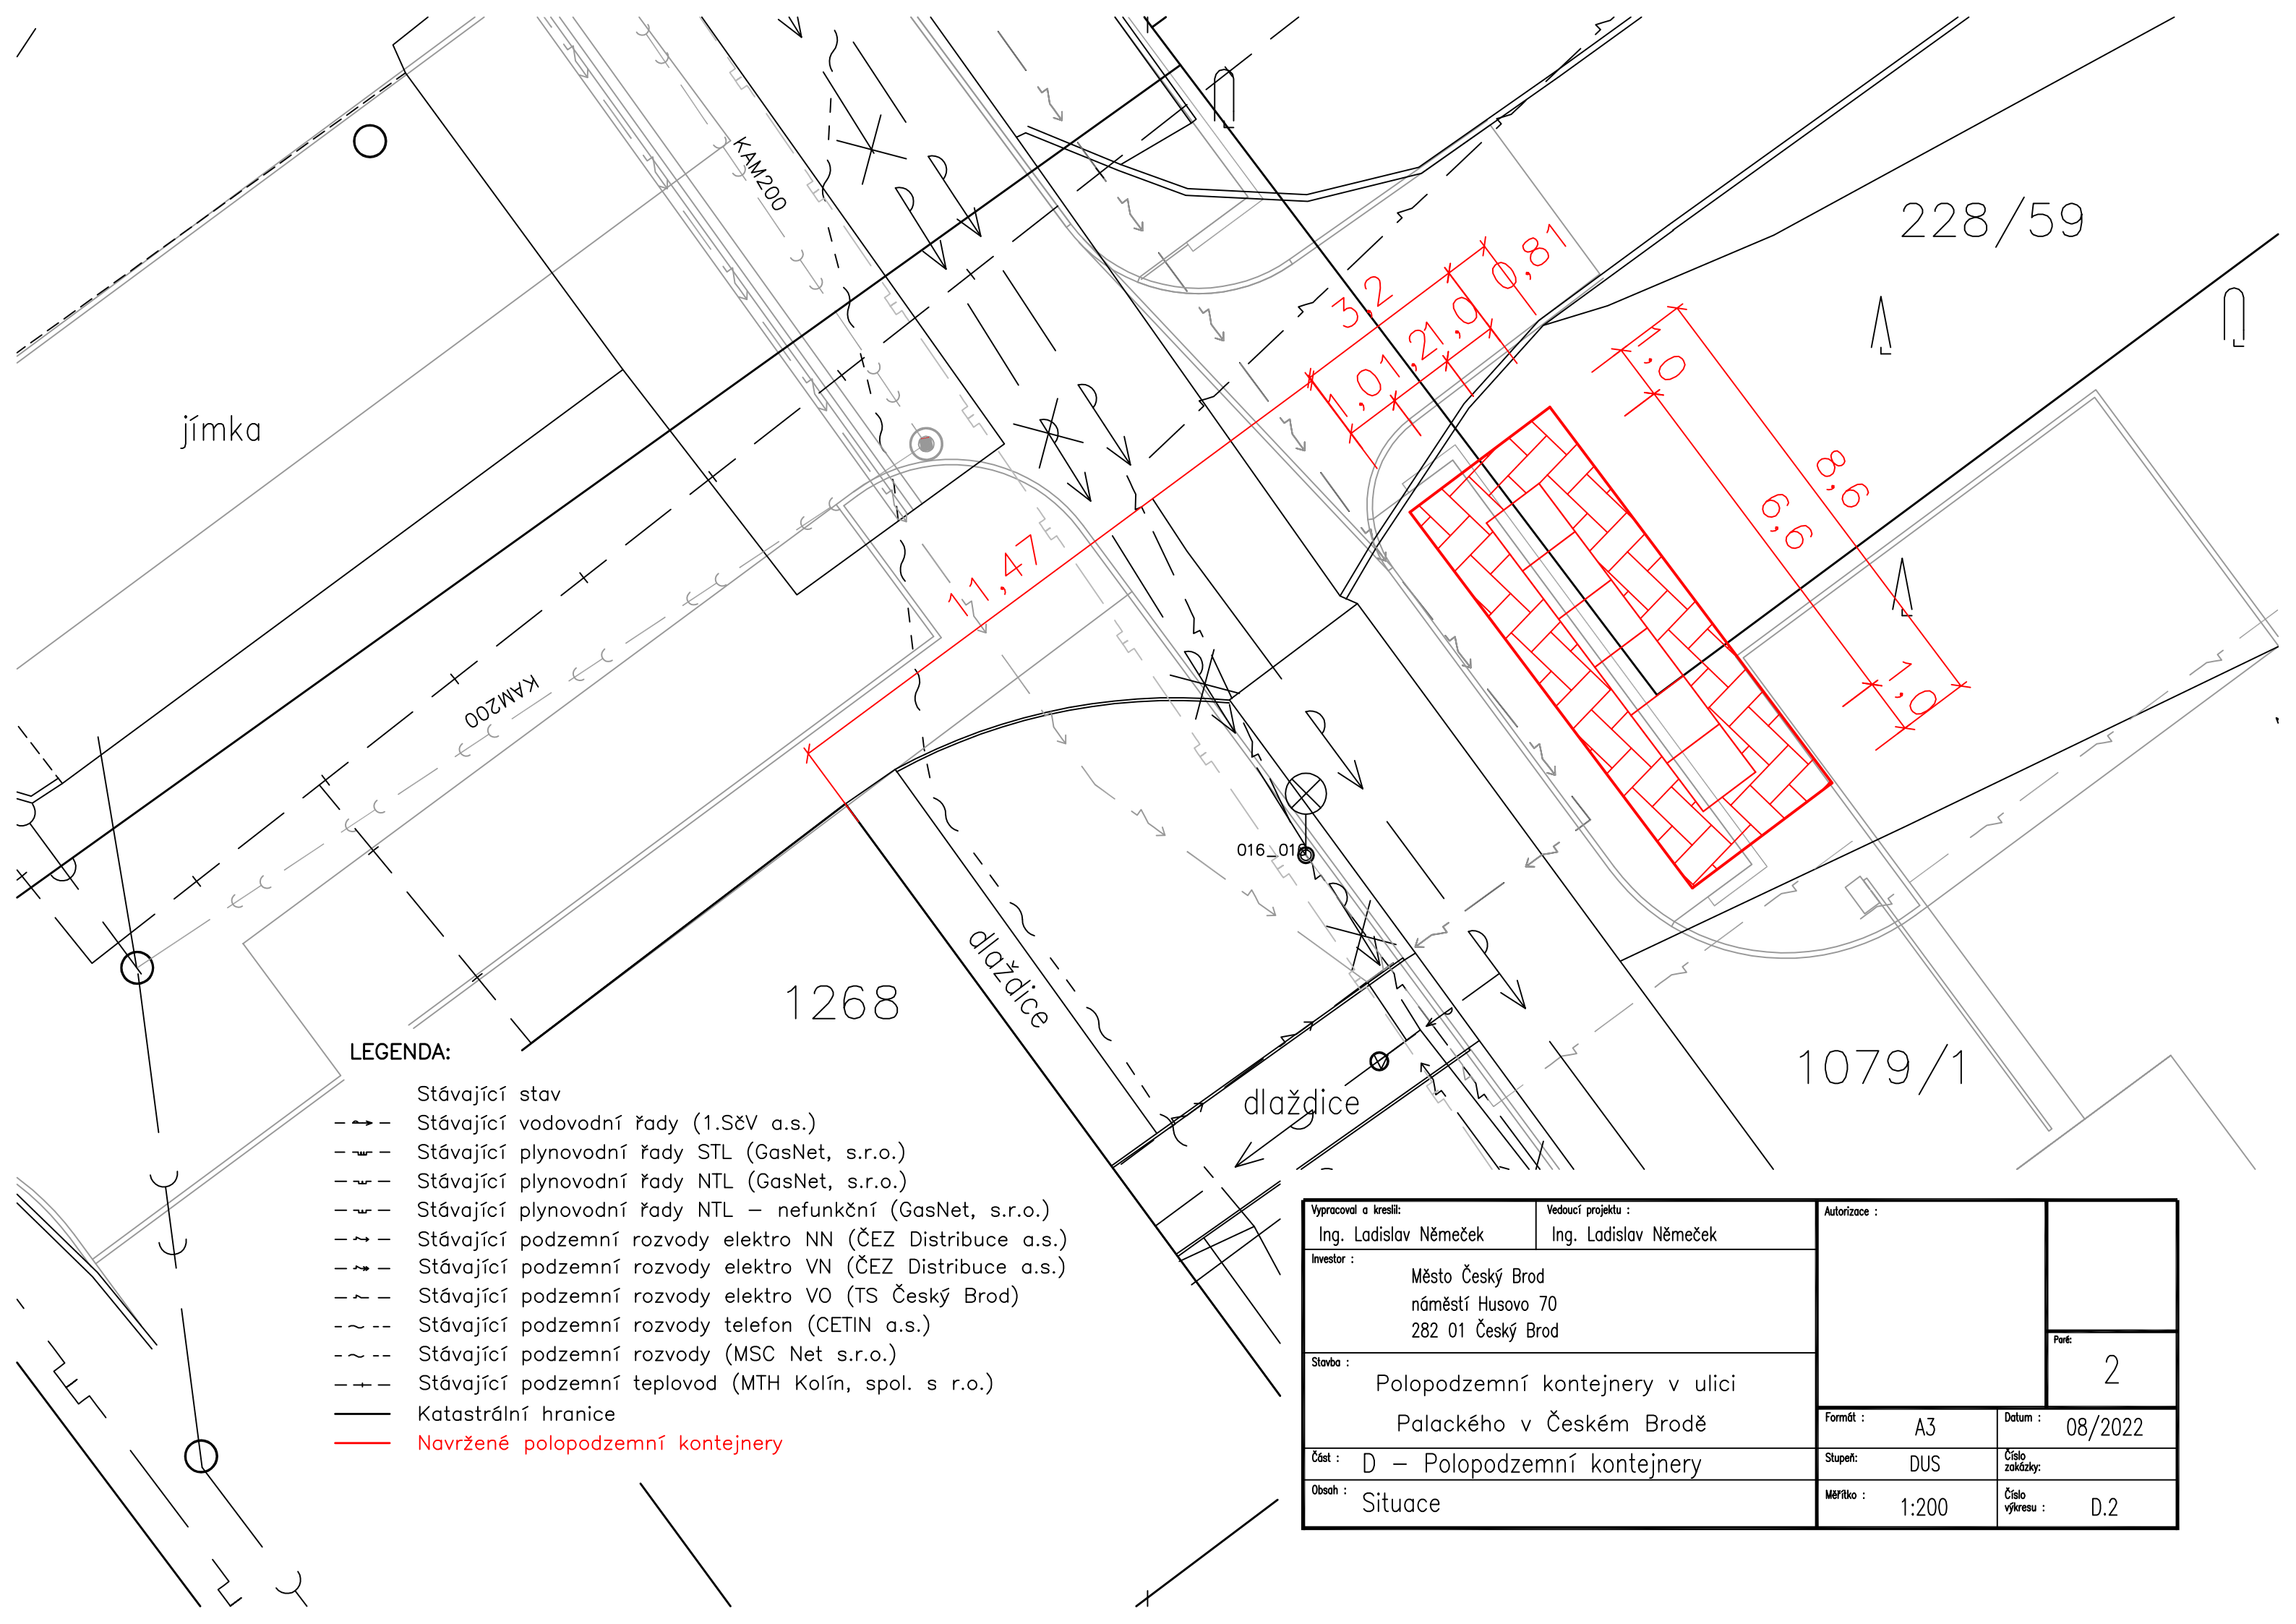

LEGENDA:

- Stávající stav
- - - Stávající vodovodní řady (I.S&V a.s.)
- - - Stávající plynovodní řady STL (GasNet, s.r.o.)
- - - Stávající plynovodní řady NTL (GasNet, s.r.o.)
- - - Stávající plynovodní řady NTL – nefunkční (GasNet, s.r.o.)
- - - Stávající podzemní rozvody elektro NN (ČEZ Distribuce a.s.)
- - - Stávající podzemní rozvody elektro VN (ČEZ Distribuce a.s.)
- - - Stávající podzemní rozvody elektro VO (TS Český Brod)
- - - Stávající podzemní rozvody telefon (CETIN a.s.)
- - - Stávající podzemní rozvody (MSC Net s.r.o.)
- - - Stávající podzemní teplovod (MTH Kolín, spol. s r.o.)
- Katastrální hranice
- Navržené polopodzemní kontejnery


Výpracoval a kreslil: Ing. Ladislav Němeček		Vedoucí projektu : Ing. Ladislav Němeček		Autorizace : <	
--	--	---	--	---	--

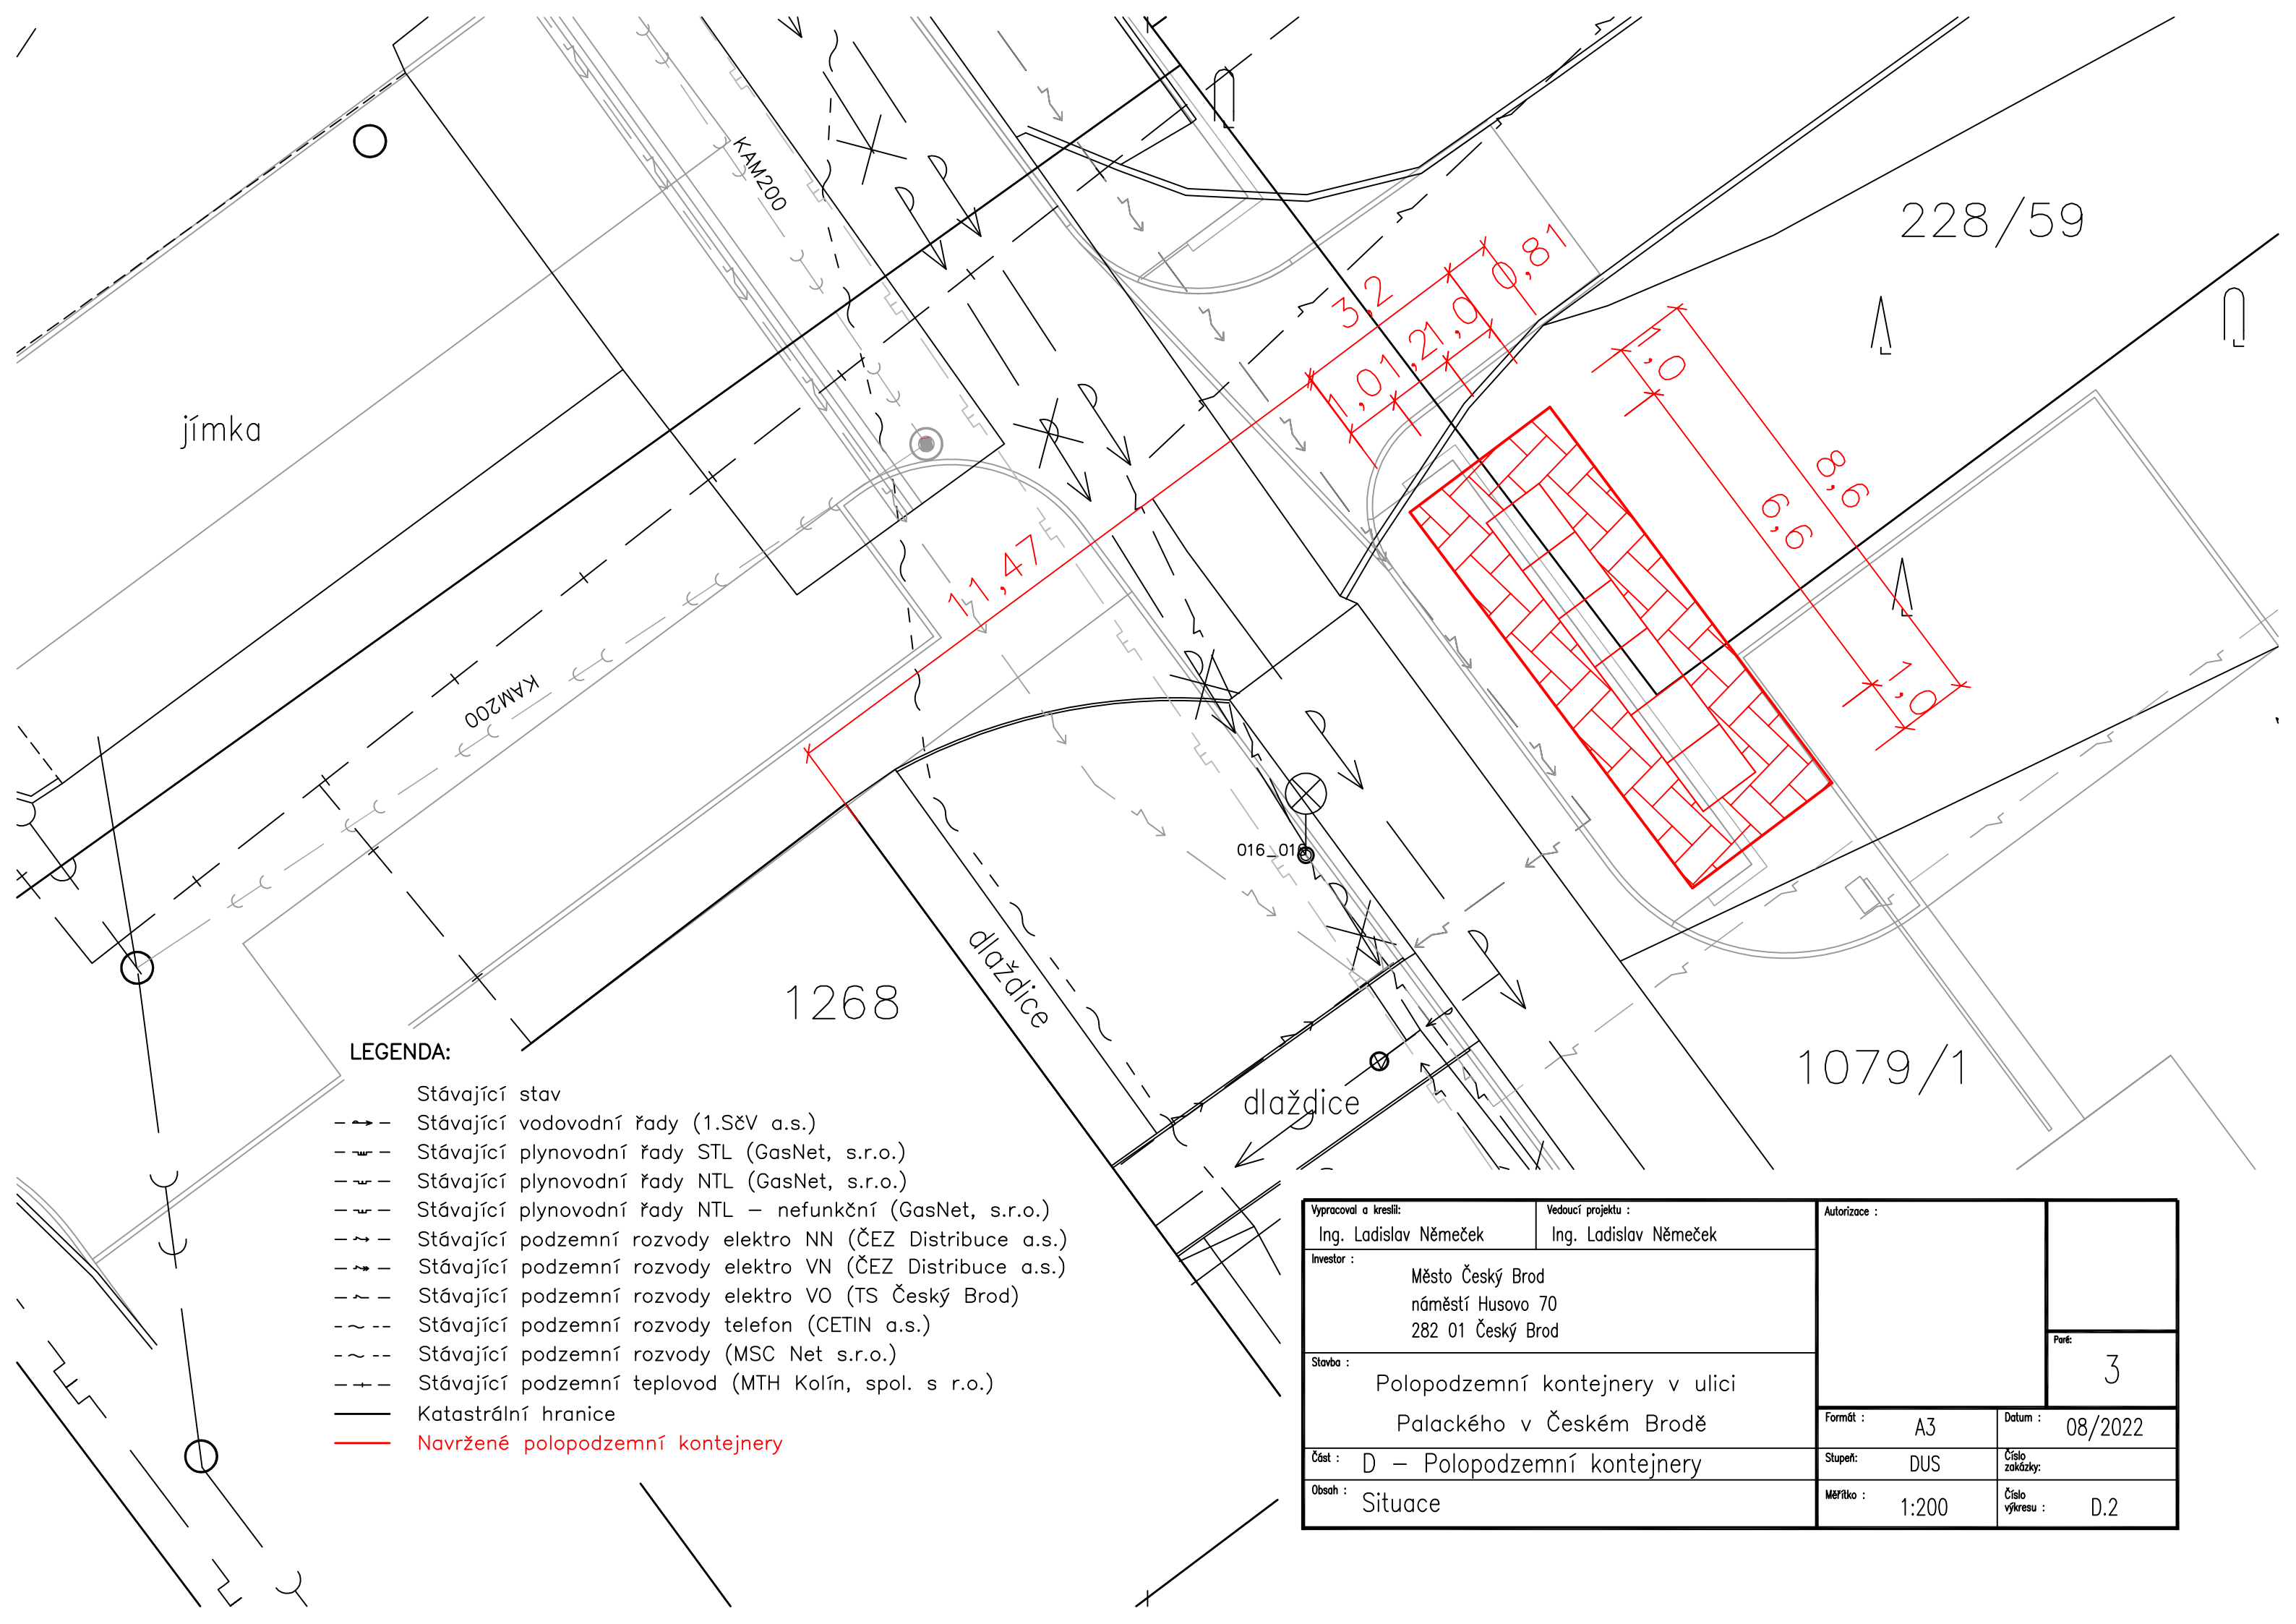

LEGENDA:

- Stávající stav
- - - Stávající vodovodní řady (I.S&V a.s.)
- - - Stávající plynovodní řady STL (GasNet, s.r.o.)
- - - Stávající plynovodní řady NTL (GasNet, s.r.o.)
- - - Stávající plynovodní řady NTL – nefunkční (GasNet, s.r.o.)
- - - Stávající podzemní rozvody elektro NN (ČEZ Distribuce a.s.)
- - - Stávající podzemní rozvody elektro VN (ČEZ Distribuce a.s.)
- - - Stávající podzemní rozvody elektro VO (TS Český Brod)
- - - Stávající podzemní rozvody telefon (CETIN a.s.)
- - - Stávající podzemní rozvody (MSC Net s.r.o.)
- - - Stávající podzemní teplovod (MTH Kolín, spol. s r.o.)
- Katastrální hranice
- Navržené polopodzemní kontejnery

Vyraboval a kreslil:		Vedoucí projektu :		Autorizace :		Paré: 3	
Ing. Ladislav Němeček		Ing. Ladislav Němeček					
Investor :							
Město Český Brod náměstí Husovo 70 282 01 Český Brod							
Stavba :							
Polopodzemní kontejnery v ulici Palackého v Českém Brodě							
Část : D – Polopodzemní kontejnery				Formát : A3		Datum : 08/2022	
Obsah :				Stupeň: DUS		Číslo zakázky:	
Situace				Měřítko : 1:200		Číslo výkresu : D.2	

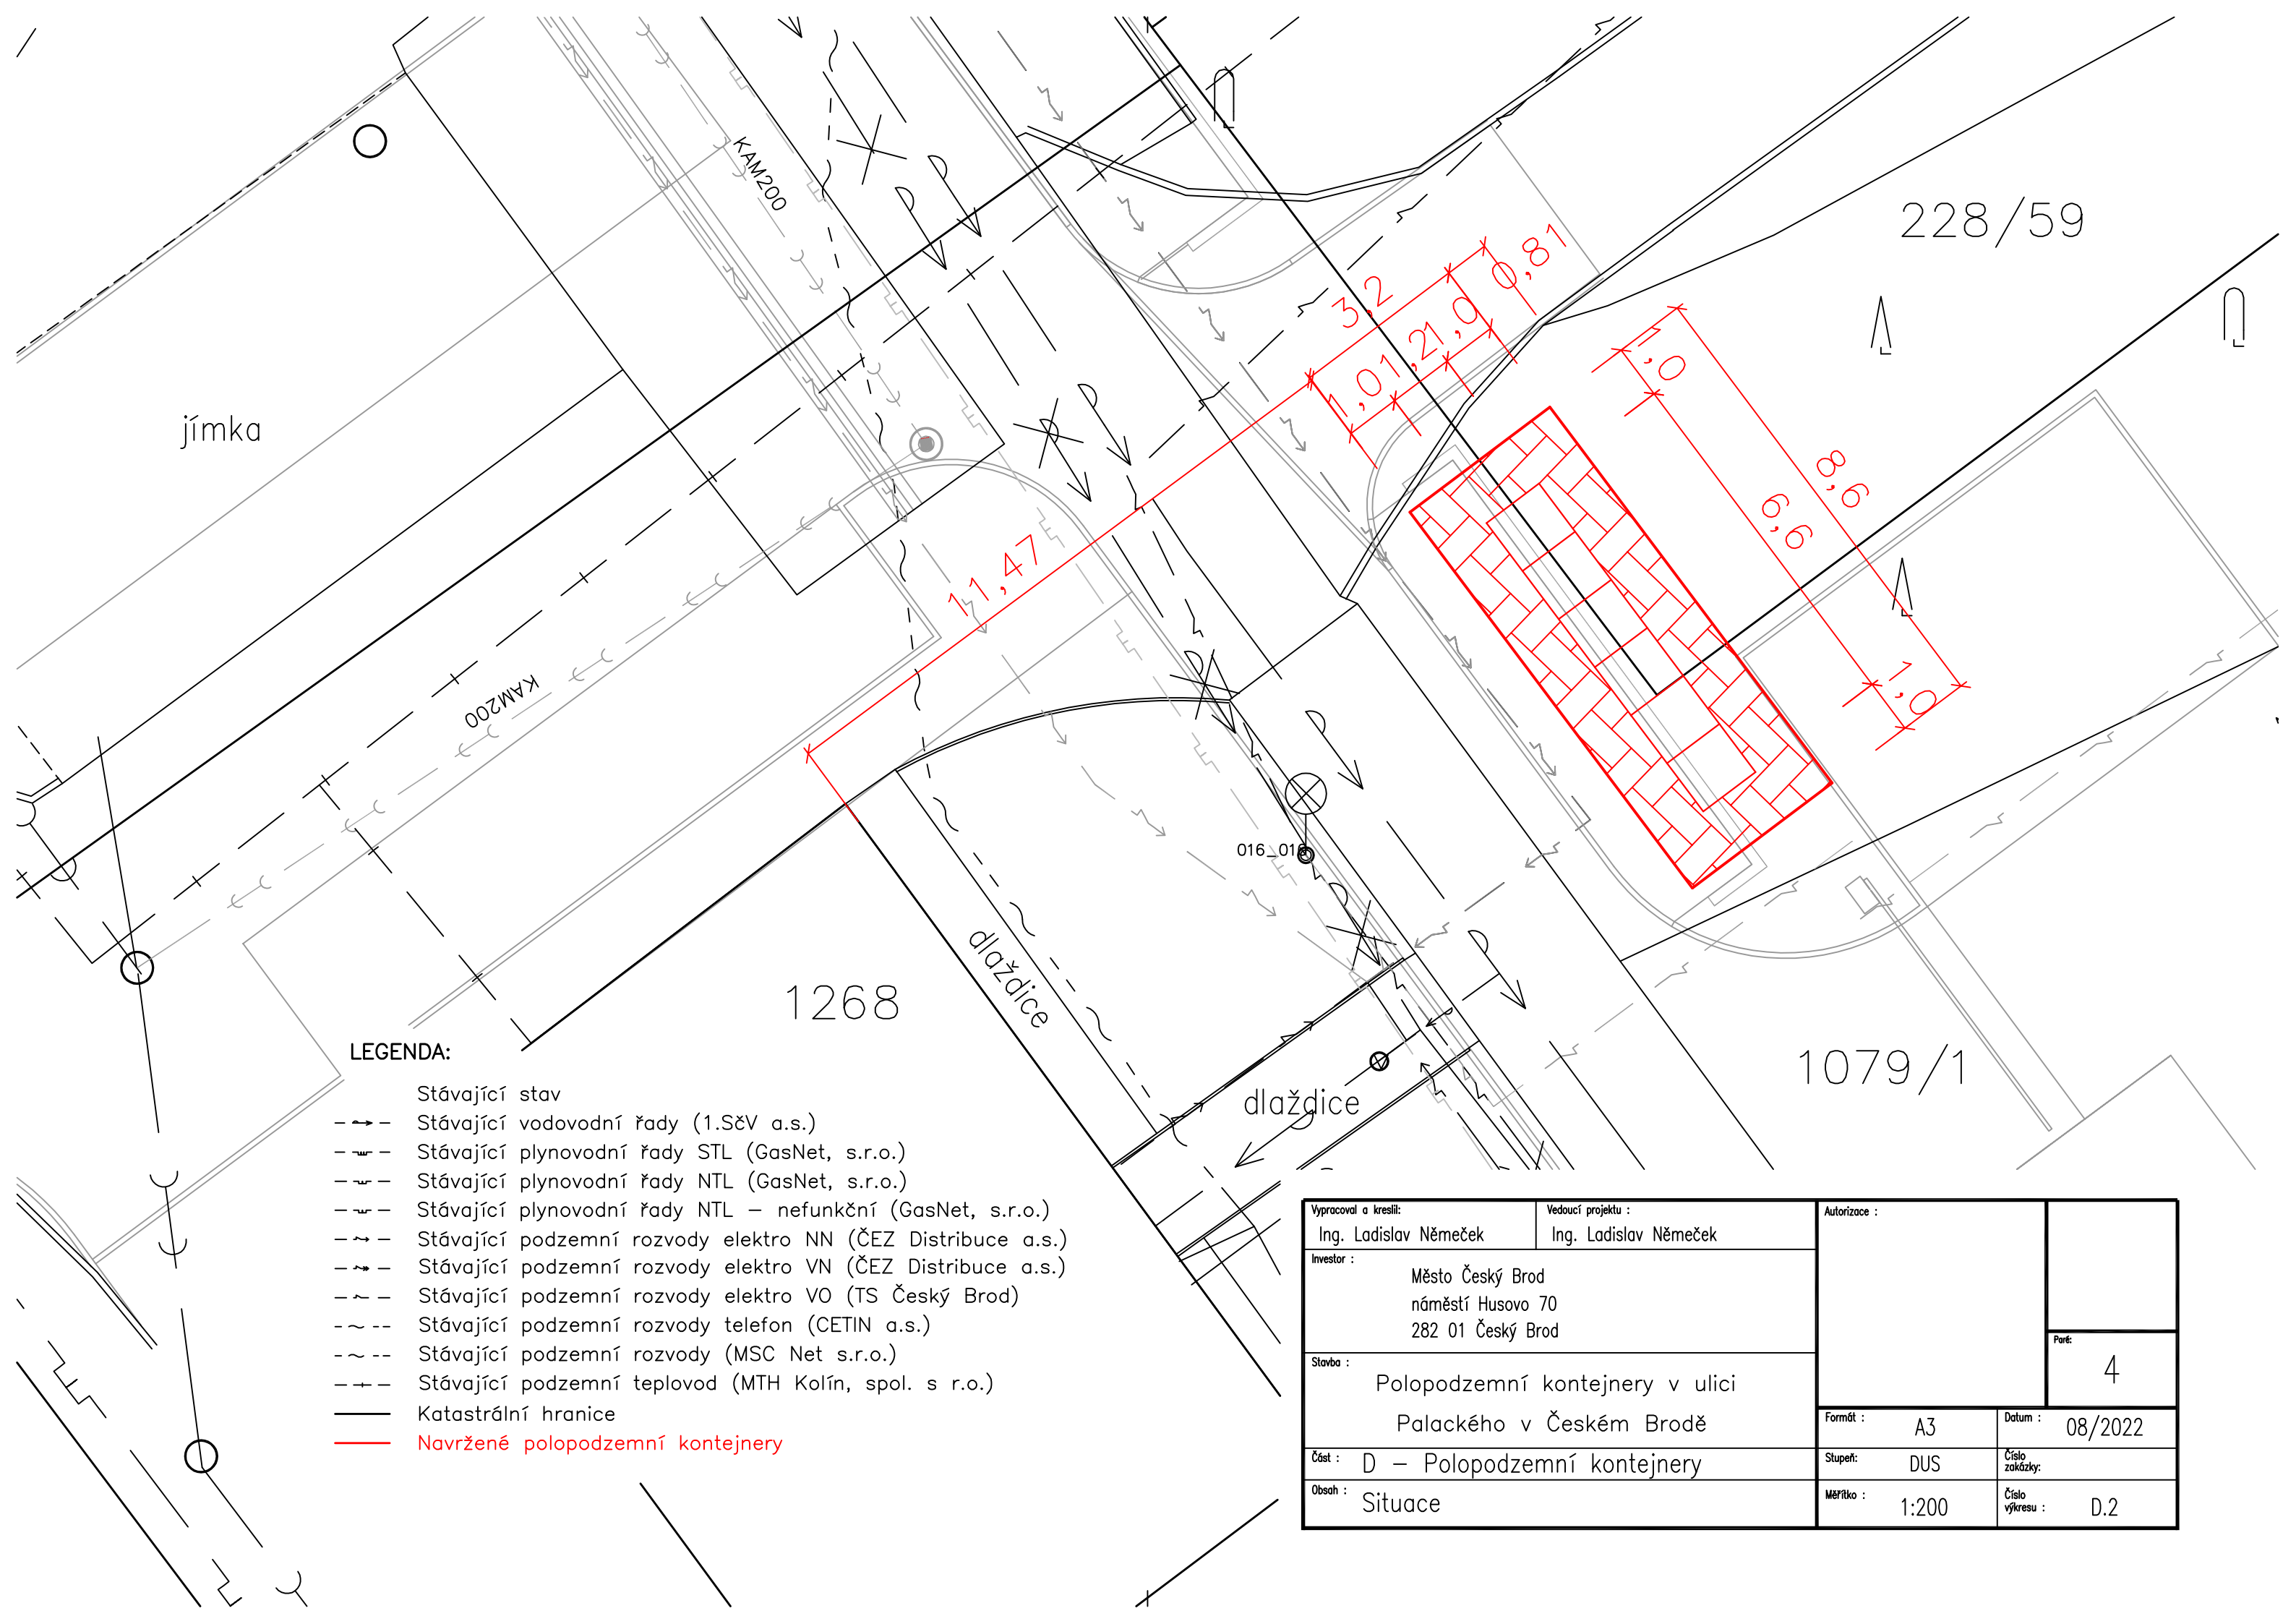

LEGENDA:

- Stávající stav
- - - Stávající vodovodní řady (I.S&V a.s.)
- - - Stávající plynovodní řady STL (GasNet, s.r.o.)
- - - Stávající plynovodní řady NTL (GasNet, s.r.o.)
- - - Stávající plynovodní řady NTL – nefunkční (GasNet, s.r.o.)
- - - Stávající podzemní rozvody elektro NN (ČEZ Distribuce a.s.)
- - - Stávající podzemní rozvody elektro VN (ČEZ Distribuce a.s.)
- - - Stávající podzemní rozvody elektro VO (TS Český Brod)
- - - Stávající podzemní rozvody telefon (CETIN a.s.)
- - - Stávající podzemní rozvody (MSC Net s.r.o.)
- - - Stávající podzemní teplovod (MTH Kolín, spol. s r.o.)
- Katastrální hranice
- Navržené polopodzemní kontejnery

Vyraboval a kreslil:		Vedoucí projektu :		Autorizace :			
Ing. Ladislav Němeček		Ing. Ladislav Němeček					
Investor :		Město Český Brod náměstí Husovo 70 282 01 Český Brod				Parč:	
Stavba :						4	
		Polopodzemní kontejnery v ulici Palackého v Českém Brodě				Formát :	
Část :		D – Polopodzemní kontejnery				Datum :	
Obsah :		Situace				Stupeň:	
						Číslo zakázky:	
						Měřítko :	
						Číslo výkresu :	
						D.2	