


| | | | | | |
|--|--|---|--|----------------|----------------|
| D et A stavební společnost s.r.o. Křenova 438/7, 162 00 Praha 6 – Veveslavín IČO:28496591 detaprojekt@seznam.cz | | projektant části: D&C Power s.r.o.. Jakub Frajkovský Viktora Huga 6, Praha 5, Smíchov 739 989 179, dcpower@post.cz | | RAZÍTKO | |
| AUTORIZOVAL: Jakub Frajkovský | | VYPRACOVAL: Jakub Frajkovský | | | |
| | | Tel: 739 989 179 dcpower@post.cz | | | |
| OBJEDNATEL: MĚSTO KOLÍN | | | | DOKUMENTACE: | DSP+DPS |
| PROJEKT: Český Brod, ul. Žitomířská 760 - Energetická úspora ZŠ Tyršova ELEKTROINSTALACE PRO VZT UMÍSTĚNÍ: Žitomířská 760, Český Brod | | | | ČÍSLO ZAKÁZKY: | - |
| | | | | MĚŘÍTKO: | 1:100 |
| | | | | DATUM: | 10/2018 |
| | | | | POČET FORMÁTŮ: | 3 x A4 |
| PROJEKT ČÁSTI: D1.4.2 ZAŘÍZENÍ SILNOPROUDÉ ELEKTROTECHNIKY | | | | ČÍS.KOPIE: | ČÁST: |
| NÁZEV VÝKRESU: ÚPRAVA STÁVAJÍCÍCH ROZVADĚČŮ R1 A R2 | | | | | D1.4.2 04 |

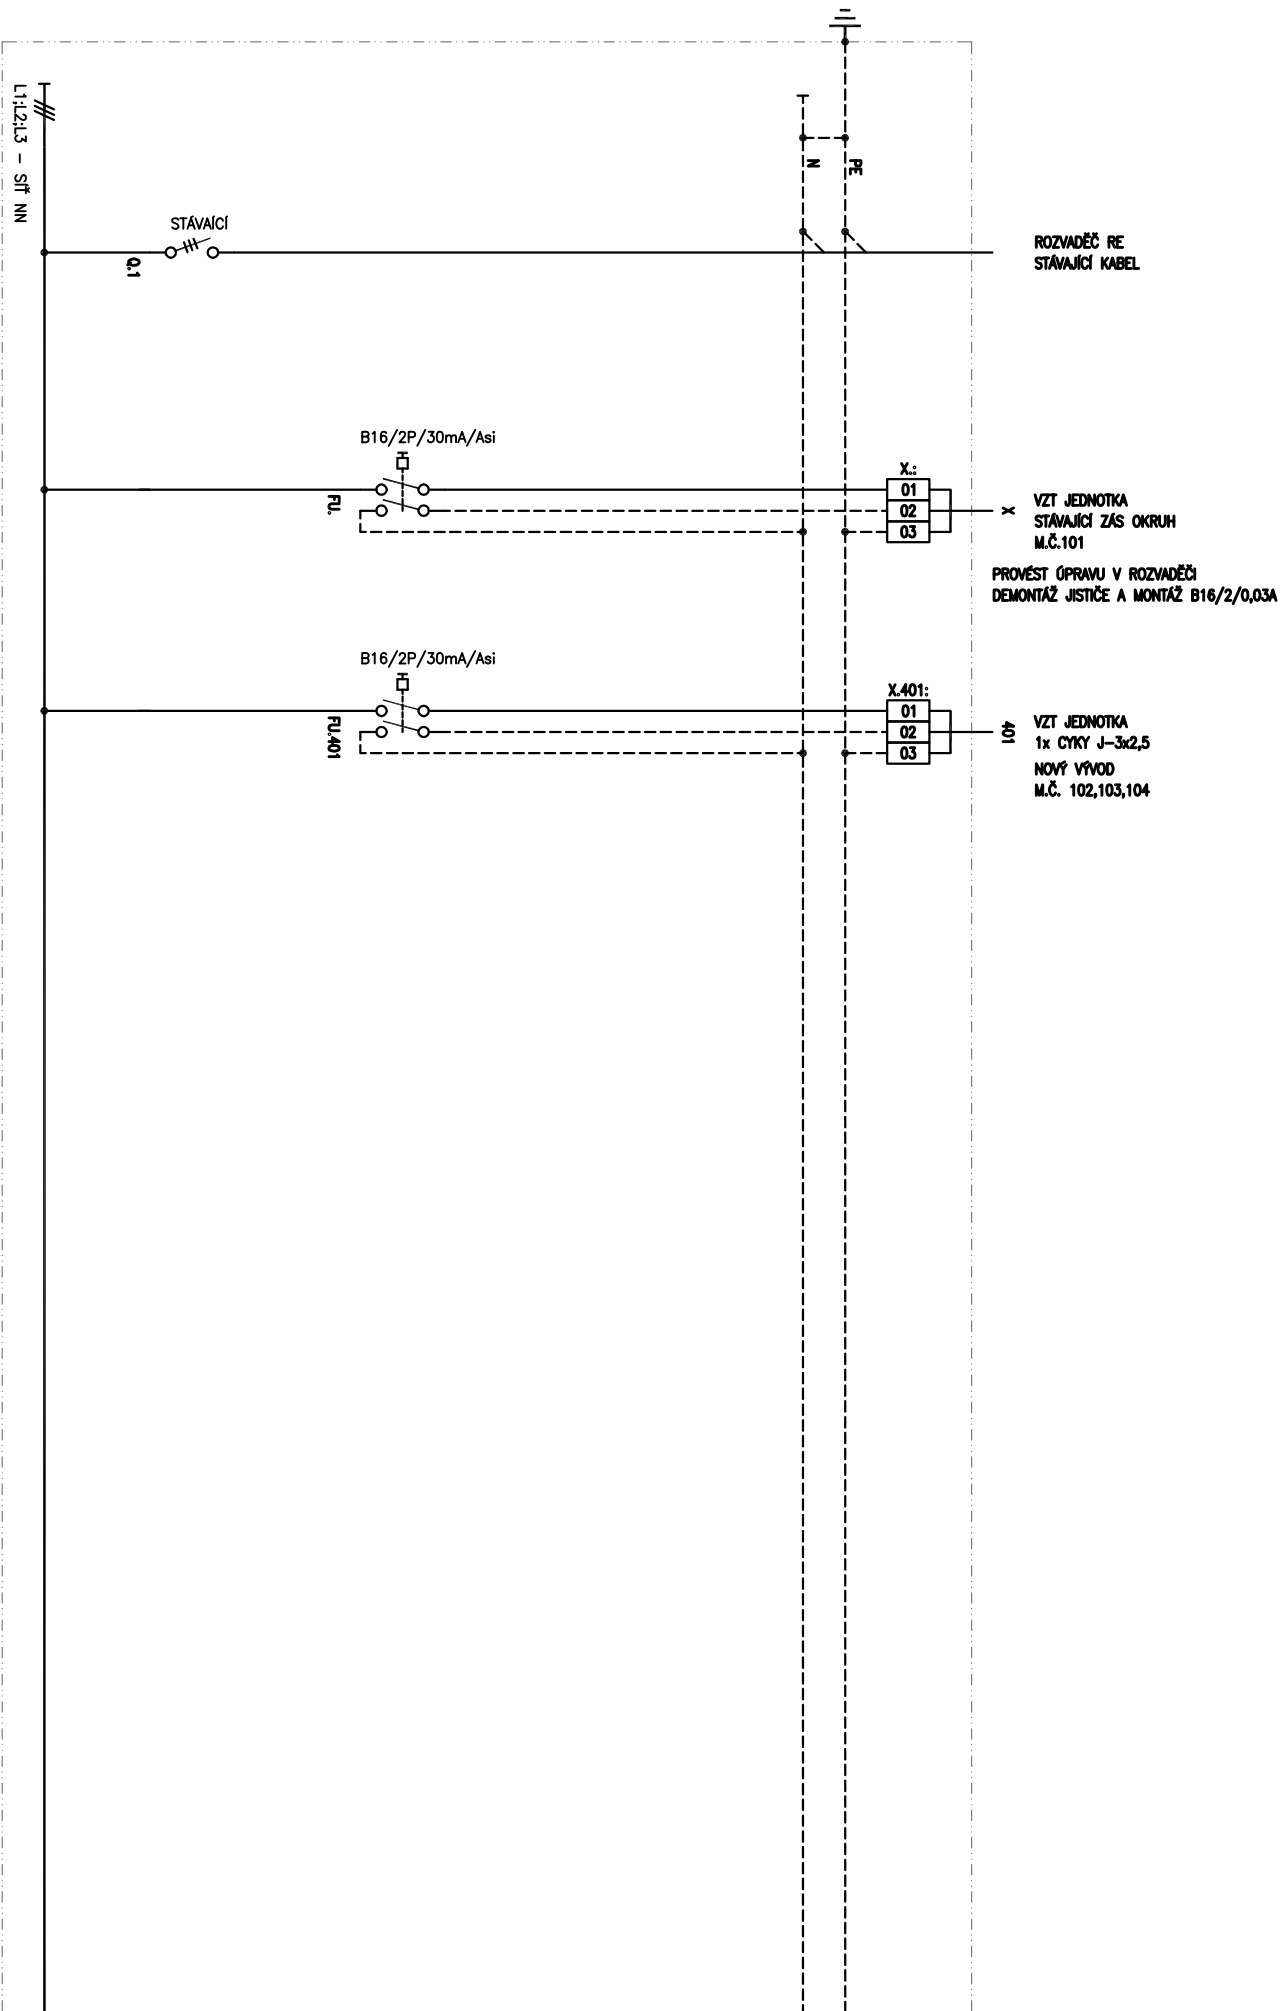

| | | | | | | | |
|---|--|------------------|--|----------------|--|---------------|--|
| AKCE: | | PROJECT: | | DATE: | | DESIGNER: | |
| ZATEPLENÍ 2. ZÁKLADNÍ ŠKOLY ŽITOMÍRSKÁ 760, ČESKÝ BROD | | 11/2018 | | J.Frajlikovský | | 2/2 | |
| NÁZEV VÝKRESU: SCHEMA ROZVADĚČE R1 ELEKTROINSTALACE SILNOPROUD | | DRAWING TITLE: | | PLAN No: | | STRANA: PAGE: | |
| | | VÝKRES ČÍSLO: 06 | | VERZ: 00 | | | |

BĚŽNÁ SÍŤ

| | | | | | |
|---------|----------------|--------------|---------------|------------|----------------|
| $P_i =$ | $- \text{ kW}$ | $I_{\max} =$ | $- \text{ A}$ | $I_k'' =$ | $- \text{ kA}$ |
| $P_s =$ | $- \text{ kW}$ | $I_p =$ | $- \text{ A}$ | $I_{km} =$ | $- \text{ kA}$ |

místo napojení : RE

RE ..

nadřazené jistění : 32A

32A

napájecí kabel : STÁVAJÍCÍ

STÁVAJÍCÍ

napájecí soustava : 3+N+PE, ~50Hz, 230/400V, TN-S

: 3+N+PE, ~50HZ, 230/400V, TN-S

-TYP ROZVÁDEČE : **TPPOVÝ ROZVÁDEČ FW32US1**


STAVAJUĆI

PŘÍVOD A VÝVODY HOREM

1. 2

- PŘESNÉ ROZMĚRY PŘÍSTROJŮ URBULIE VYROBE (DOPORUČENÝ VYROBE SCHNEIDER),
- VNĚJŠÍ ROZMĚRY SESTAVY ROZVADEČE JSOU MAX. MOŽNÉ. V PŘÍPADĚ POŽÁDKU VYROBE NA ZVĚŠENÍ VNĚJŠÍCH ROZMĚRŮ, MUSÍ BÝT TĚTO POŽÁDKA PŘEDMĚM KONZULTOVÁN S DODAVATELEM ESÍ A POUVĚZENÝ PROJEKTANTEM,

| | | | | |
|---|----------------|---------------|-------------|-----------|
| AKCE: | PROJECT: | DATE: | VYPRACOVAL: | DESIGNER: |
| ZATEPLENÍ 2. ZÁKLADNÍ ŠKOLY ŽITOMÍŘSKÁ 760, ČESKÝ BROD | | | | |
| NAZEV VYKRESU: | DRAWING TITLE: | VYKRES ČÍSLO: | PLAN No: | VERZ: |
| SCHEMA ROZVADĚČE R2 ELEKTROINSTALACE SILNOPROUD | | 06 | 00 | 1/2 |

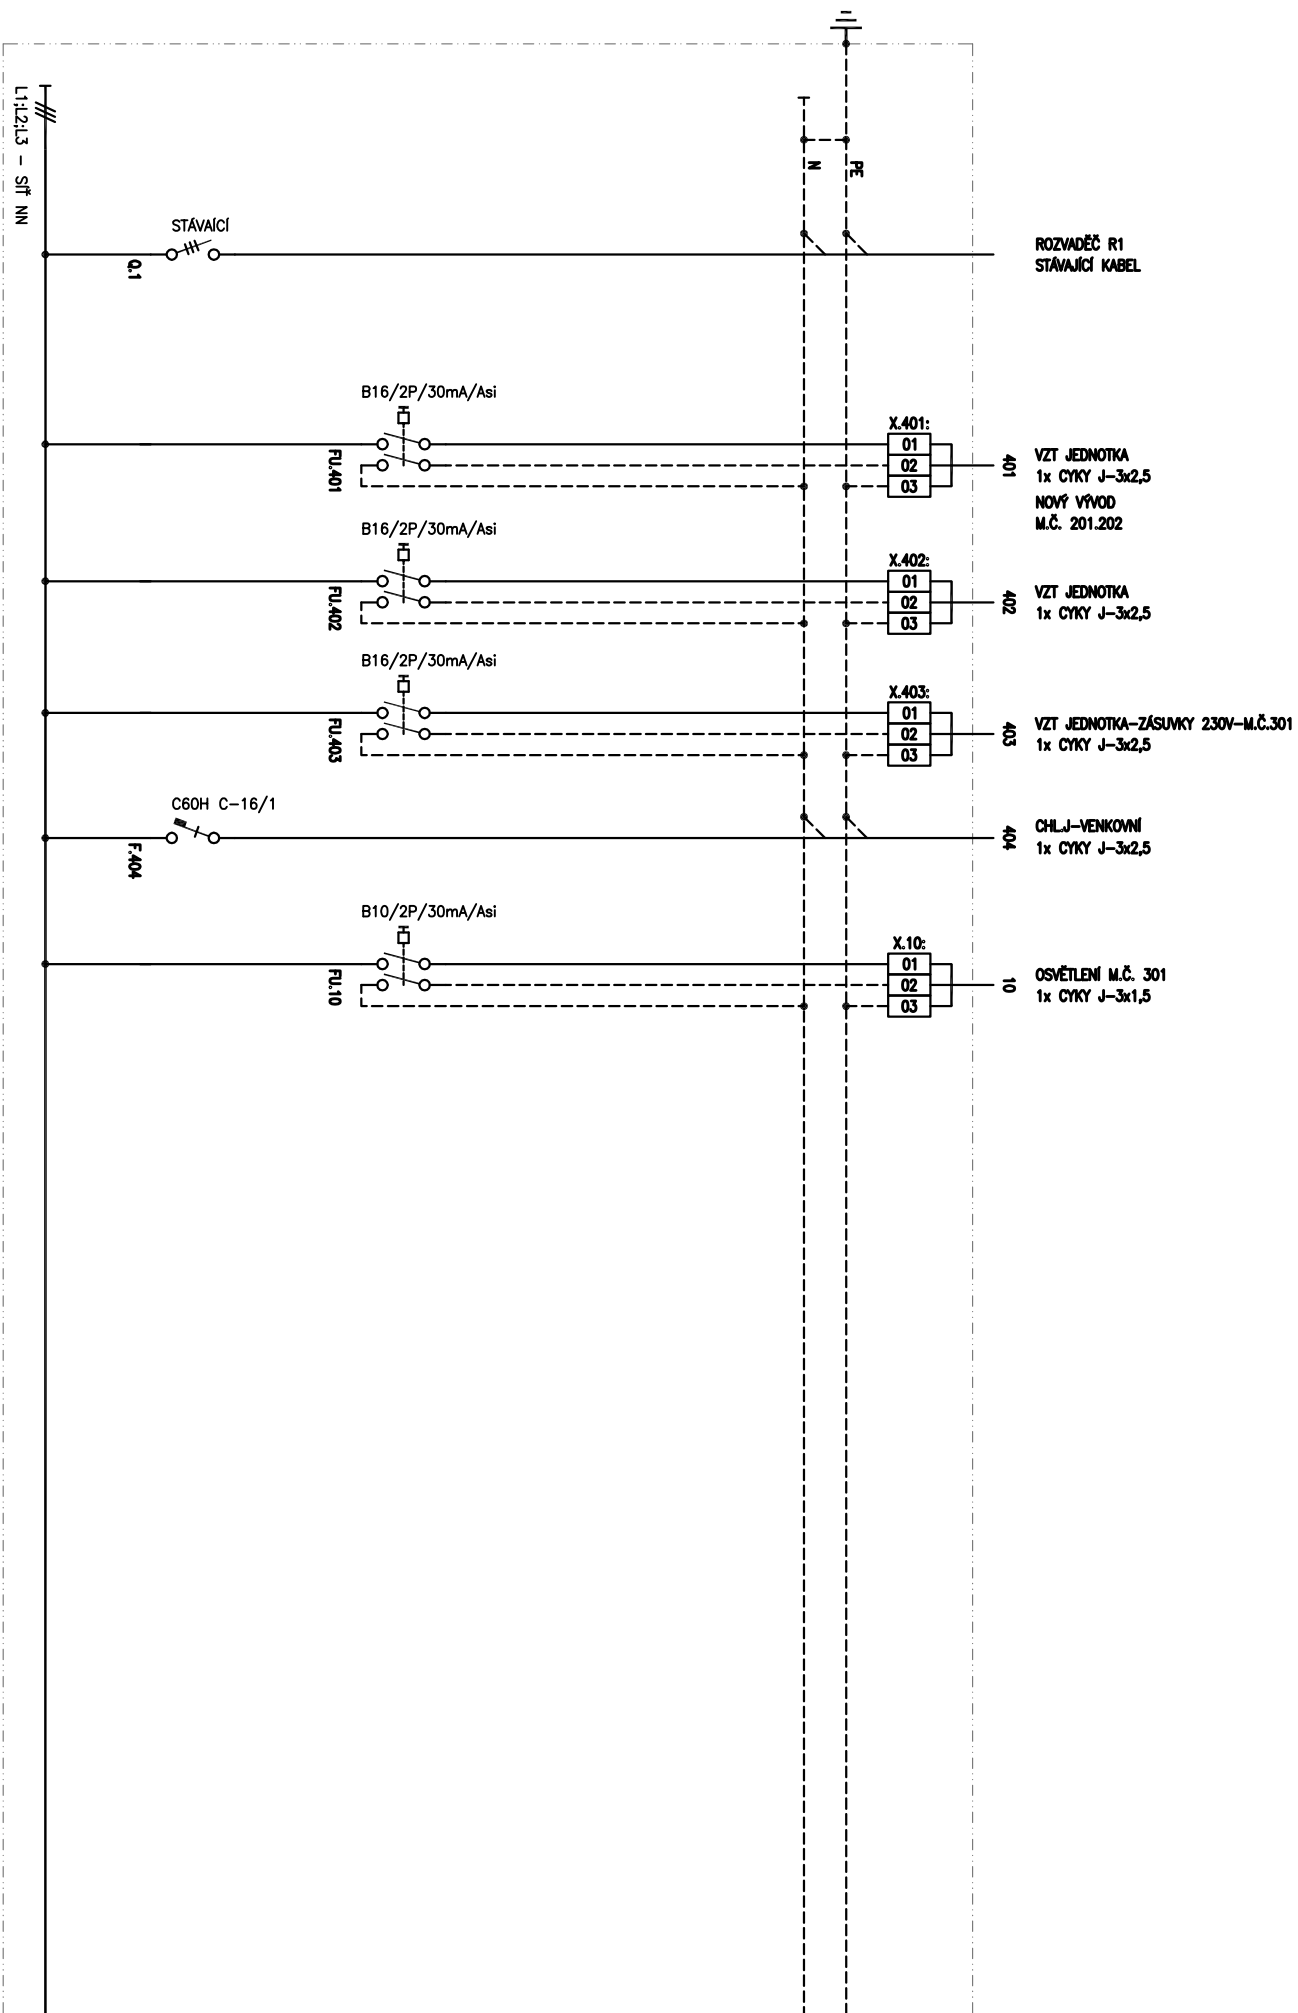

| | | | | | | | | | |
|---|--|----------------|--|---------------------|--|--------------|--|----------------------|--|
| AKCE: | | PROJECT: | | DATE: | | VYPRACOVAL: | | DESIGNER: | |
| ZATEPLENÍ 2. ZÁKLADNÍ ŠKOLY ŽITOMÍRSKÁ 760, ČESKÝ BROD | | | | 11/2018 | | J.Frajkovský | | | |
| NÁZEV VÝKRESU: SCHEMA ROZVADĚČE R2 ELEKTROINSTALACE SILNOPROUD | | DRAWING TITLE: | | VÝKRES ČÍSLO: 06 | | PLAN No: | | VERZ: VERS: | |
| | | | | | | ZM Č. 13 | | STRANA: PAGE: 2/2 | |