



Český Brod, ul. Žitomiřská 760 --2.NP
BOURÁNÍ
1:100

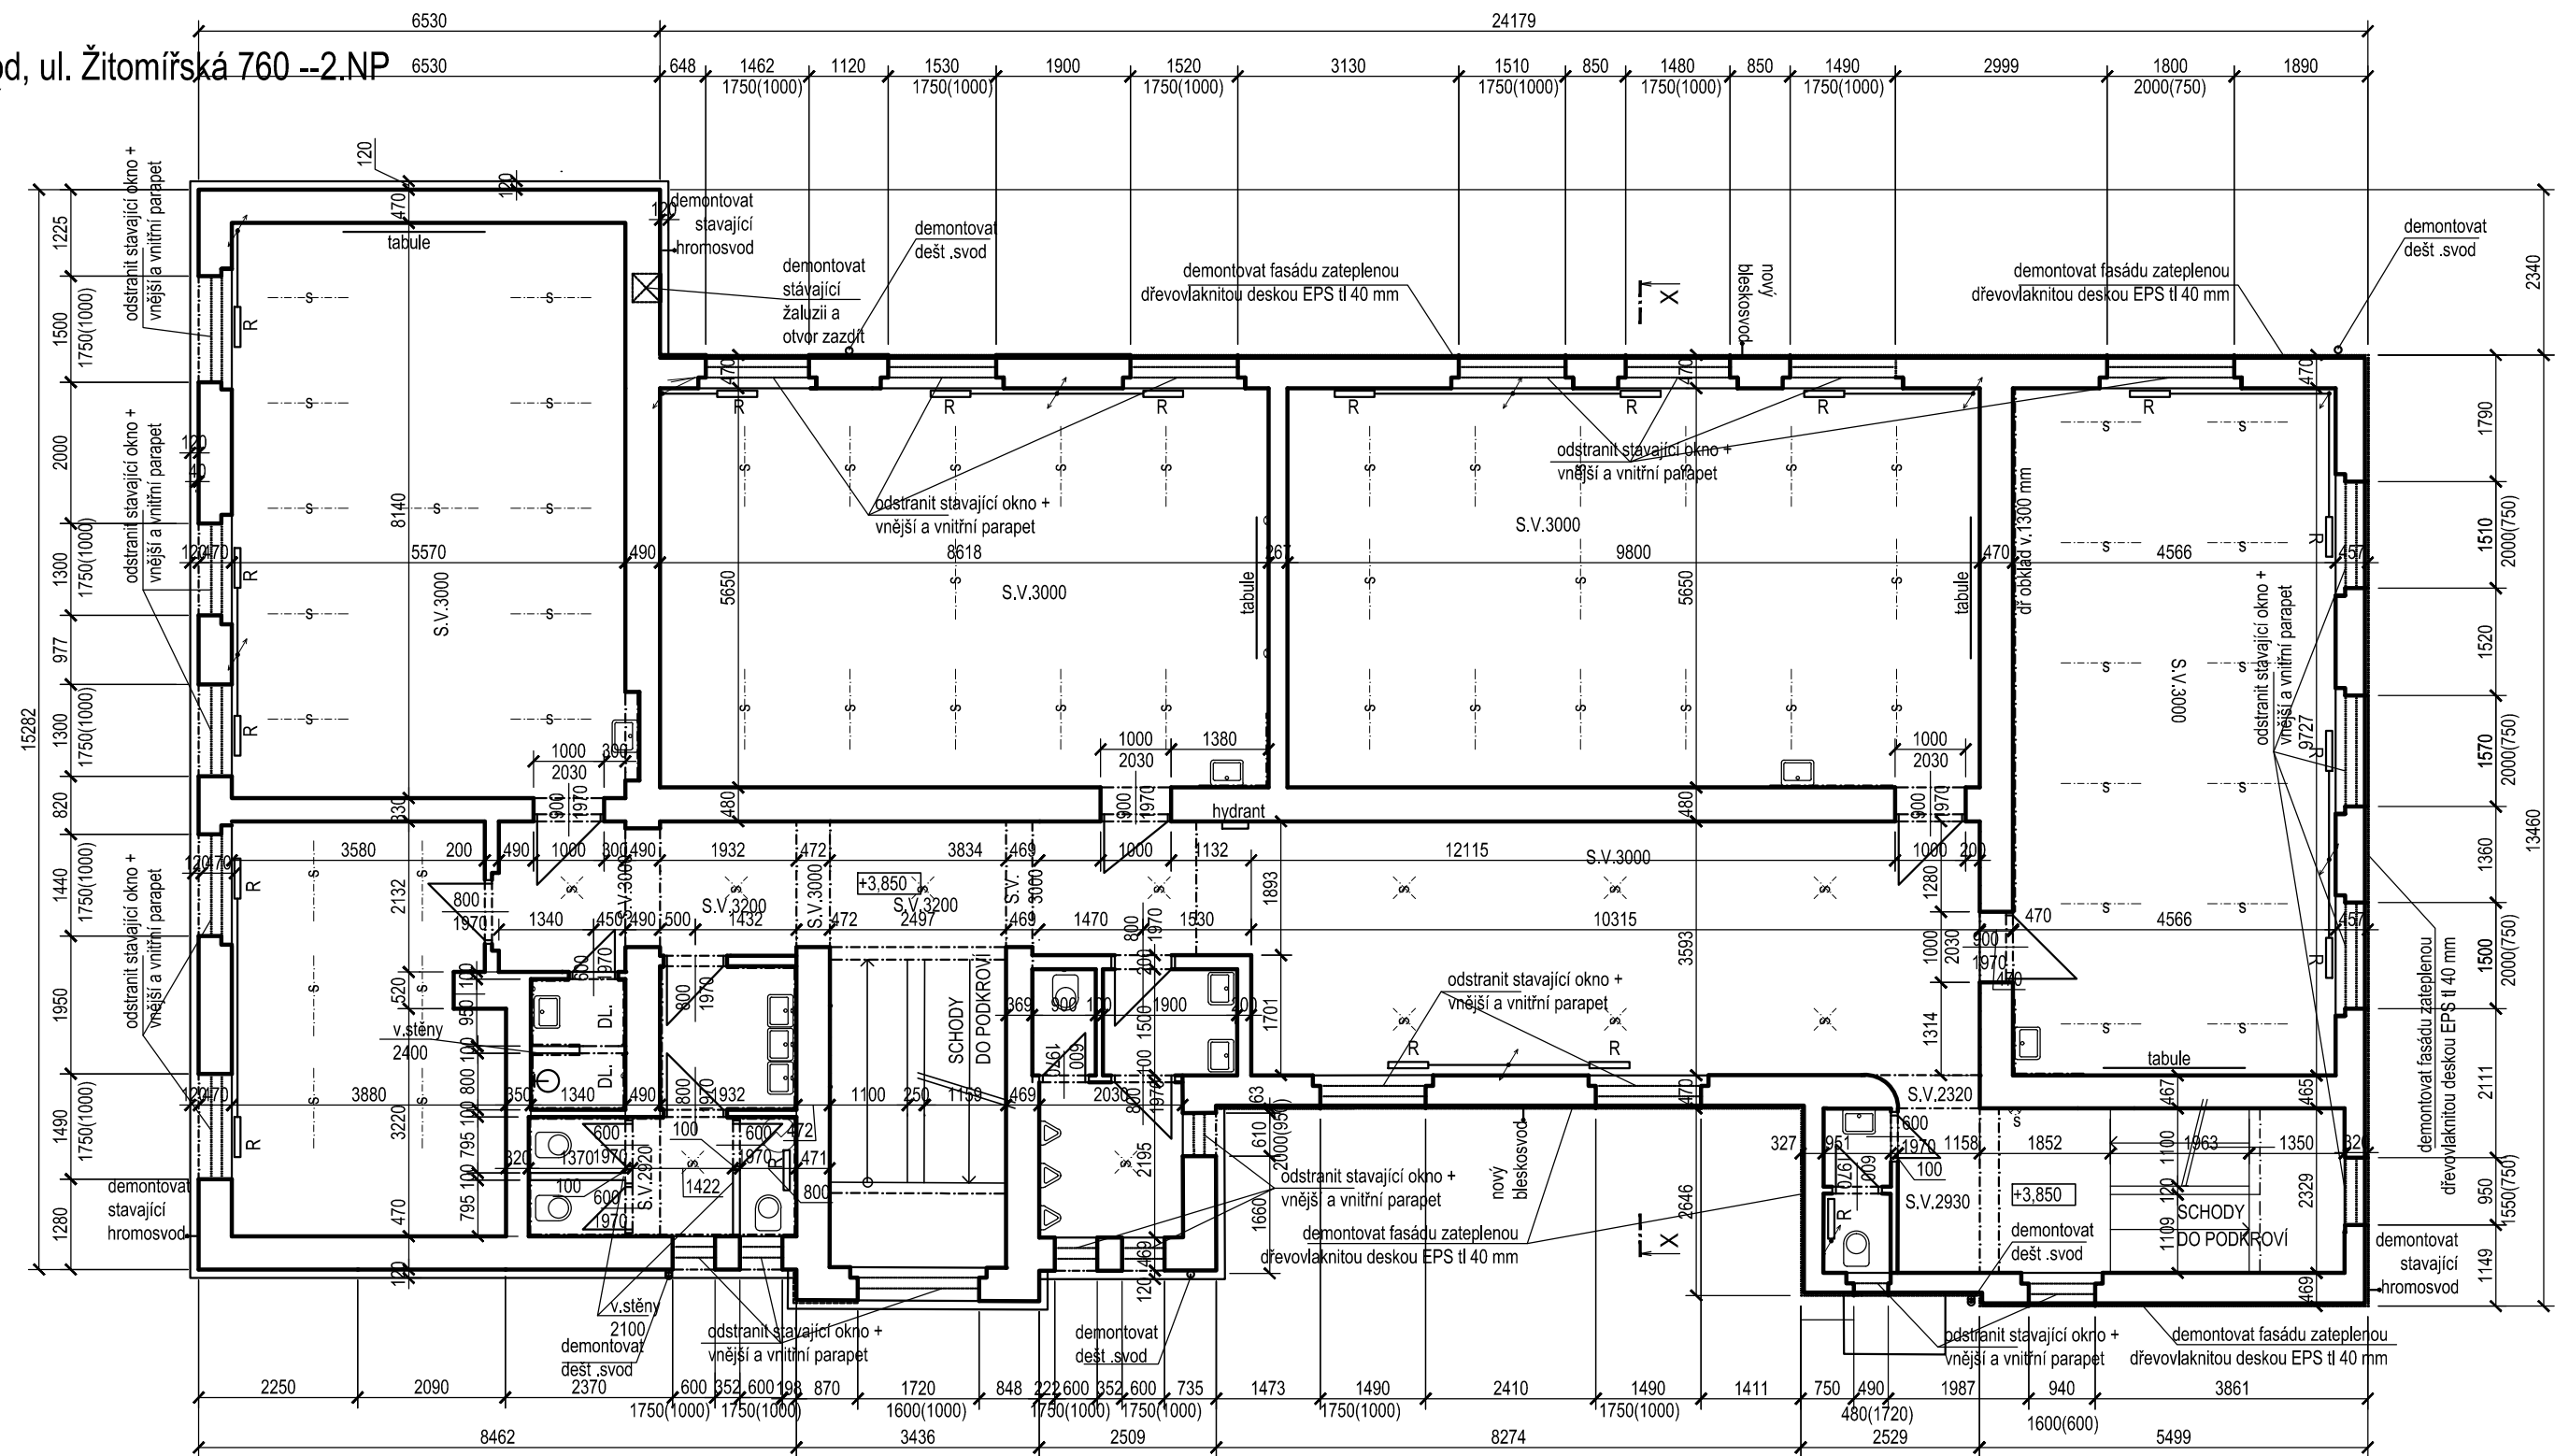

Poznámky:
1, Veškeré klempířské prvky říms vyměnit, kl.prvek demontovat a nahradit novým po provedení nových výplní otvorů

Revitali s.r.o. - projektová kancelář Ing. Martin Stybor, Ph.D. Mechovka 270, 190 14 Praha Klánovice 737 033 707, 281 962 179 www.revitali.cz, revitali@seznam.cz				RAŽÍTKO	
autorizoval: Ing. M.Škoda č.autoriz.: 27757		VYPRACOVAL: Ing. M.Vlas			
Ing.L.Rehak		Tel: 777 789 732			
Ing. M.Škoda		vlasek2@seznam.cz			
OBJEDNATEL: MĚSTO ČESKÝ BROD				DOKUMENTACE: DSP+DPS	
PROJEKT: Český Brod, ul. Žitomířská 760 - Energetická úspora ZŠ Tyršova				ČÍSLO ZAKÁZKY: 2019001	
UMÍSTĚNÍ: Český Brod, Žitomířská 760				MĚŘÍTKO: 1:100	
				DATUM: 06/2019	
				POČET FORMÁTŮ: 2 x A4	
PROJEKT ČÁSTI: D1.1 stavebně architektonické řešení				ČÍS.KOPIE: ČÁST: ČÍS.VÝKR.:	
NÁZEV VÝKRESU: PŮDORYS 2.NP-BOURÁNÍ				03	