


SOUHLASÍM SE
STAVBOU
VESELÁ ALENA
20.9.2022 *lw*

SOUHLASÍM SE
STAVBOU
PARKOVÁ LOKALITA
20.9.22 *lw*

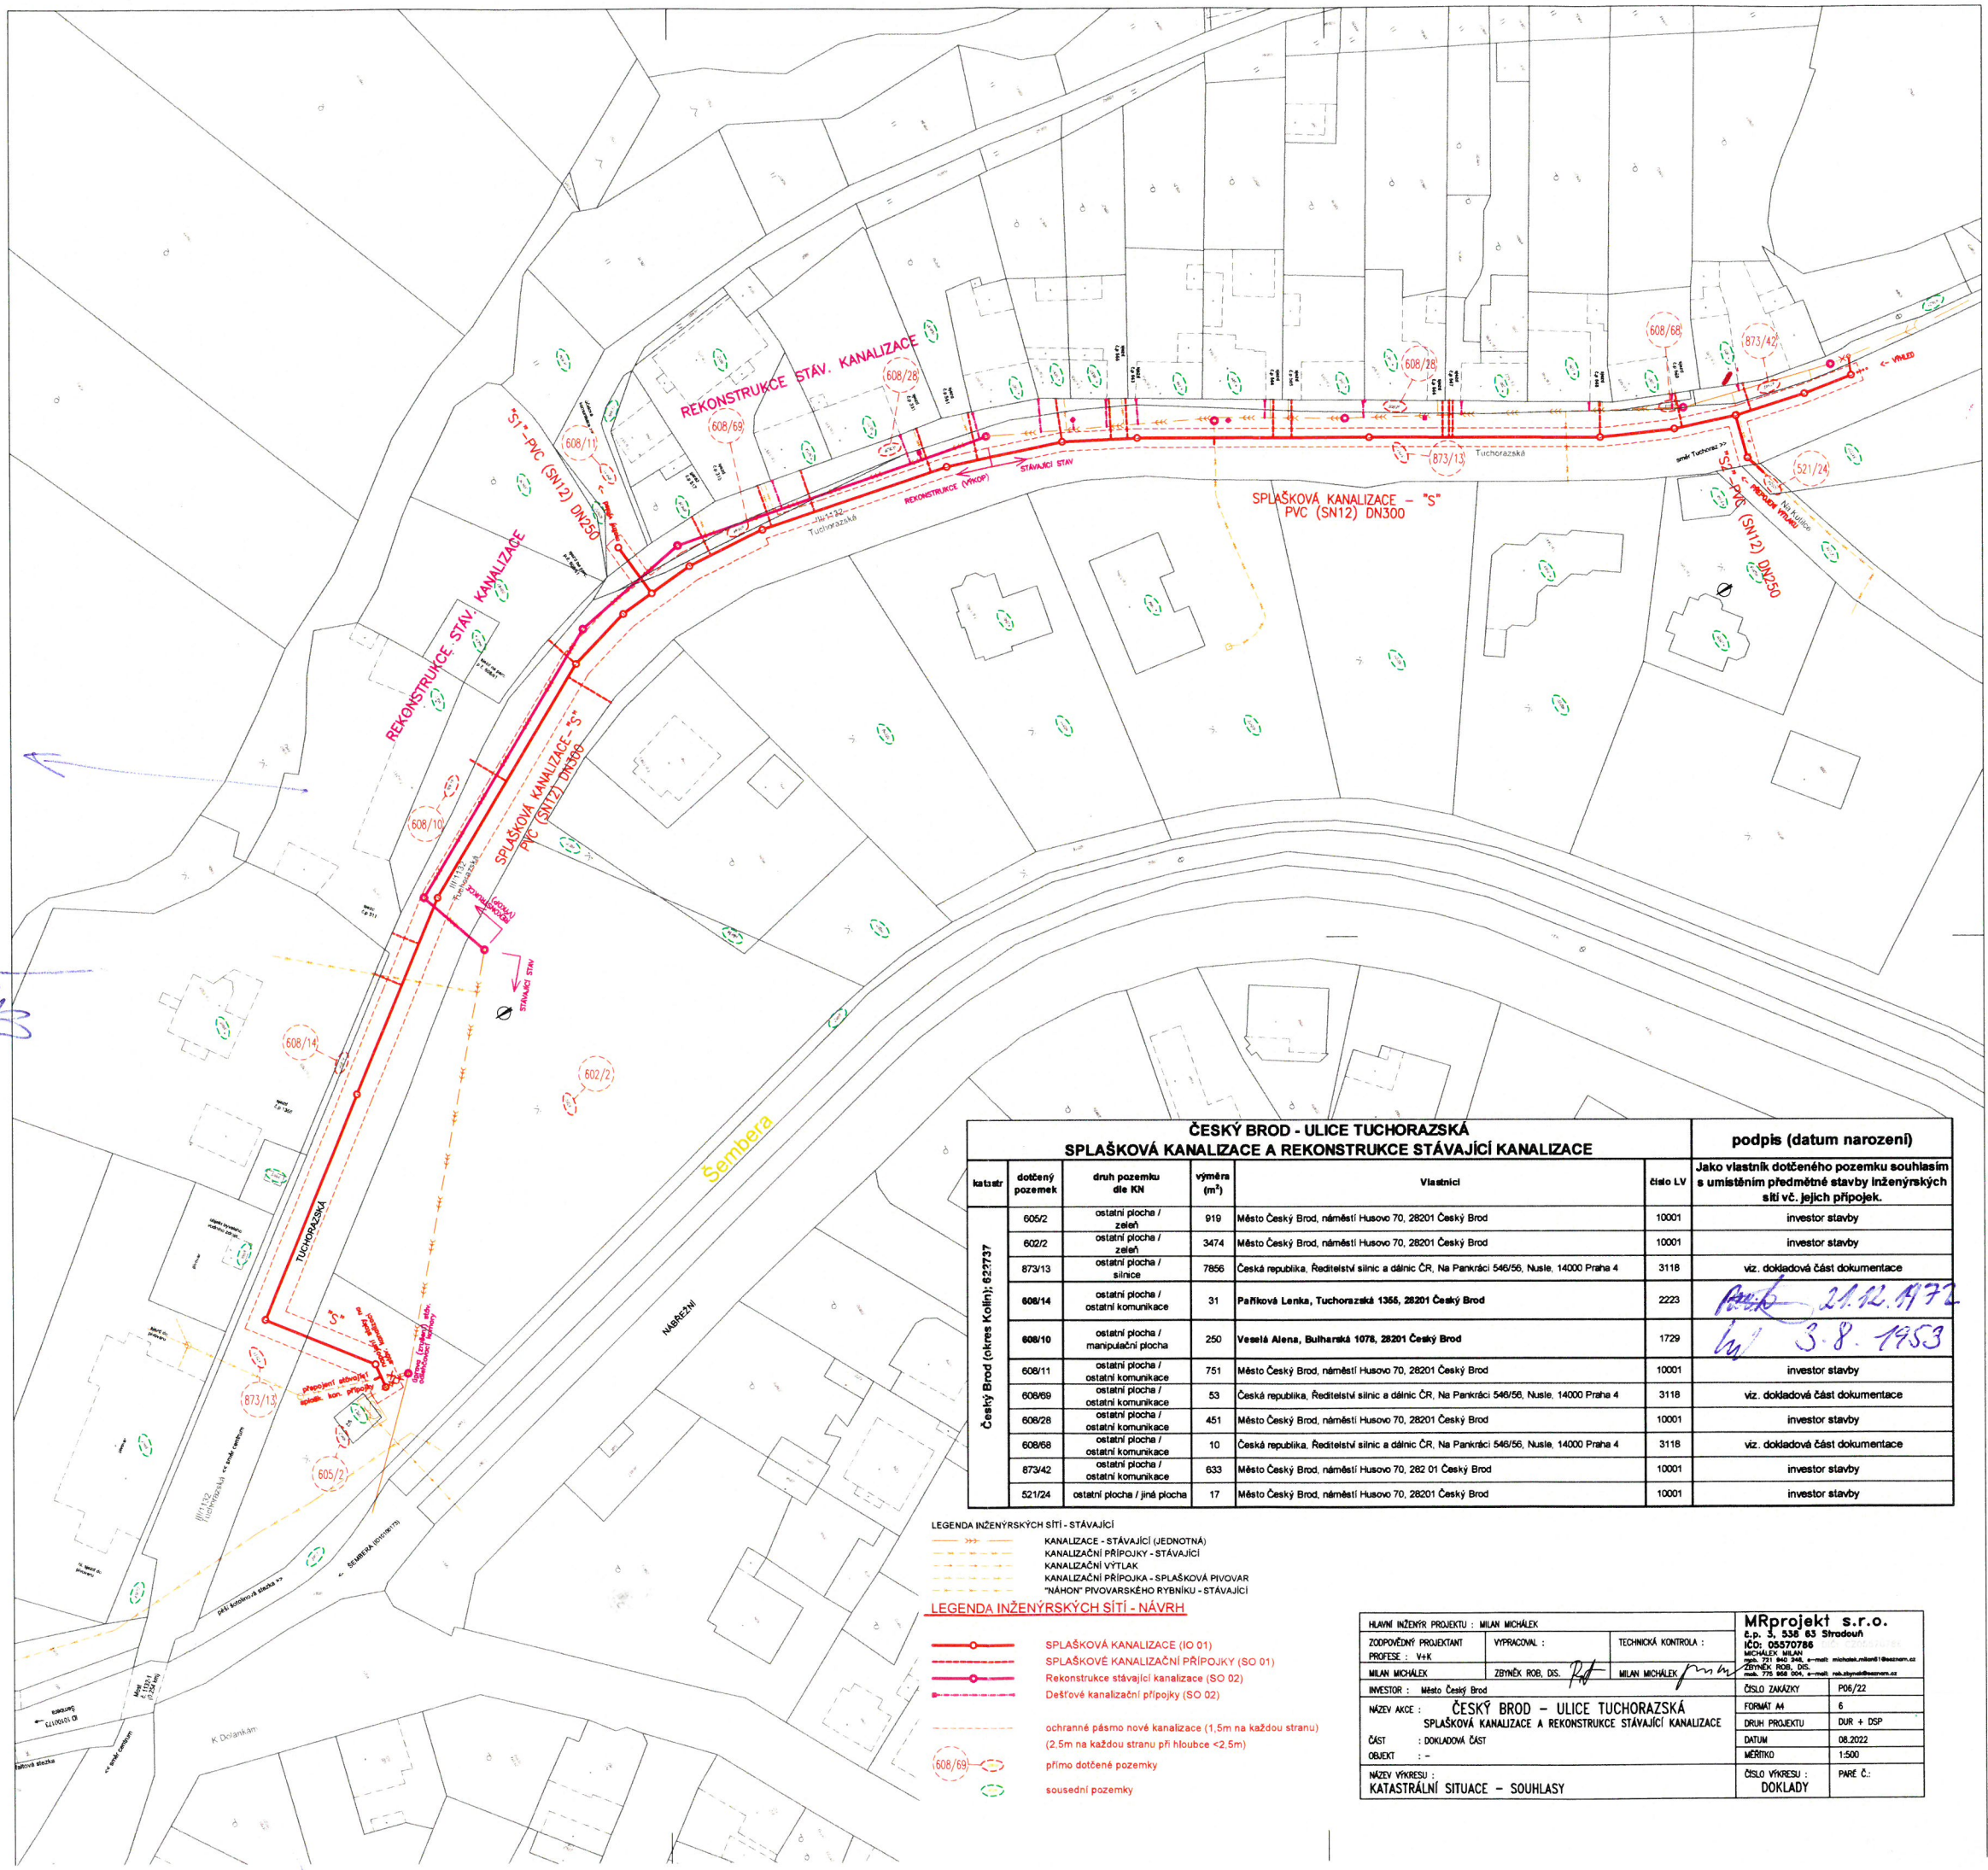

ČESKÝ BROD - ULICE TUCHORAZSKÁ SPLAŠKOVÁ KANALIZACE A REKONSTRUKCE STÁVAJÍCÍ KANALIZACE						podpis (datum narození)
katastr	dotčený pozemek	druh pozemku dle KN	výměra (m ²)	Vlastníci	číslo LV	Jako vlastník dotčeného pozemku souhlasím s umístěním předmětné stavby inženýrských sítí vč. jejich přípojek.
Český Brod (okres Kolín): 627373	605/2	ostatní plocha / zeleň	919	Město Český Brod, náměstí Husovo 70, 28201 Český Brod	10001	investor stavby
	602/2	ostatní plocha / zeleň	3474	Město Český Brod, náměstí Husovo 70, 28201 Český Brod	10001	investor stavby
	873/13	ostatní plocha / silnice	7856	Česká republika, Ředitelství silnic a dálnic ČR, Na Pankráci 546/56, Nusle, 14000 Praha 4	3118	viz. doložková část dokumentace
	608/14	ostatní plocha / ostatní komunikace	31	Parková Lenka, Tuchorazská 1356, 28201 Český Brod	2223	<i>lw</i> 21.12.1972
	608/10	ostatní plocha / manipulační plocha	250	Veselá Alena, Bulharská 1078, 28201 Český Brod	1729	<i>lw</i> 3.8.1953
	608/11	ostatní plocha / ostatní komunikace	751	Město Český Brod, náměstí Husovo 70, 28201 Český Brod	10001	investor stavby
	608/69	ostatní plocha / ostatní komunikace	53	Česká republika, Ředitelství silnic a dálnic ČR, Na Pankráci 546/56, Nusle, 14000 Praha 4	3118	viz. doložková část dokumentace
	608/28	ostatní plocha / ostatní komunikace	451	Město Český Brod, náměstí Husovo 70, 28201 Český Brod	10001	investor stavby
	608/68	ostatní plocha / ostatní komunikace	10	Česká republika, Ředitelství silnic a dálnic ČR, Na Pankráci 546/56, Nusle, 14000 Praha 4	3118	viz. doložková část dokumentace
	873/42	ostatní plocha / ostatní komunikace	633	Město Český Brod, náměstí Husovo 70, 282 01 Český Brod	10001	investor stavby
	521/24	ostatní plocha / jiná plocha	17	Město Český Brod, náměstí Husovo 70, 28201 Český Brod	10001	investor stavby

LEGENDA INŽENÝRSKÝCH SÍTÍ - STÁVAJÍCÍ
KANALIZACE - STÁVAJÍCÍ (JEDNOTNÁ)
KANALIZAČNÍ PŘÍPOJKY - STÁVAJÍCÍ
KANALIZAČNÍ VÝTLAK
KANALIZAČNÍ PŘÍPOJKA - SPLAŠKOVÁ PIVOVAR
NÁHON PIVOVARSKÉHO RYBNÍKU - STÁVAJÍCÍ

LEGENDA INŽENÝRSKÝCH SÍTÍ - NÁVRH

- SPLAŠKOVÁ KANALIZACE (IO 01)
- SPLAŠKOVÉ KANALIZAČNÍ PŘÍPOJKY (SO 01)
- Rekonstrukce stávající kanalizace (SO 02)
- Dešťové kanalizační přípojký (SO 02)
- ochranné pásmo nové kanalizace (1,5m na každou stranu) (2,5m na každou stranu při hloubce <2,5m)
- přímo dotčené pozemky
- sousední pozemky

HLAVNÍ INŽENÝR PROJEKTU : MILAN MIČÁLEK		MRprojekt s.r.o. Č.p. 3, 336 63 Strakonice IČO: 05570786 MICHÁLEK MILAN Ing. 721 440 346, e-mail: milan.michalek@mrprojekt.cz	
ZOPOVEDNÝ PROJEKTANT	VÝPRAVOVAL :	TECHNICKÁ KONTROLA :	
PROFESE : V+K	ZBYNĚK ROB. DIS.	MILAN MIČÁLEK	ČÍSLO ZAKÁZKY : PO6/22
INVESTOR : Město Český Brod	ČESKÝ BROD - ULICE TUCHORAZSKÁ SPLAŠKOVÁ KANALIZACE A REKONSTRUKCE STÁVAJÍCÍ KANALIZACE		FORMÁT A4
NAZEV AKCE :	SPLAŠKOVÁ KANALIZACE A REKONSTRUKCE STÁVAJÍCÍ KANALIZACE		DRUH PROJEKTU : DUR + DSP
ČÁST : DOKLADOVÁ ČÁST			DATUM : 08.2022
OBJEKT : -			MĚŘÍTKO : 1:500
NAZEV VÝKRESU :	KATASTRÁLNÍ SITUACE - SOUHLASY		ČÍSLO VÝKRESU : DOKLADY
			PÁŘÍ Č. :