



# NOVÝ VODOJEM A REKONSTRUKCE STÁVAJÍCÍHO ČESKÝ BROD


PŮDORYS 1 : 50

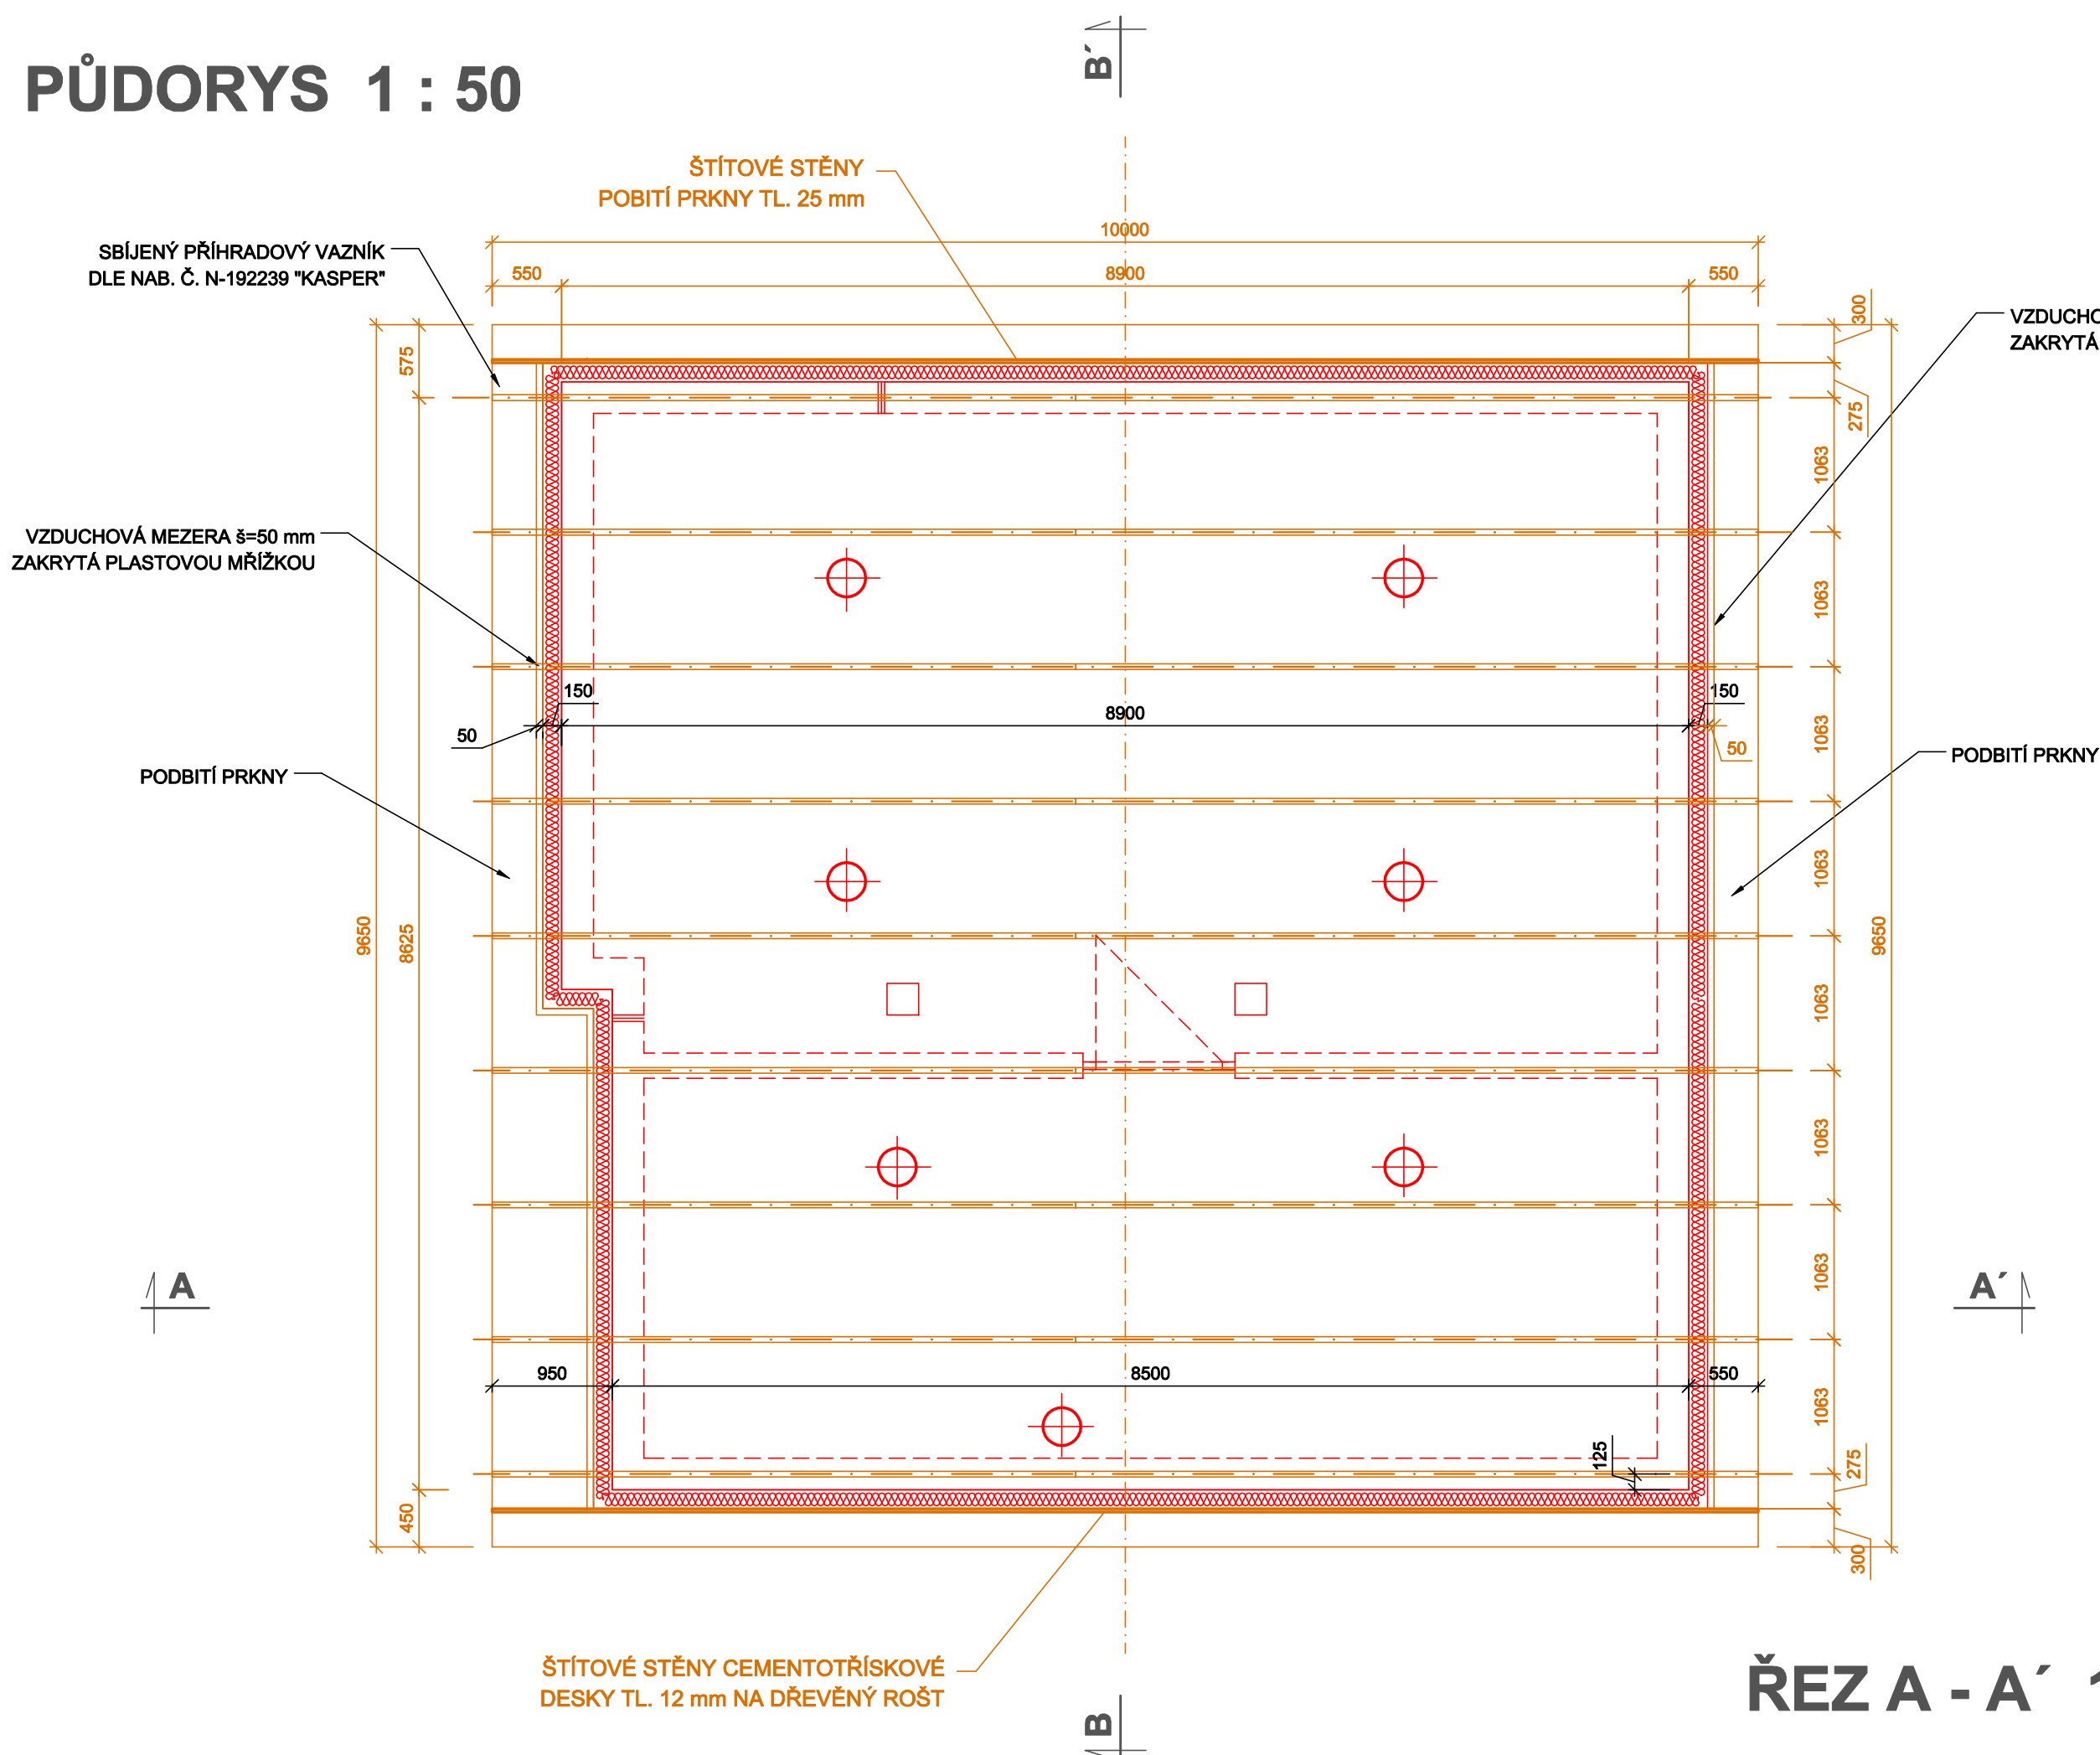

STATICKÝ VÝPOČET

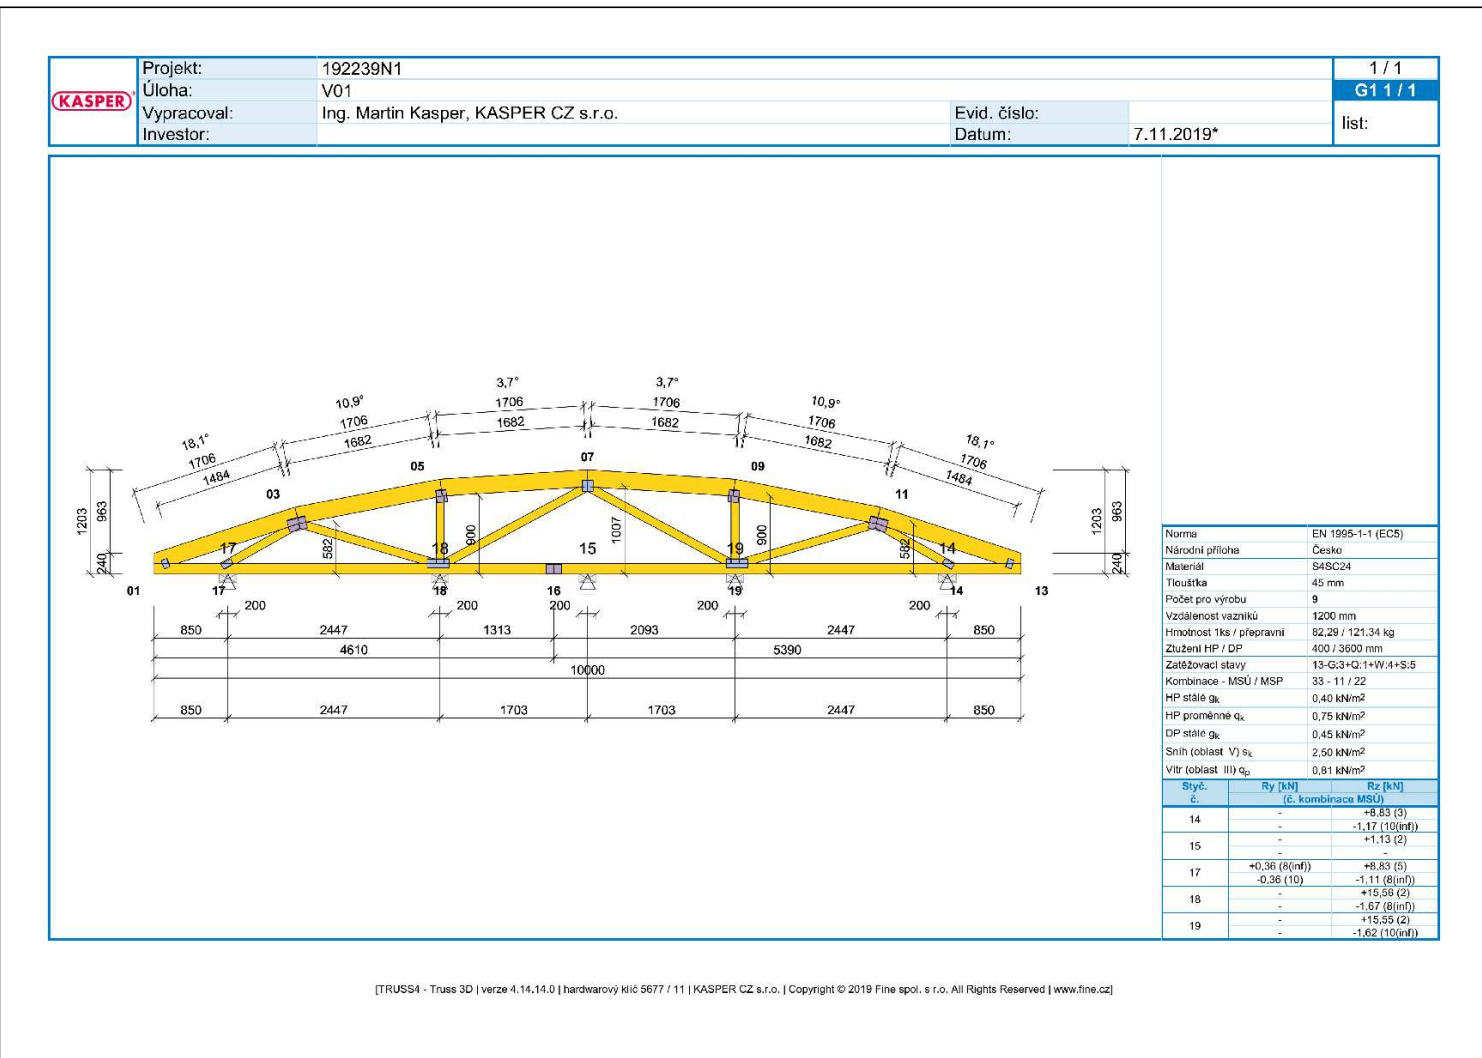


ŘEZ A - A' 1 : 50

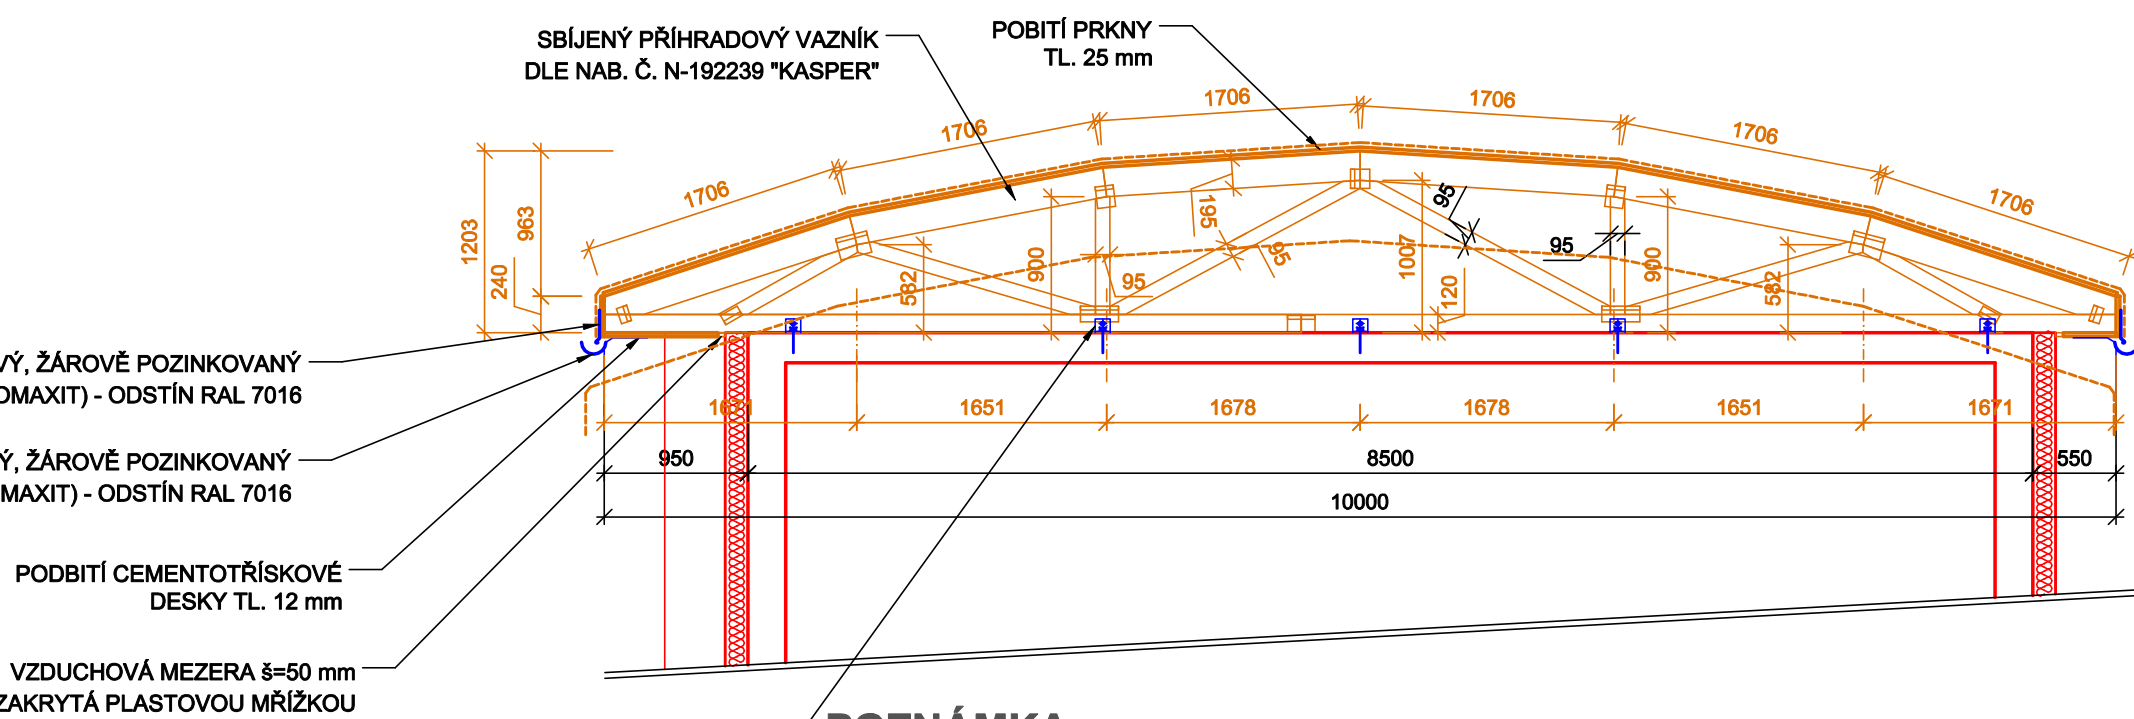

POZNÁMKA :

- VAZNÍKY BUDOU PROVEDENY ZE ČTYŘSTRANNĚ HOBLOVANÉHO TEPELNĚ UPRAVENÉHO ŘEZIVA S POZINKOVANÝMI STYČNÍKOVÝMI DESKAMI
- VEŠKERÉ DŘEVĚNÉ PRVKY KONSTRUKCE I ZÁKLOPU BUDOU OŠETŘENY 2 x PROTIPLÍŠŇOVÝM NÁTĚREM
- DETAILS NABÍDKY VIZ PŘ.Č. D.1.1 - 01

ŘEZ B - B' 1 : 50

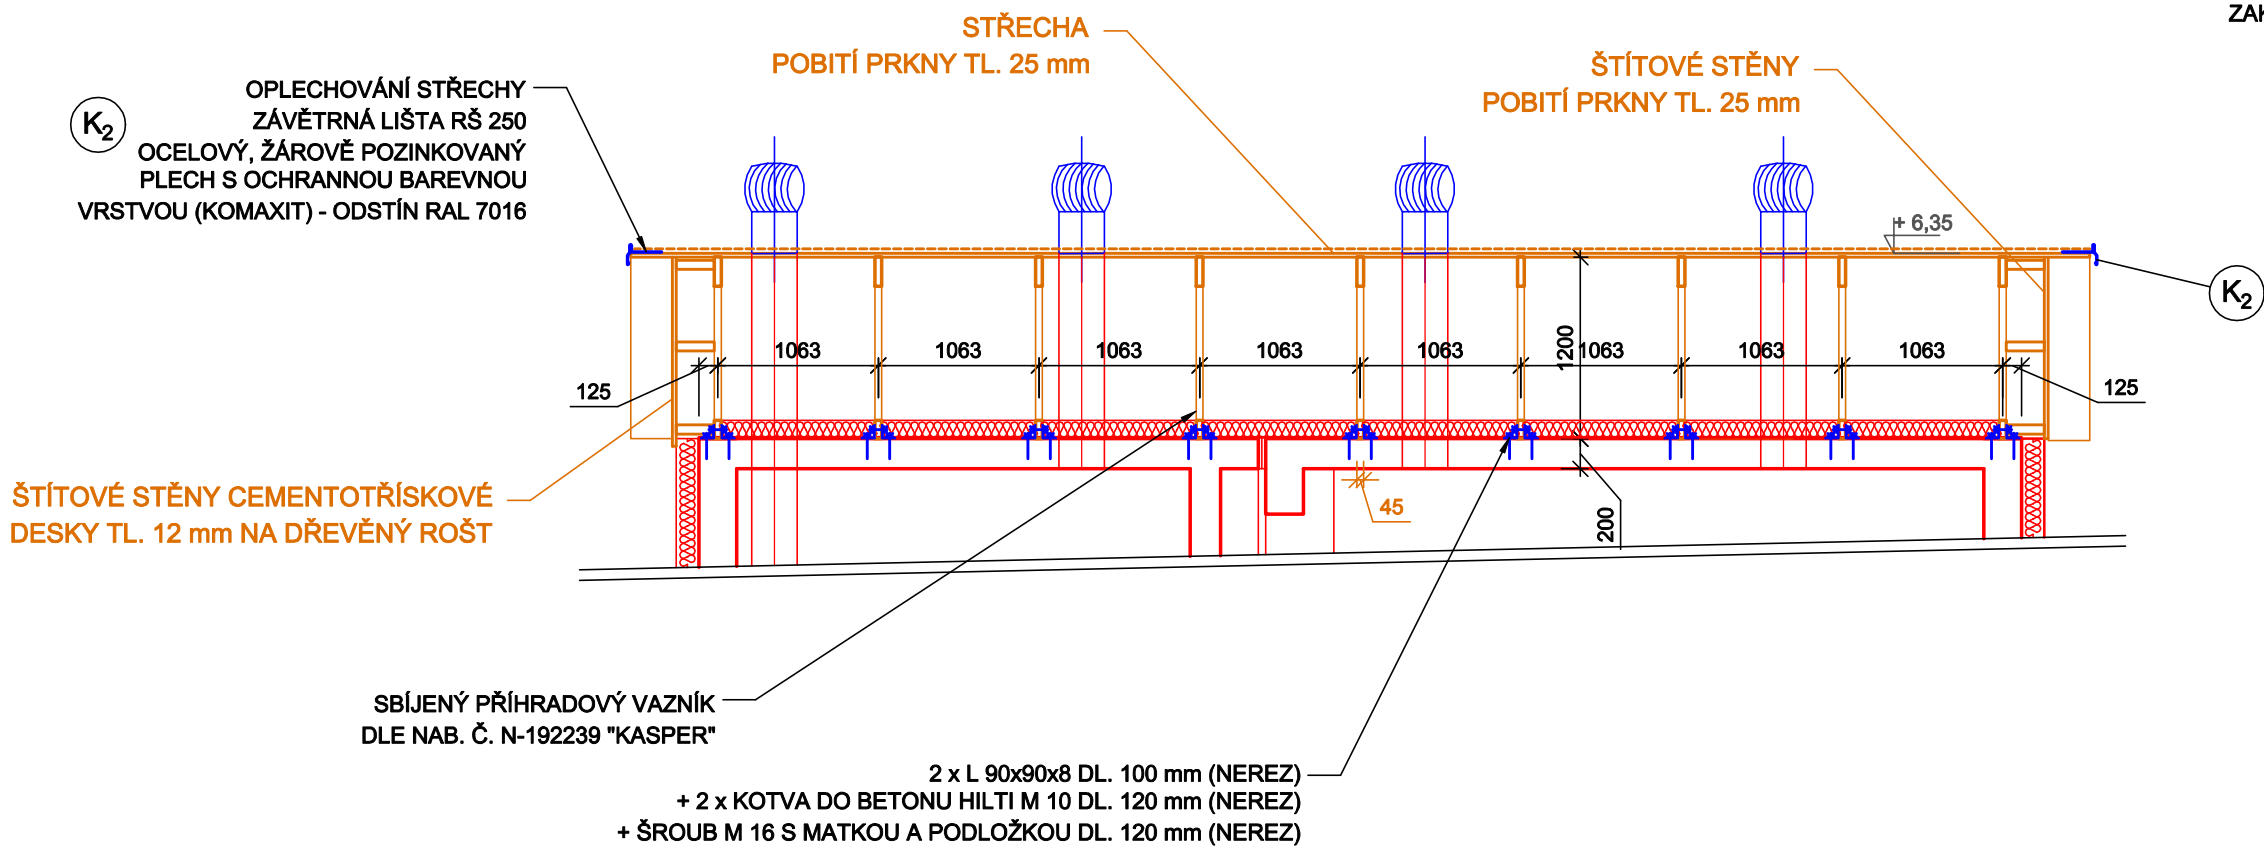

<b>VIS</b> Vodohospodářsko-inženýrské služby spol. s r. o., Na Sřezině 1079, 500 03 Hradec Králové tel.: 495 076 011, fax: 495 541 342, e-mail: vis@vishk.cz			
DOKUMENTACE PRO PROVEDENÍ STAVBY			
HLAVNÍ ING. PROJEKTU ING. FOREJTEK J.	ZODP. PROJEKTANT ING. PŘÍVRATSKÝ	PROJEKTANT ING.FOREJTEK J.	KONTROLOVAL ING. PŘÍVRATSKÝ
INVESTOR MĚSTO ČESKÝ BROD	OBJEDNATEL MĚSTO ČESKÝ BROD		FORMÁT 8 A4
KRAJ STŘEDOČESKÝ	OBEC ČESKÝ BROD	Č. ZAK. 07417 - 360	DATUM 11/19
AKCE NOVÝ VODOJEM A REKONSTRUKCE STÁVAJÍCÍHO VODOJEMU ČESKÝ BROD			STUPEŇ DPS
PŘÍLOHA VÝKRES KROVU			Č. ZAK. 07417
TENTO VÝKRES A JEHO PŘÍLOHY JSOU NAŠIM DUŠEVNÍM VLASTNICTVÍM, NESMÍ BÝT BEZ NAŠEHO PŘEDCHOZÍHO PÍSEMNÉHO SOUHLASU KOPIROVÁNY, ROZMNOŽOVÁNY ANI ZPŘÍSTUPNĚNY JINÝM OSOBÁM NEBO FIRMÁM			MĚŘÍTKO 1:50
			ČÍSLO PŘÍLOHY D.1.1.1-10