


NOVÝ VODOJEM A REKONSTRUKCE STÁVAJÍCÍHO ČESKÝ BROD

PŮDORYSNÝ ŘEZ III. - III.´ 1 : 50

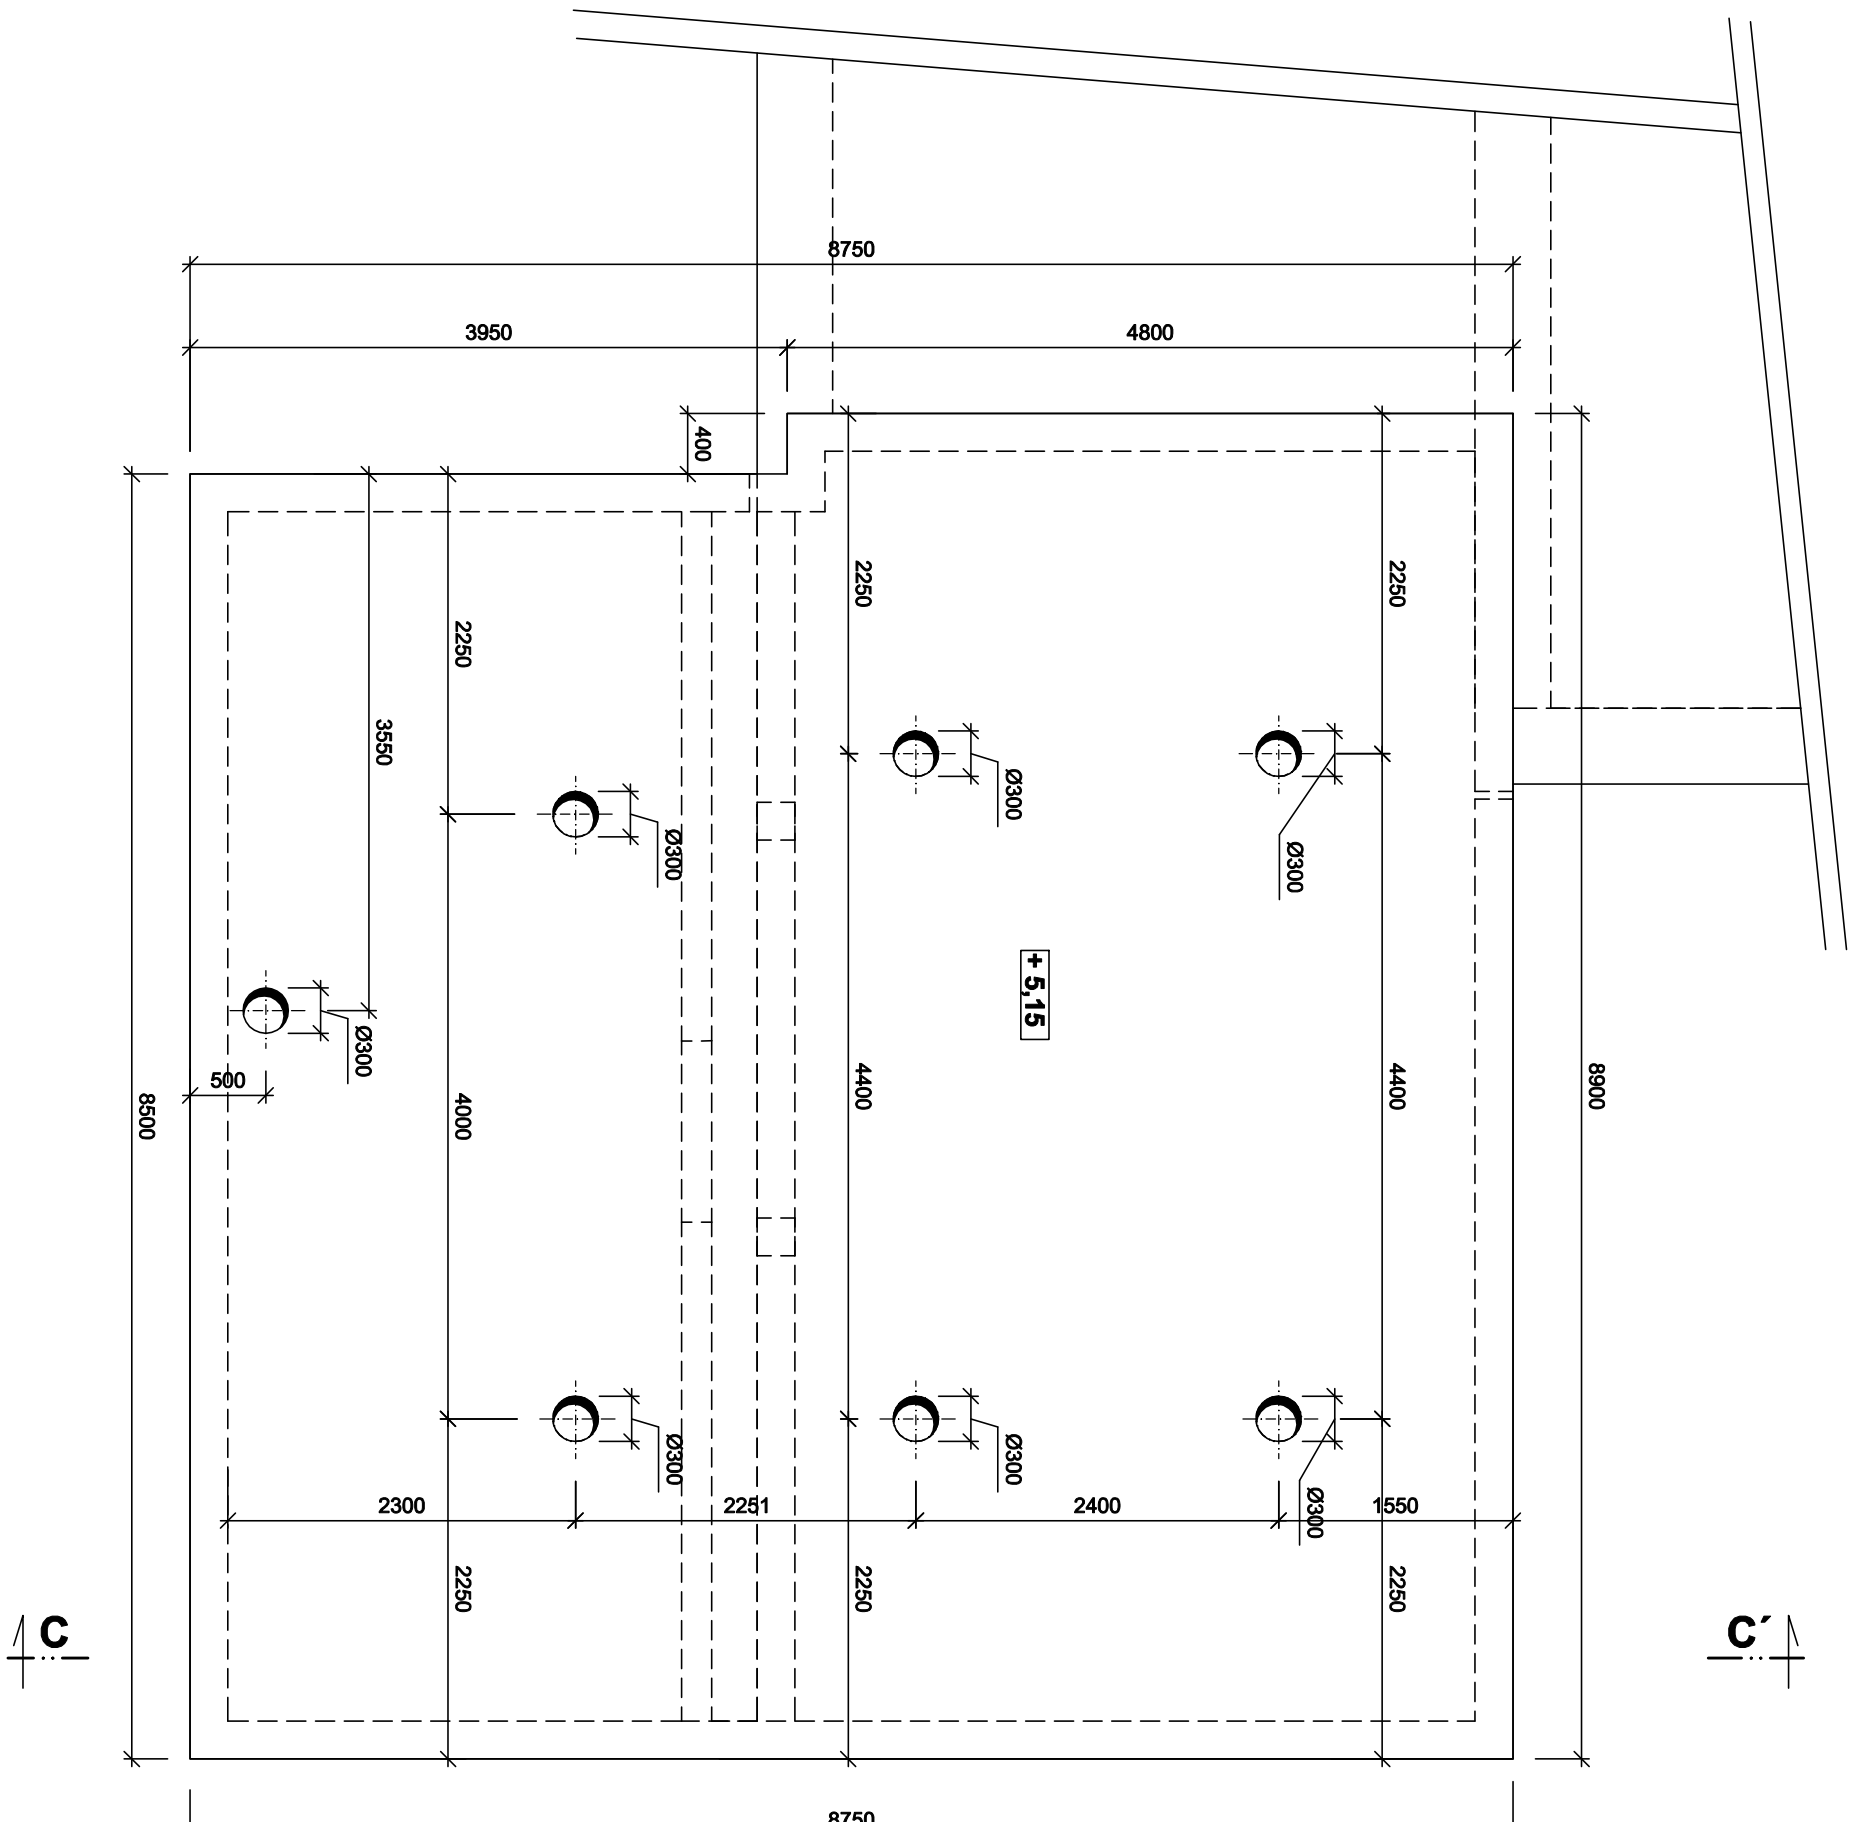

Vodohospodářsko-inženýrské služby spol. s r. o., Na Sřezné 1079, 500 03 Hradec Králové
tel.: 495 076 011, fax: 495 541 342, e-mail: vis@vishk.cz

DOKUMENTACE PRO PROVEDENÍ STAVBY

HLAVNÍ ING. PROJEKTU ING. FOREJTEK J.	ZODP. PROJEKTANT ING. PŘIVRATSKÝ	PROJEKTANT ING. FOREJTEK J.	KONTROLOVAL ING. PŘIVRATSKÝ
INVESTOR MĚSTO ČESKÝ BROD	OBJEDNATEL MĚSTO ČESKÝ BROD		FORMÁT 4 A4
KRAJ STŘEDOČESKÝ	OBEC ČESKÝ BROD		DATUM 11/19
AKCE NOVÝ VODOJEM A REKONSTRUKCE STÁVAJÍCÍHO VODOJEMU ČESKÝ BROD			STUPEŇ DPS
			Č. ZAK. 07417 - 360
			ARCH. Č. 07417
			MĚŘÍTKO 1:50
			ČÍSLO PŘÍLOHY
PŘÍLOHA VÝKRES TVARU - PŮDORYSNÝ ŘEZ III. - III.´			D.1.1.1 - 16

TENTO VÝKRES A JEHO PŘÍLOHY JSOU NAŠÍM DUŠEVNÍM VLASTNICTVÍM, NESMÍ BÝT BEZ NAŠEHO PŘEDCHOZÍHO
PISEMNÉHO SOUHLASU KOPÍROVÁNY, ROZMNOŽOVÁNY ANI ZPŘÍSTUPNĚNY JINÝM OSOBÁM NEBO FIRMÁM