


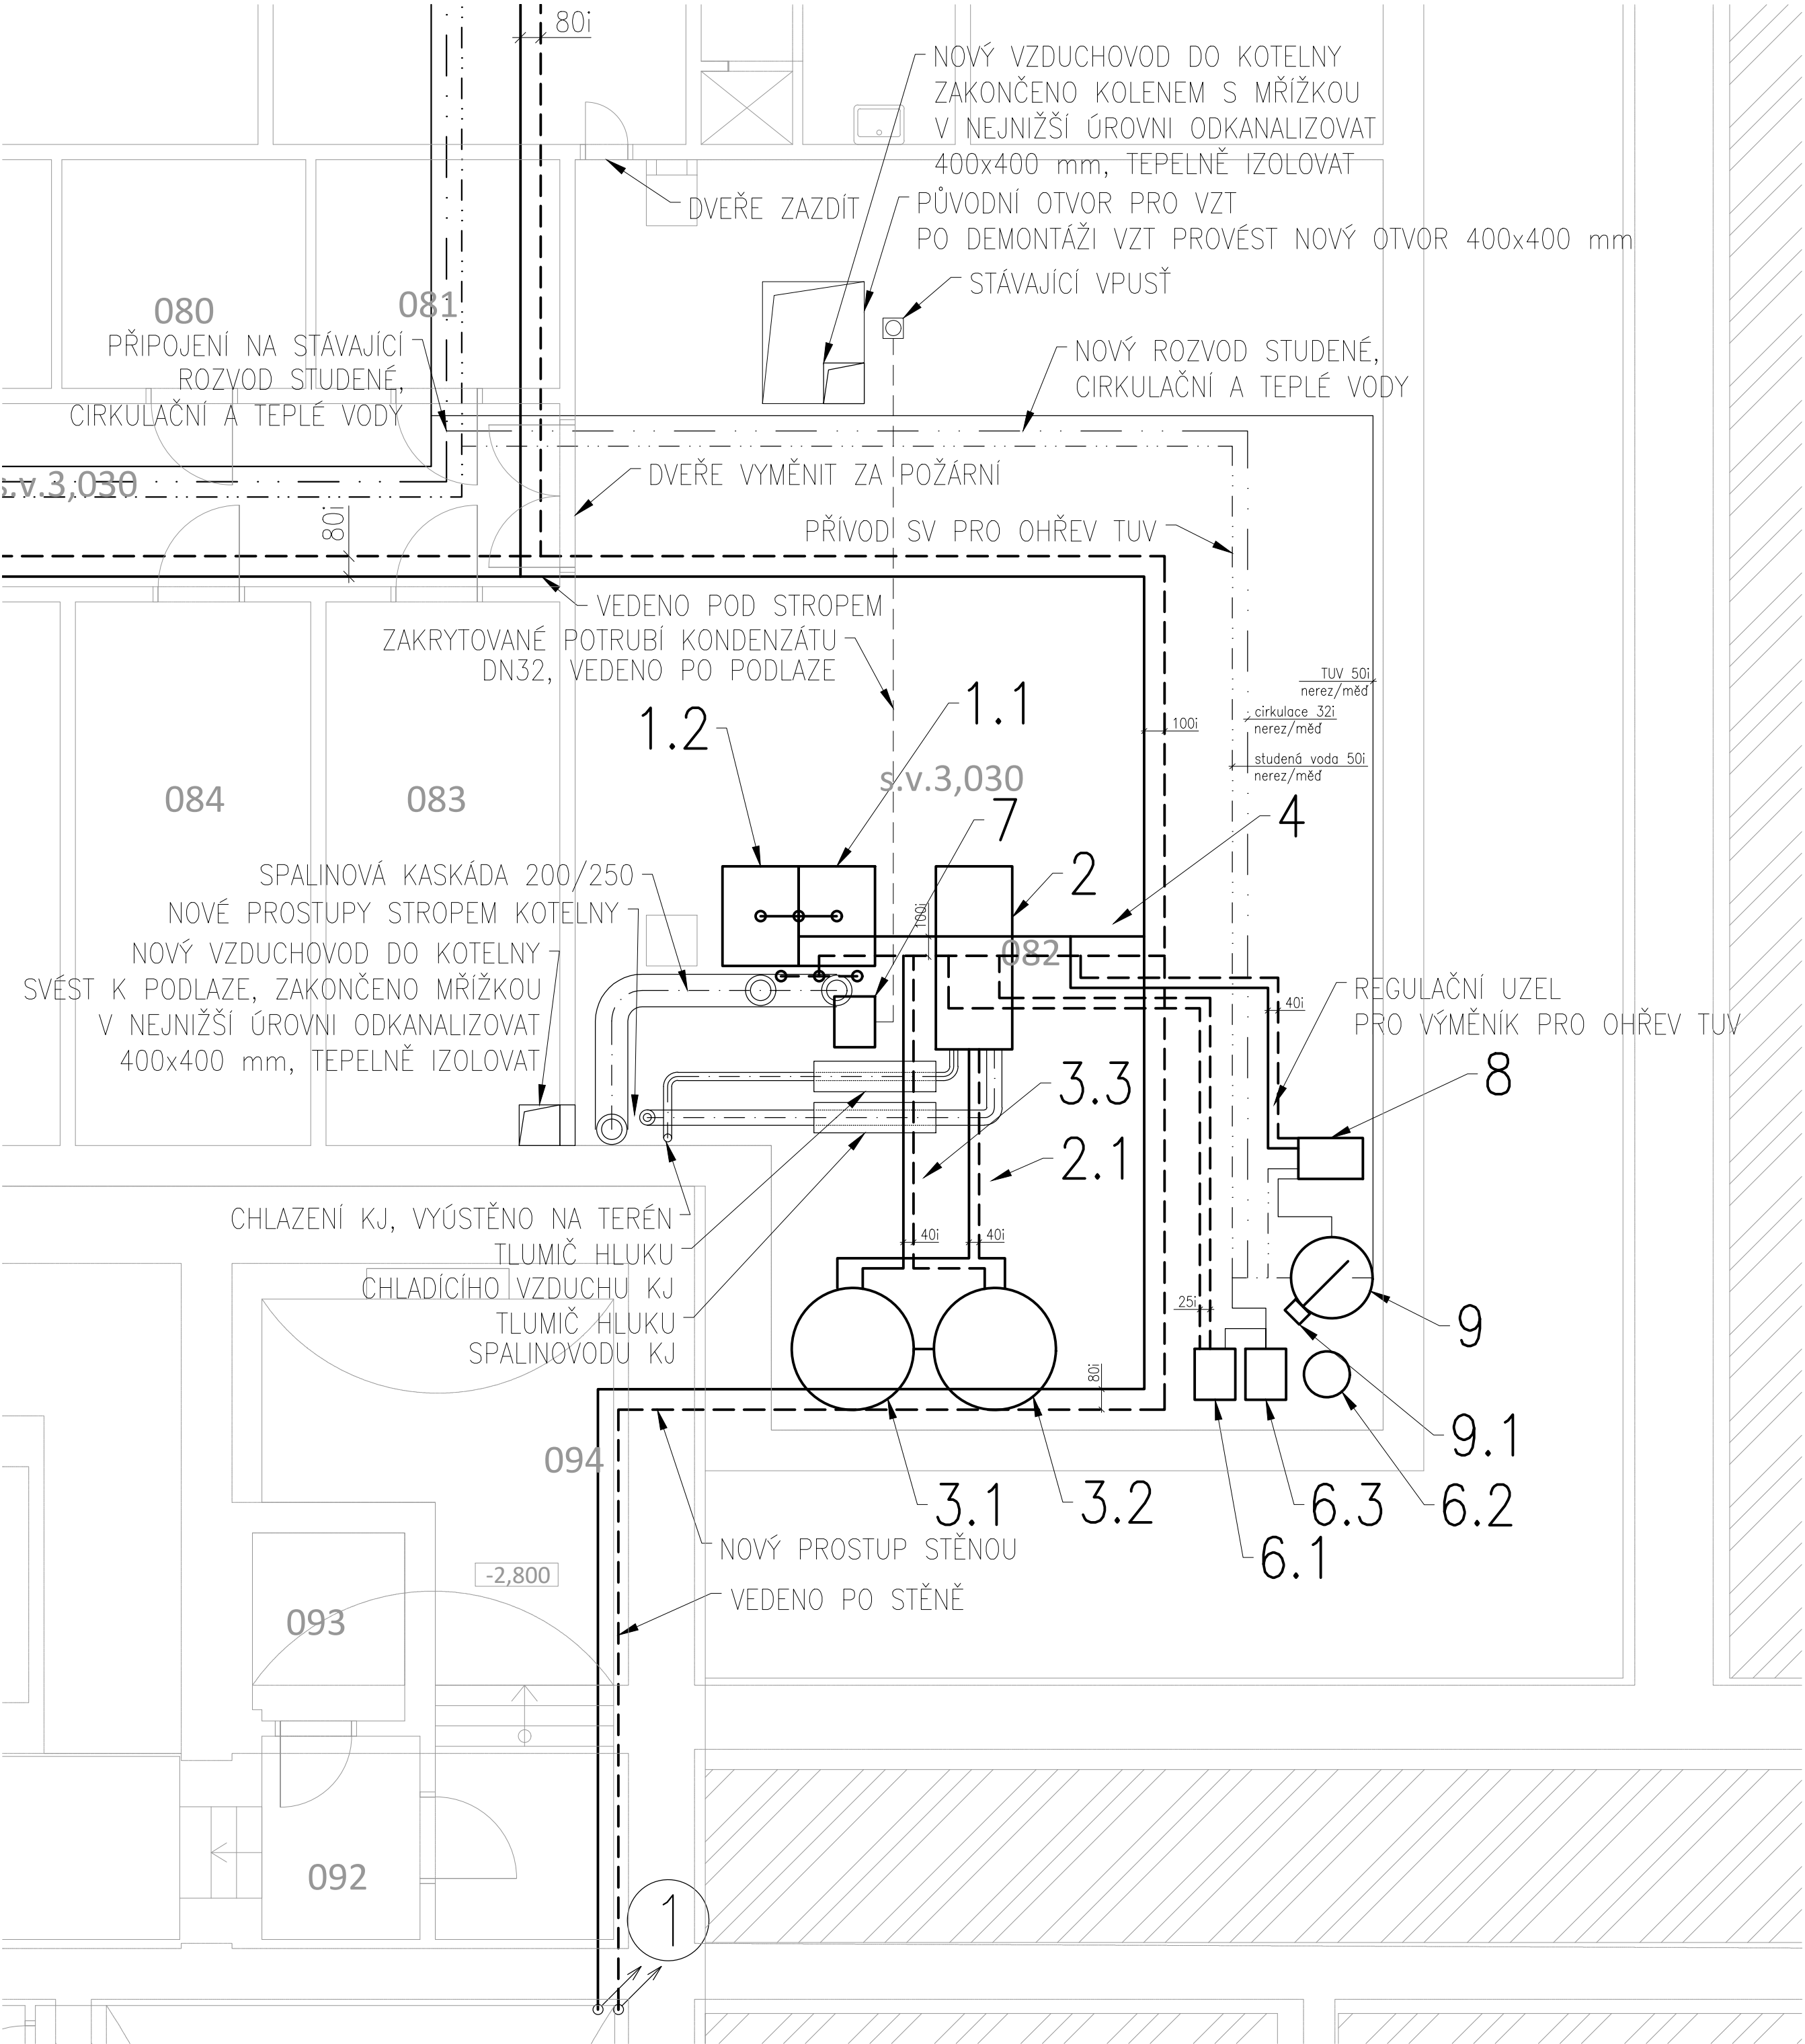

měřítko 1:50



POS.	NÁZEV ZAŘÍZENÍ	ks.	POZNÁMKA
1.1	PLYNOVÝ KONDENZAČNÍ VELKOOBJEMOVÝ KOTEL 48–200 kW	1	
1.2	PLYNOVÝ KONDENZAČNÍ VELKOOBJEMOVÝ KOTEL 48–200 kW	1	
2	KOGENERAČNÍ JEDNOTKA 61 kW teplo, 30 kW elektro	1	
3.X	AKUMULAČNÍ NÁDOBA PRO KOGEN. JEDNOTKU 2000 l	2	
4	OBEHOVÉ ČERPADLO PATERNÍHO ROZVODU		
6.1	EXPANZNÍ AUTOMAT ČERPADLOVÝ, VČ. ODPLYNĚNÍ	1	
6.2	EXPANZNÍ NÁDOBA PRO EXPANZNÍ AUTOMAT, 300 l	1	
6.3	OPRAVNA VODY	1	
7	NEUTRALIZAČNÍ BOX S ČERPADEM	1	
8	VÝMENÍK PRO OHŘEV TUV, 100 kW		
9	ZASOBNIK TUV, 800 l	1	
9.1	EL. TOPNÁ PATRONA, EL. 15 kW, 400 V	1	
10	SDRUŽENÝ ROZDĚLOVAČ A SBĚRAČ PRO 3 OKRUHY	1	
20	SDRUŽENÝ ROZDĚLOVAČ A SBĚRAČ PRO 3 OKRUHY	1	
30	SDRUŽENÝ ROZDĚLOVAČ A SBĚRAČ PRO 3 OKRUHY	1	

LEGENDA:

- | | |
|-------|---------------------------------|
| ===== | POTRUBÍ OTOPNÉ VODY – NOVÉ |
| ===== | POTRUBÍ OTOPNÉ VODY – STÁVAJÍCÍ |
| ----- | STUDENÁ/TEPLÁ/CIRKULAČNÍ VODA |
| ----- | KANALIZACE |
| ① | NOVÁ STOUPAČKA |

POZNÁMKA:

- PŘED INSTALACÍ NOVÉ KOTELNY BUDE PROVEDENA DEMONTÁŽ VZT JEDNOTEK
- NOVÉ POTRUBÍ JEDNOTLIVÝCH OKRUHŮ JE PŘIPOJENO
NA STÁVAJÍCÍ POTRUBÍ VE VHDNÝCH MÍSTECH V BLÍZKOSTI ROZDĚLOVAČŮ

NÁHRADA ZDROJE TEPLA		Č. PÁŘE:	
DOMOV PRO SENIORY ANNA, ČESKÝ BROD			
OBJEDNATEL:	Město Český Brod náměstí Husovo 70, 282 01 Český Brod	STUPNĚNÍ DOK:	PS
MOŽNÉ STAVBY:	Anna Český Brod Zlínšmická 323, 28201 Český Brod	ZAKÁZKOVÉ ČÍSLO:	240801
PROJEKTANT:	R&CC, s.r.o. Táhmova 221/7, 186 00 Praha 8	MĚŘÍTKO:	1:100/1:50
VEDENÍ PROJEKTU:	Ing. Jakub Huml	OST:	10x4A
PODPRŮBĚH VÝKRESU:	Výpracoval: Ing. Jakub Huml	D.1.4. VÝTÁPENÍ	
DOMOV PRO SENIORY ANNA		CELKOVÝ VÝKRES:	
ORGÁN:			
PŮDORYS 1.PP			
		02	