





ZODP. PROJEKTANT	VYPRACOVAL	KRESLIL	Ing. Radek Fokt Pod Studánkou 3015/45 434 01 MOST IČO: 432 42 995
Miroslav FOKT	Ing. Radek FOKT	Ing. Radek FOKT	
INVESTOR: Město Český Brod, náměstí Husovo 70, 282 01 Český Brod			
KRAJ: Středočeský	OBEC: Český Brod		ZAKAZKA č. 8787 - 10 - 2018 FORMÁT 8 x A4 DATUM 10.2018 STUPEŇ DSP+DPS MĚŘÍTKO 1:50
AKCE: Energetická úspora ZŠ Tyršova Žitomiřská 760 Český Brod			
OBSAH: Půdorys 1. NP			

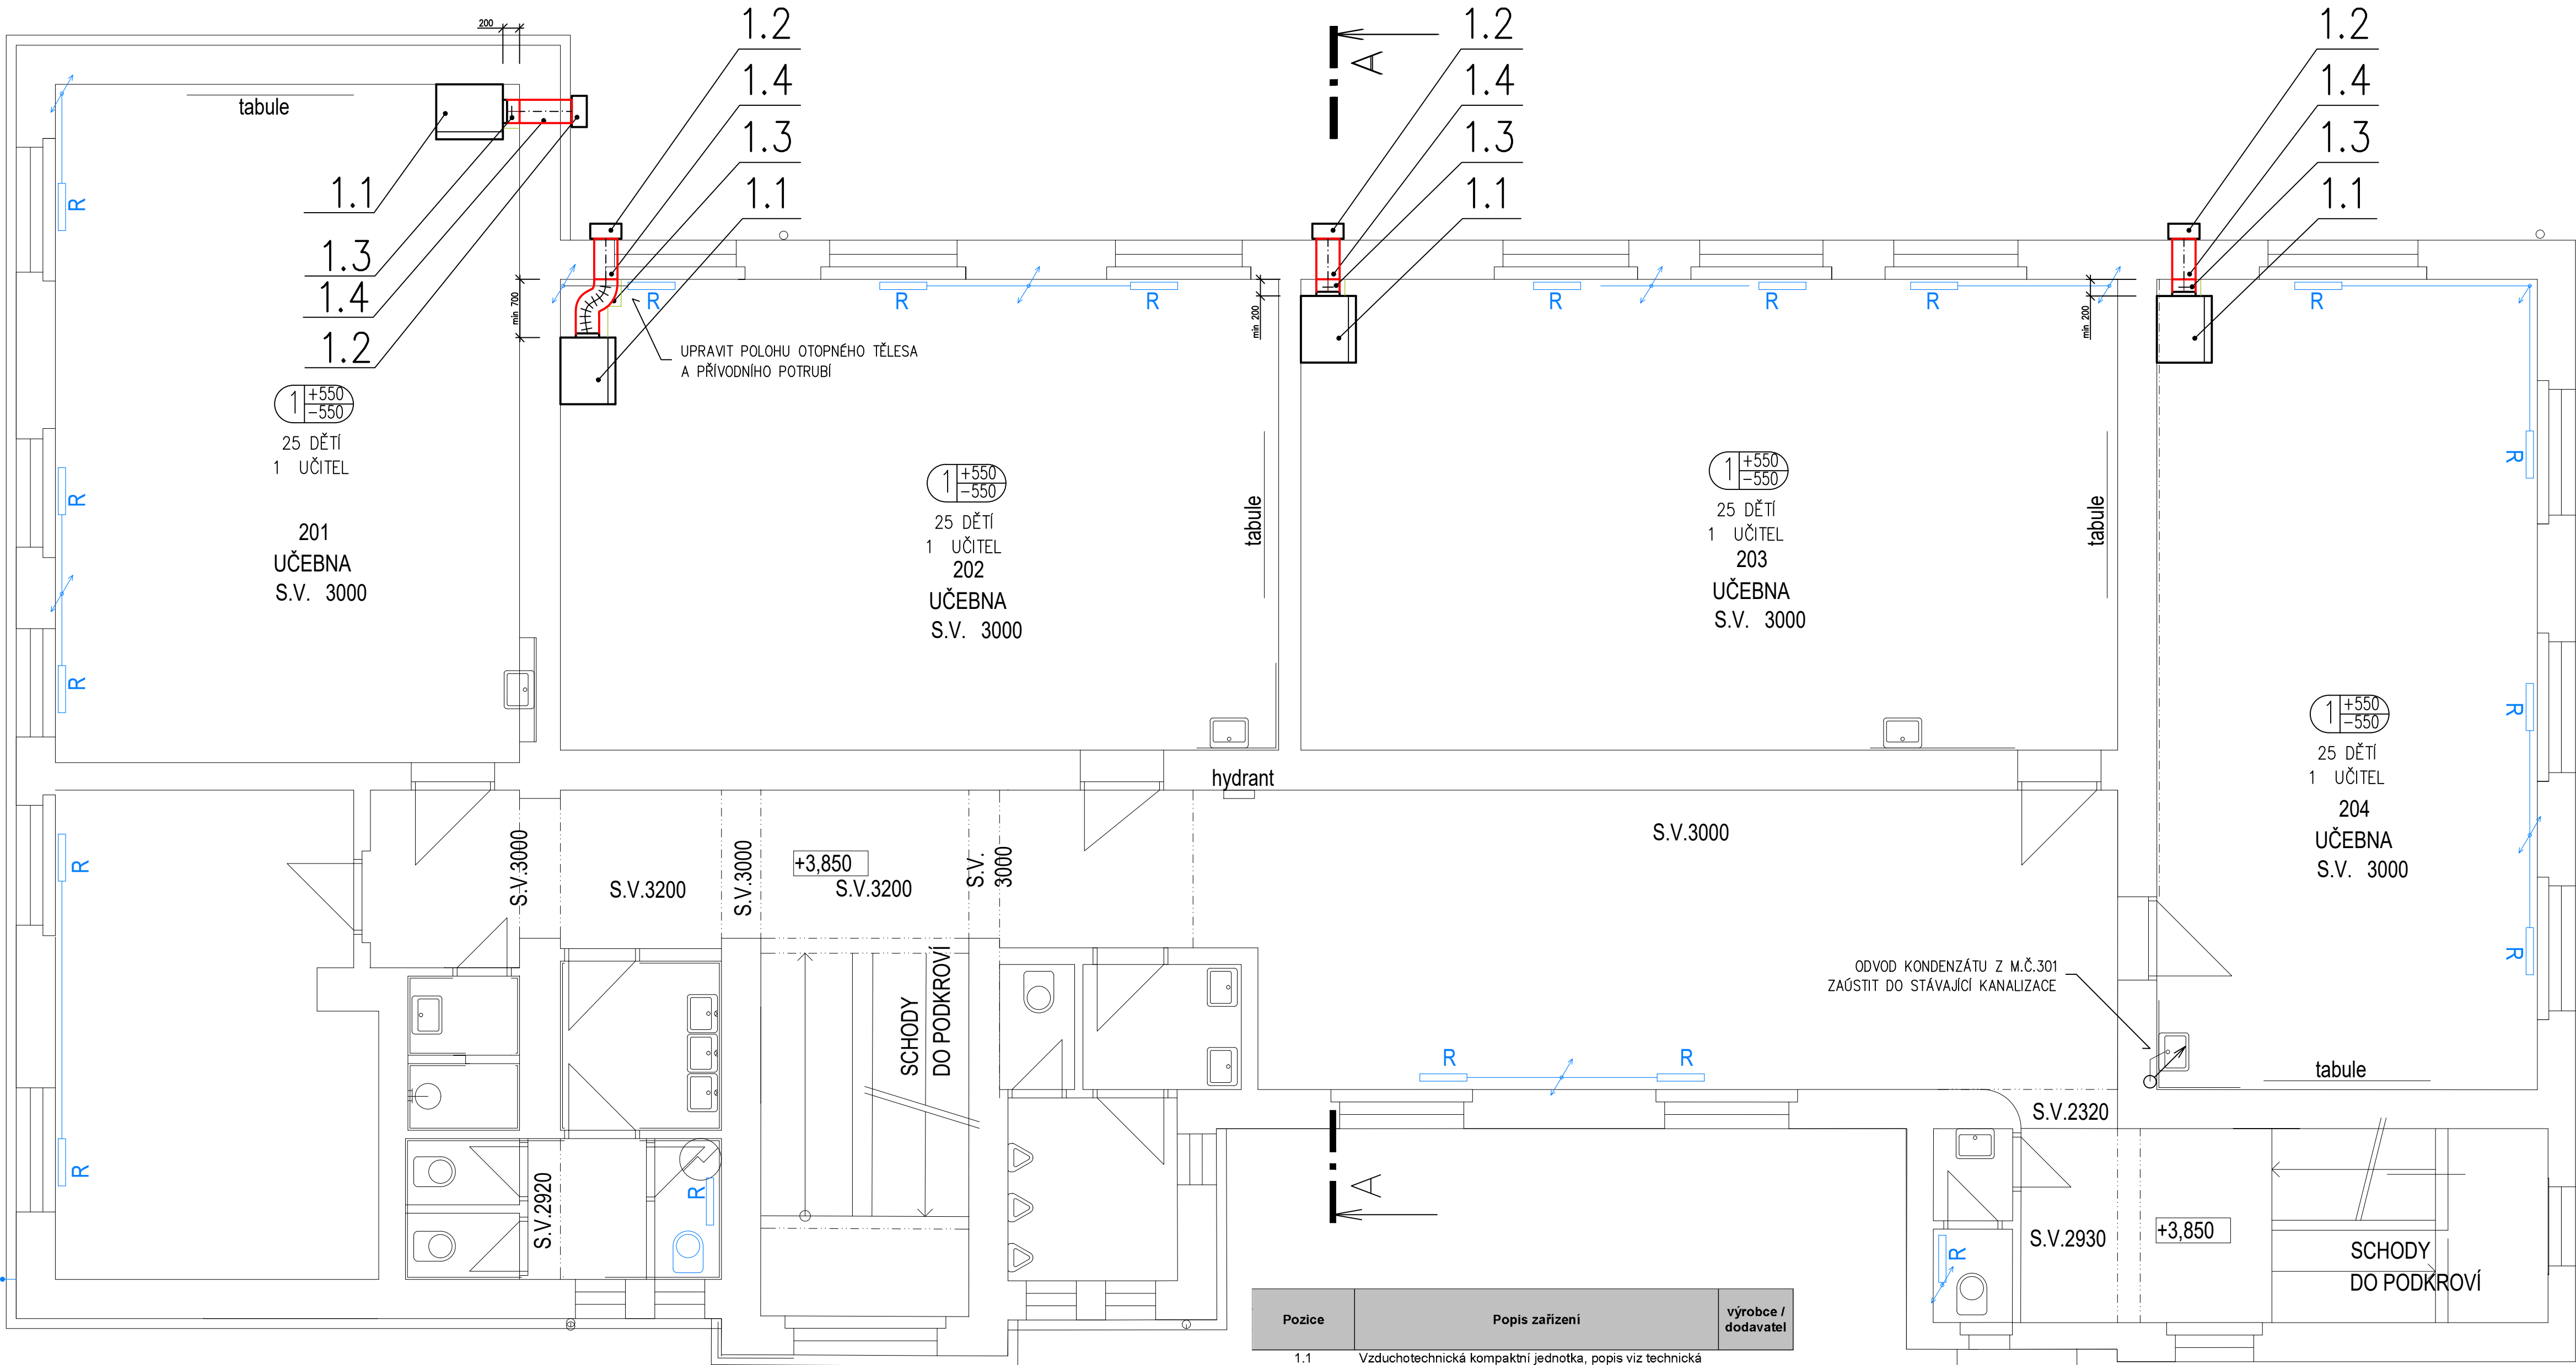

Pozice	Popis zařízení	výrobce / dodavatel
1.1	Vzduchotechnická kompaktní jednotka, popis viz technická zpráva	
1.2	Fasádní kombinovaná výústka vertikální, podrobnosti viz technická zpráva	
1.3	Ohebná zvukově izolovaná hadice d280 mm	
1.4	Potrubí plastové nebo pozinkované d280 mm	
2.1+2.2	Chladicí jednotka splitová (vnější + vnitřní jednotka), chl. Výkon 3,5 kW	


D.1.4 - Vzduchotechnika

ZODP. PROJEKTANT		VYPRACOVAL		KRESLIL		Ing. Radek Fokt Pod Studánkou 3015/45 434 01 MOST IČO: 432 42 995			
Miroslav FOKT		Ing. Radek FOKT		Ing. Radek FOKT					
INVESTOR: Město Český Brod, náměstí Husovo 70, 282 01 Český Brod									
KRAJ: Středočeský		OBEC: Český Brod							
AKCE:		Energetická úspora ZŠ Tyršova Žitomiřská 760 Český Brod				ZAKÁZKA Č. 8787 - 10 - 2018			
						FORMÁT 8 x A4		Výkres	
						DATUM 10.2018			
						STUPEŇ DSP+DPS		2	
						MĚŘÍTKO 1:50			
OBSAH:		Půdorys 2. NP							

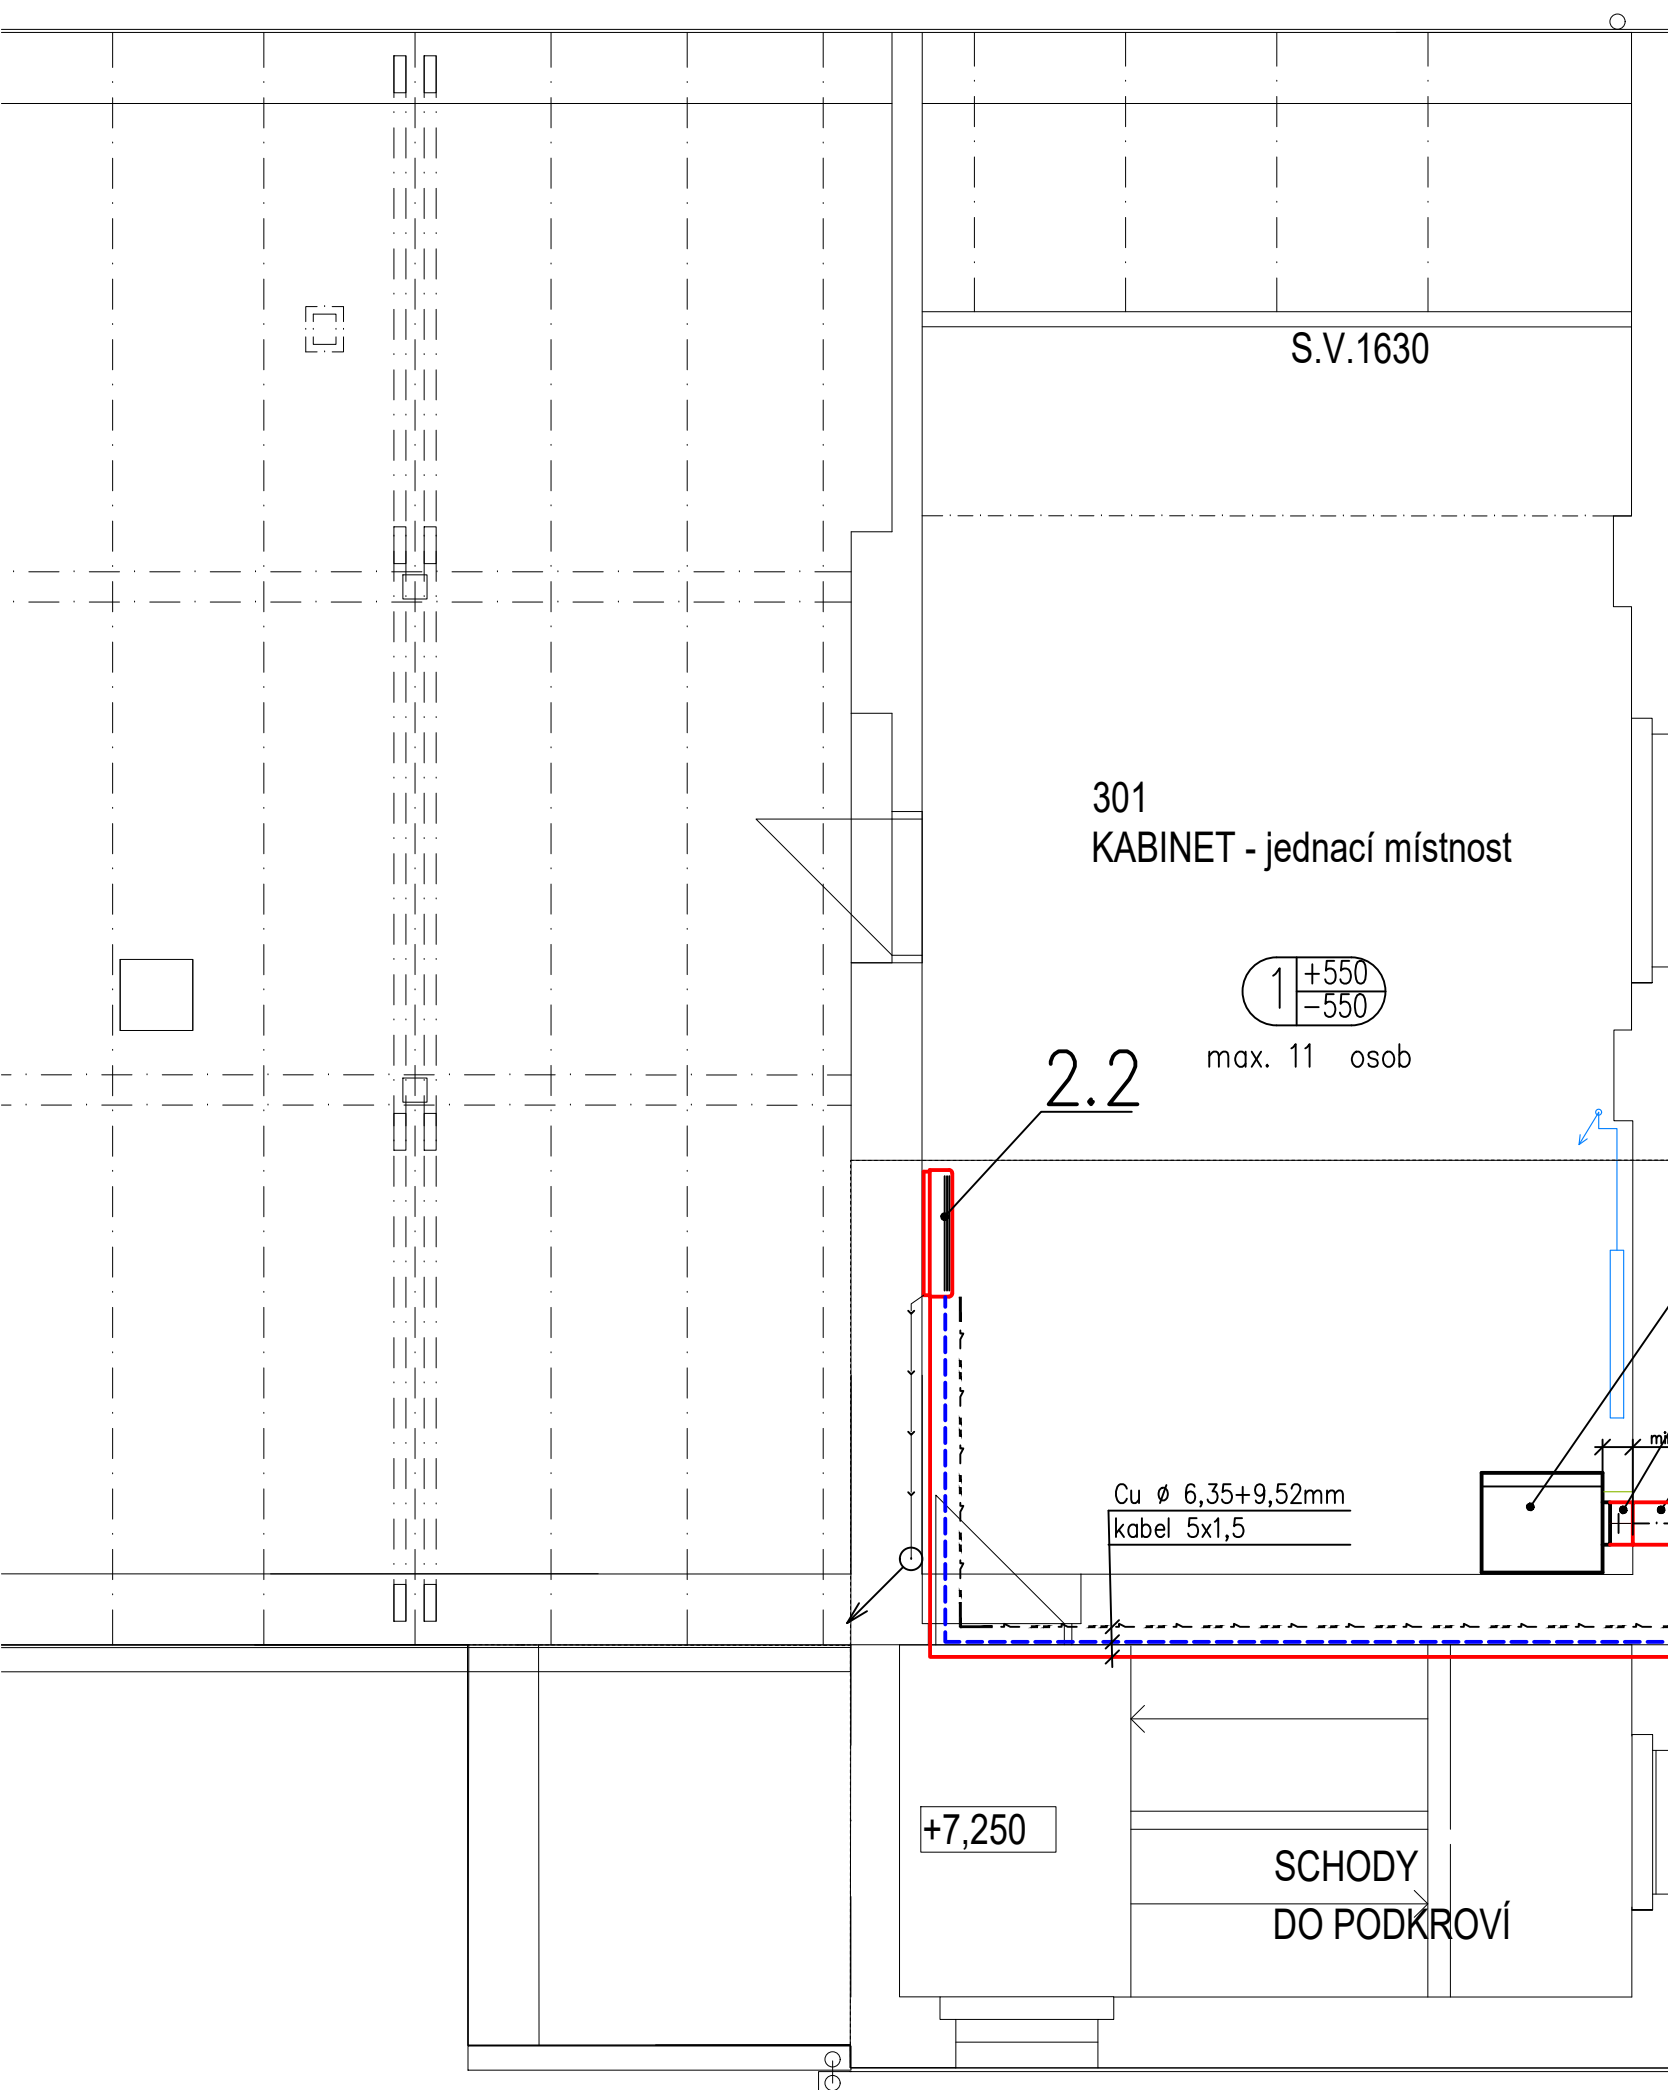

D.1.4 – Vzduchotechnika

ZODP. PROJEKTANT		VYPRACOVAL	KRESLIL	Ing. Radek Fokt Pod Studánkou 3015/45 434 01 MOST IČO: 432 42 995		
Miroslav FOKT		Ing. Radek FOKT	Ing. Radek FOKT			
INVESTOR: Město Český Brod, náměstí Husovo 70, 282 01 Český Brod						
KRAJ: Středočeský		OBEC: Český Brod				
AKCE: Energetická úspora ZŠ Tyršova Žitomiřská 760 Český Brod				ZAKÁZKA Č. 8787 - 10 - 2018		
				FORMÁT	2 x A4	Výkres 3
				DATUM	10.2018	
				STUPEŇ	DSP+DPS	
				MĚŘÍTKO	1:50	
OBSAH: Půdorys 3. NP						

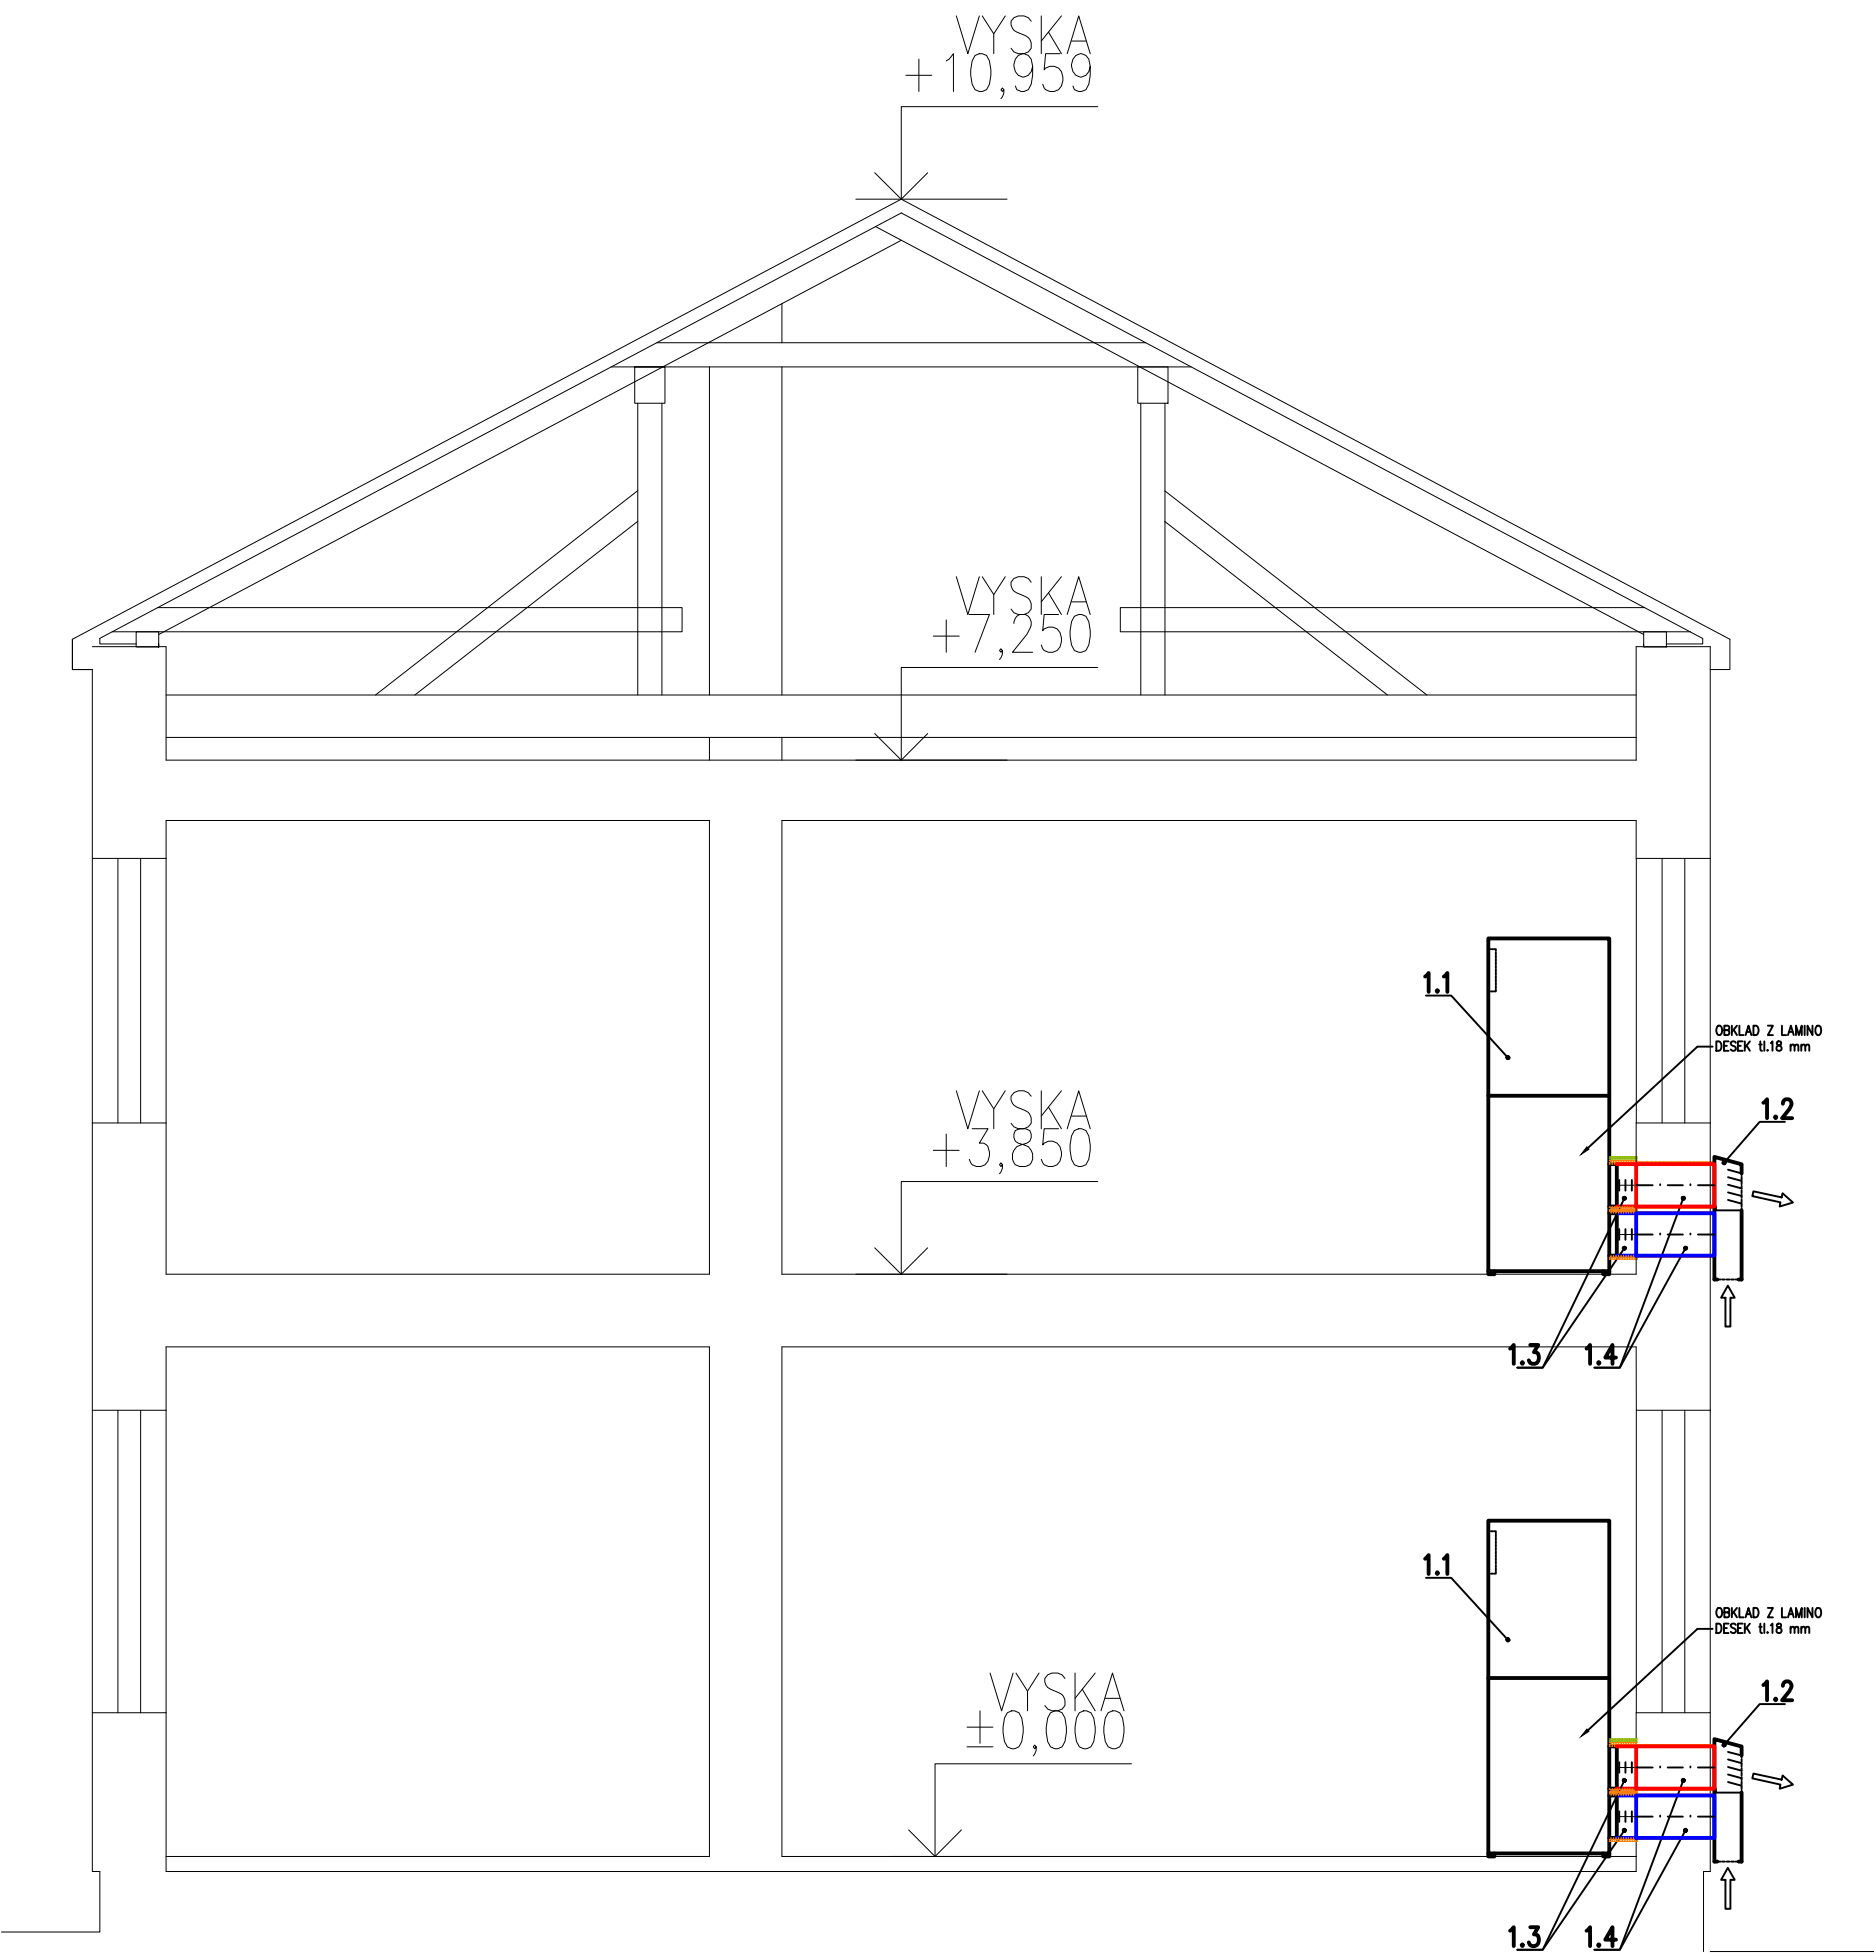

D.1.4 - Vzduchotechnika

ZODP. PROJEKTANT		VYPRACOVAL	KRESLIL	Ing. Radek Fokt Pod Studánkou 3015/45 434 01 MOST IČO: 432 42 995	
Miroslav FOKT		Ing. Radek FOKT	Ing. Radek FOKT		
INVESTOR: Město Český Brod, náměstí Husovo 70, 282 01 Český Brod				ZAKÁZKA č. 8787 - 10 - 2018 FORMÁT 2 x A4 DATUM 10.2018 STUPEŇ DSP+DPS MĚŘÍTKO 1:50 Výkres 4	
KRAJ: Středočeský		OBEC: Český Brod			
AKCE:					
Energetická úspora ZŠ Tyršova Žitomířská 760 Český Brod					
OBSAH: ŘEZ A-A					

ZODP. PROJEKTANT	VYPRACOVAL	KRESLIL	Ing. Radek Fokt Pod Studánkou 3015/45 434 01 MOST IČO: 432 42 995	
Miroslav FOKT	Ing. Radek FOKT	Ing. Radek FOKT		
INVESTOR: Město Český Brod, náměstí Husovo 70, 282 01 Český Brod				
KRAJ: Středočeský	OBEC: Český Brod		ZAKÁZKA Č. 8787 - 10 - 2018 DATUM 10.2018 STUPEŇ DSP+DPS Paré	
AKCE: Energetická úspora ZŠ Tyršova Žitomiřská 760 Český Brod				
OBSAH: D.1.4 - Vzduchotechnika				

ZODP. PROJEKTANT	VYPRACOVAL	KRESLIL	Ing. Radek Fokt Pod Studánkou 3015/45 434 01 MOST IČO: 432 42 995	
Miroslav FOKT	Ing. Radek FOKT	Ing. Radek FOKT		
INVESTOR: Město Český Brod, náměstí Husovo 70, 282 01 Český Brod				
KRAJ: Středočeský	OBEC: Český Brod		ZAKÁZKA Č. 8787 - 10 - 2018 DATUM 10.2018 STUPEŇ DSP+DPS Paré	
AKCE: Energetická úspora ZŠ Tyršova Žitomiřská 760 Český Brod				
OBSAH: D.1.4 - Vzduchotechnika				